

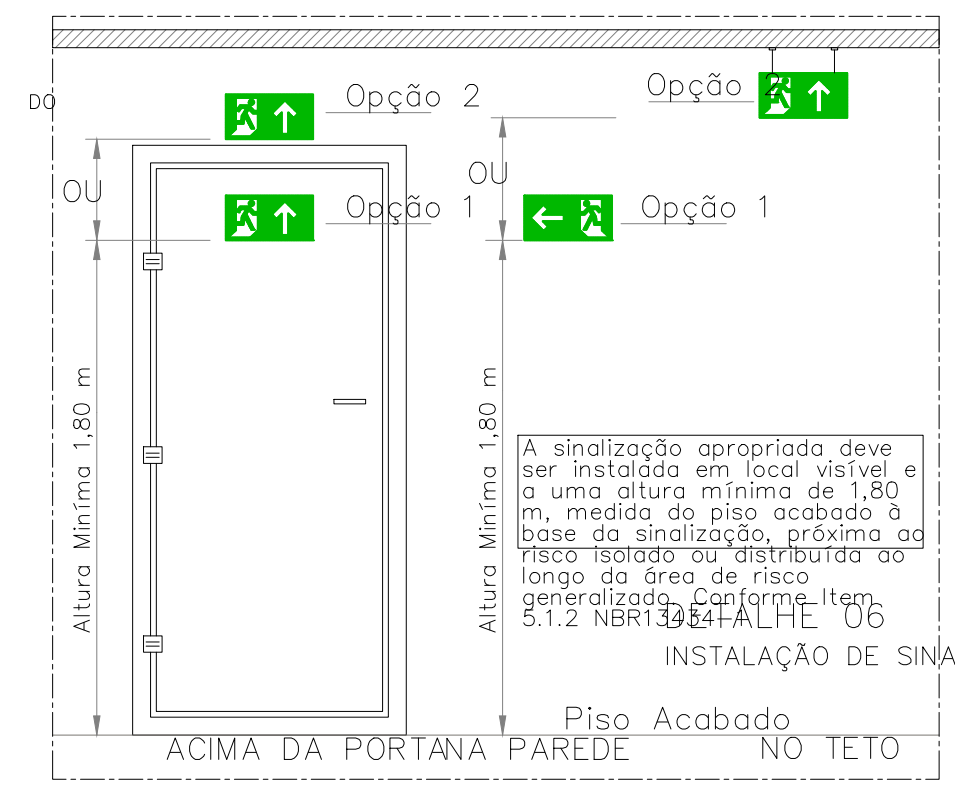
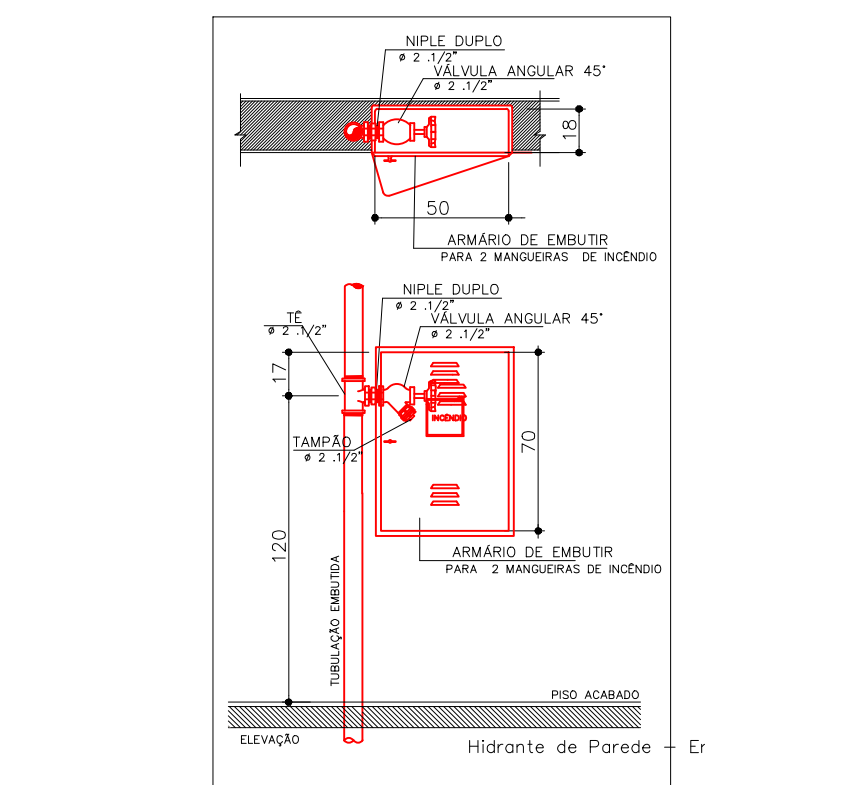
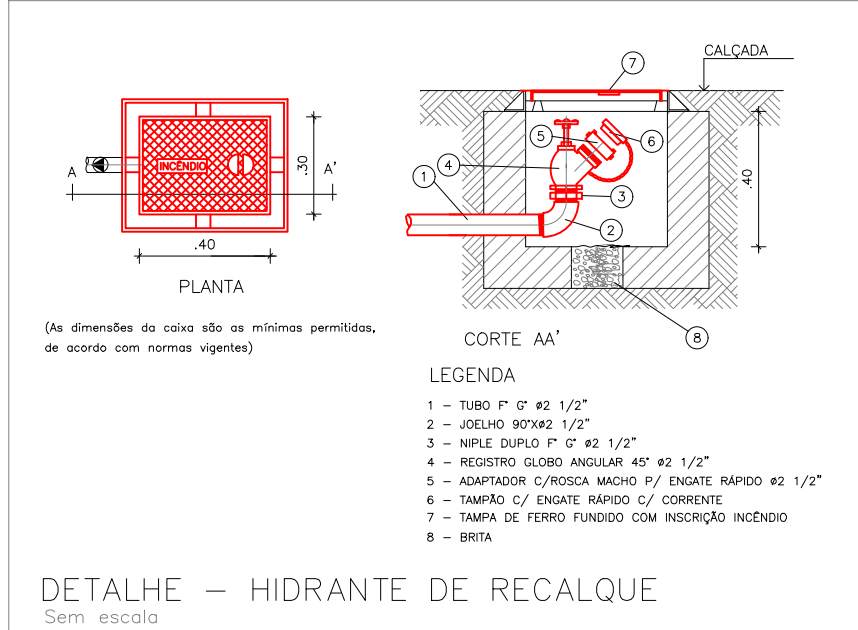
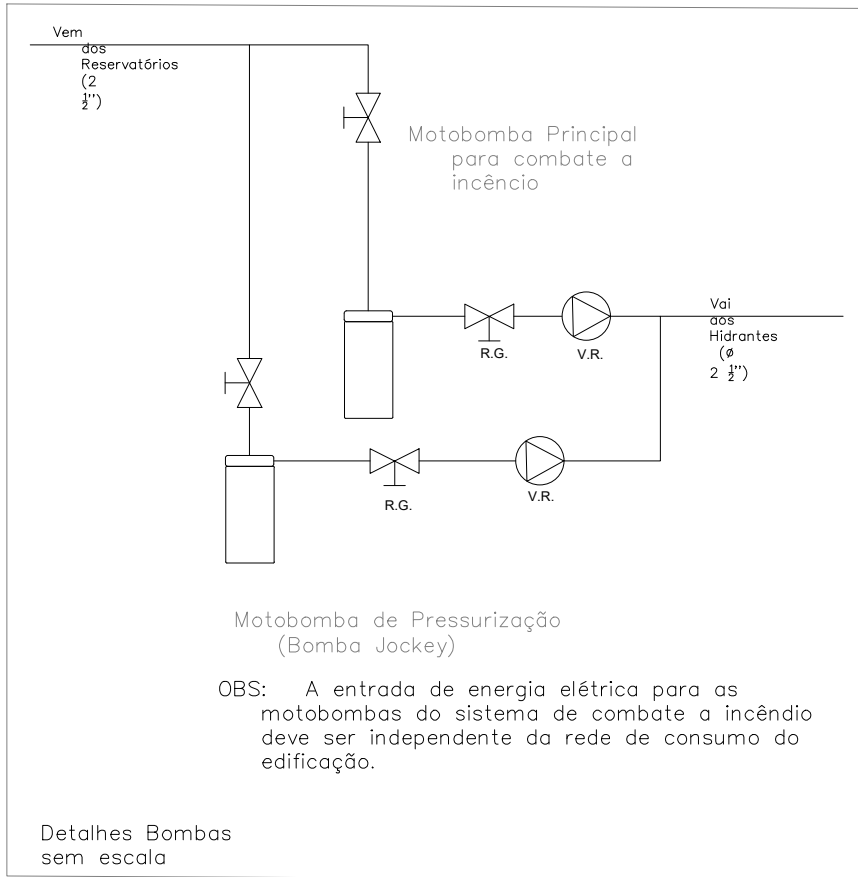
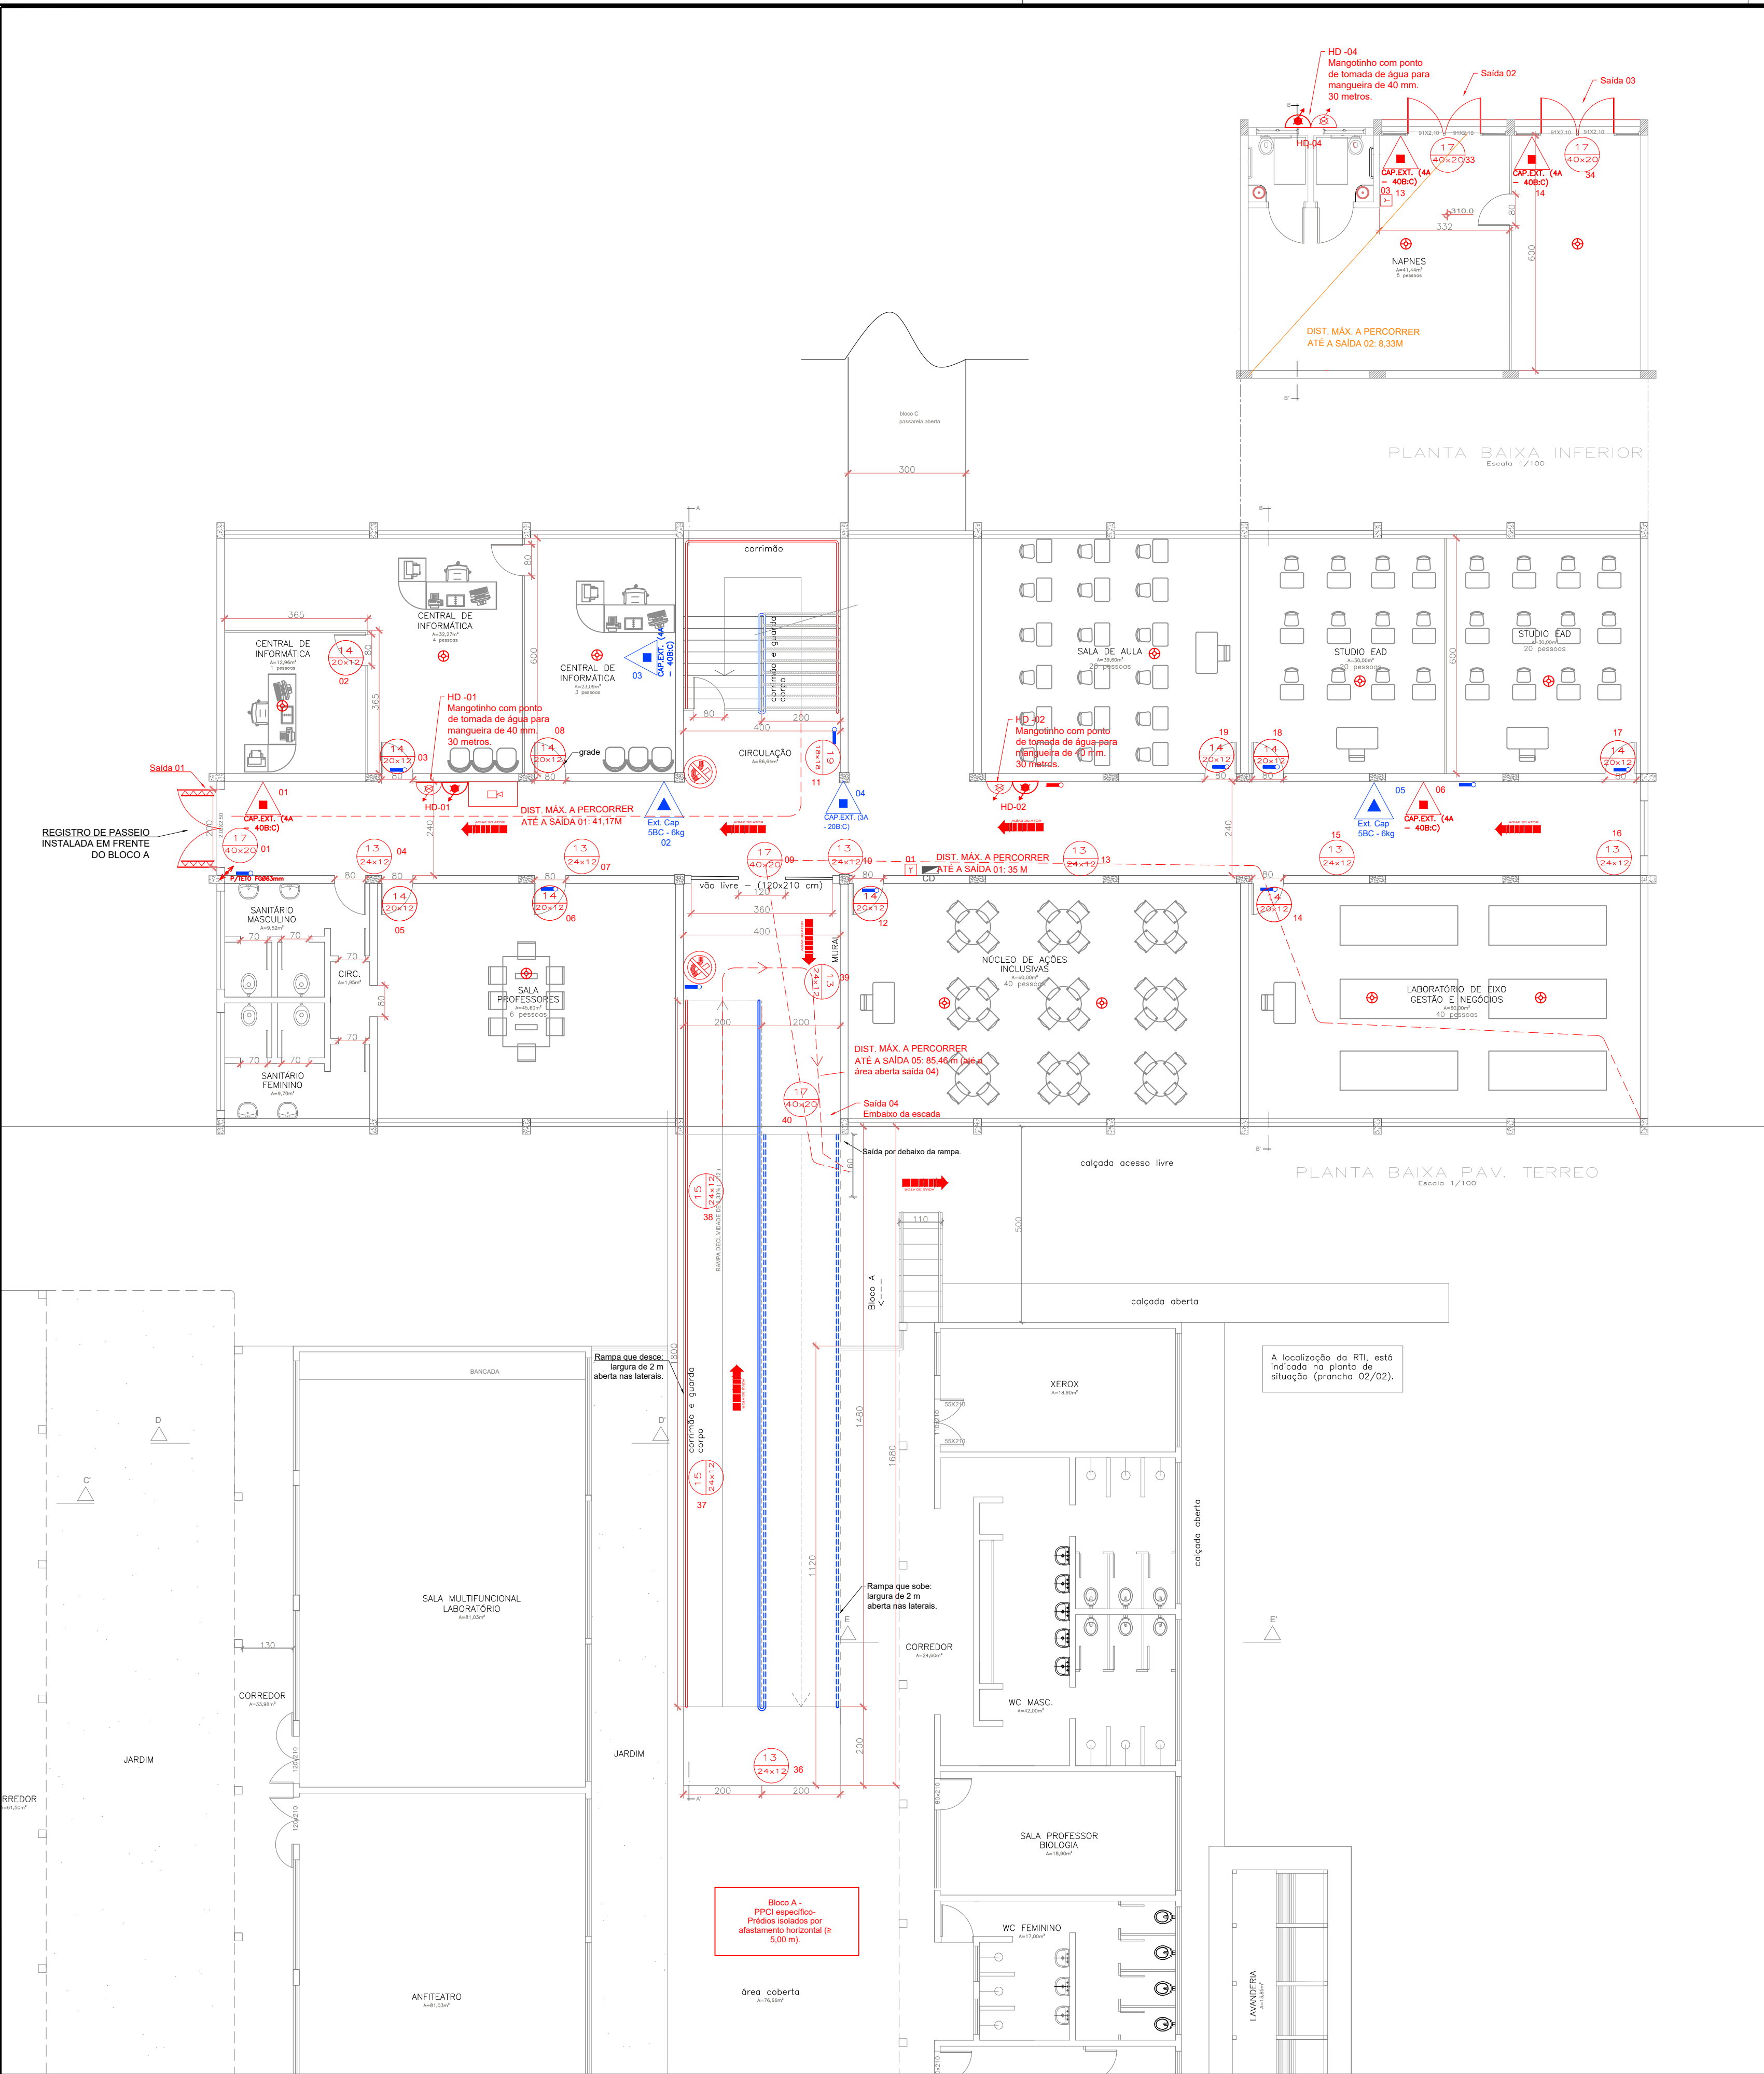


TABELA - Sinalização de orientação e salvamento				
Código	Placa	Descrição	Cores	Observações
12		Saída de emergência	Verde	Indicação de saída de emergência
13		Saída de emergência	Verde	Indicação de saída de emergência
14		Saída de emergência	Verde	Indicação de saída de emergência
16		Saída de emergência	Verde	Indicação de saída de emergência
17		Saída de emergência	Verde	Indicação de saída de emergência
19		Saída de emergência	Verde	Indicação de saída de emergência

LEGENDA	
	EXT. DE PÓ QUÍMICO SECO (PQS) - 2A/20B:C - 4KG
	EXT. DE PÓ QUÍMICO SECO (PQS) - 4A/40B:C - 4KG
	EXT. DE PÓ QUÍMICO SECO (PQS) - 20B:C - 4KG
	EXT. DE ÁGUA PRESSURIZADA - 2A - 10 L
	EXT. DE CO2 - 5B:C - 6 KG
	CENTRAL DE DETECÇÃO E ALARME
	ACIONADOR MANUAL DE ALARME DE INCÊNDIO
	PLACA DE PROIBIDO FUMAR
	SINALIZAÇÃO DE ORIENTAÇÃO E SALVAMENTO
	ILUMINAÇÃO DE ORIENTAÇÃO E SALVAMENTO (30 LED'S)
	INDICAÇÃO DE ROTA DE FUGA
	DISTÂNCIA MÁX. A PERCORRER
	RESERVA TÉCNICA DE INCÊNDIO
	REGISTRO DE PASSOIO
	MANGOTINHO
	DETECTOR DE INCÊNDIO FUMAÇA

ITENS EM AZUL SÃO EXISTENTES E PODEM SER REUTILIZADOS.

INSTITUTO FEDERAL FARROUPILHA

PRÓ-REITORIA DE ADMINISTRAÇÃO
COORDENAÇÃO DE ENGENHARIA E ARQUITETURA
Alameda Santiago do Chile, 195 - Nossa Sra. das Dores - CEP 97050-685
Santa Maria - Rio Grande do Sul. Telefone: (55) 3218-9819

OBRA: **BLOCO B**

LOCAL: **INSTITUTO FEDERAL FARROUPILHA - CAMPUS JÚLIO DE CASTILHOS**

PROJETO: **PLANO DE PREVENÇÃO E PROTEÇÃO CONTRA INCÊNDIO**

CONTEÚDO: **PROJETO EXECUTIVO**
Planta baixa térreo e detalhes

PROPRIETÁRIO: **INSTITUTO FEDERAL FARROUPILHA**

RESPONSÁVEL: **ENG. JOÃO VICTOR BAGETTI FUCHS**

ÁREA: **1312,70 m²**

ESCALA: **1/100**

DATA: **MAIO/2021**

DESENHO: **Catiane Basso**

PRANCHA: **PPCI 01/04**