


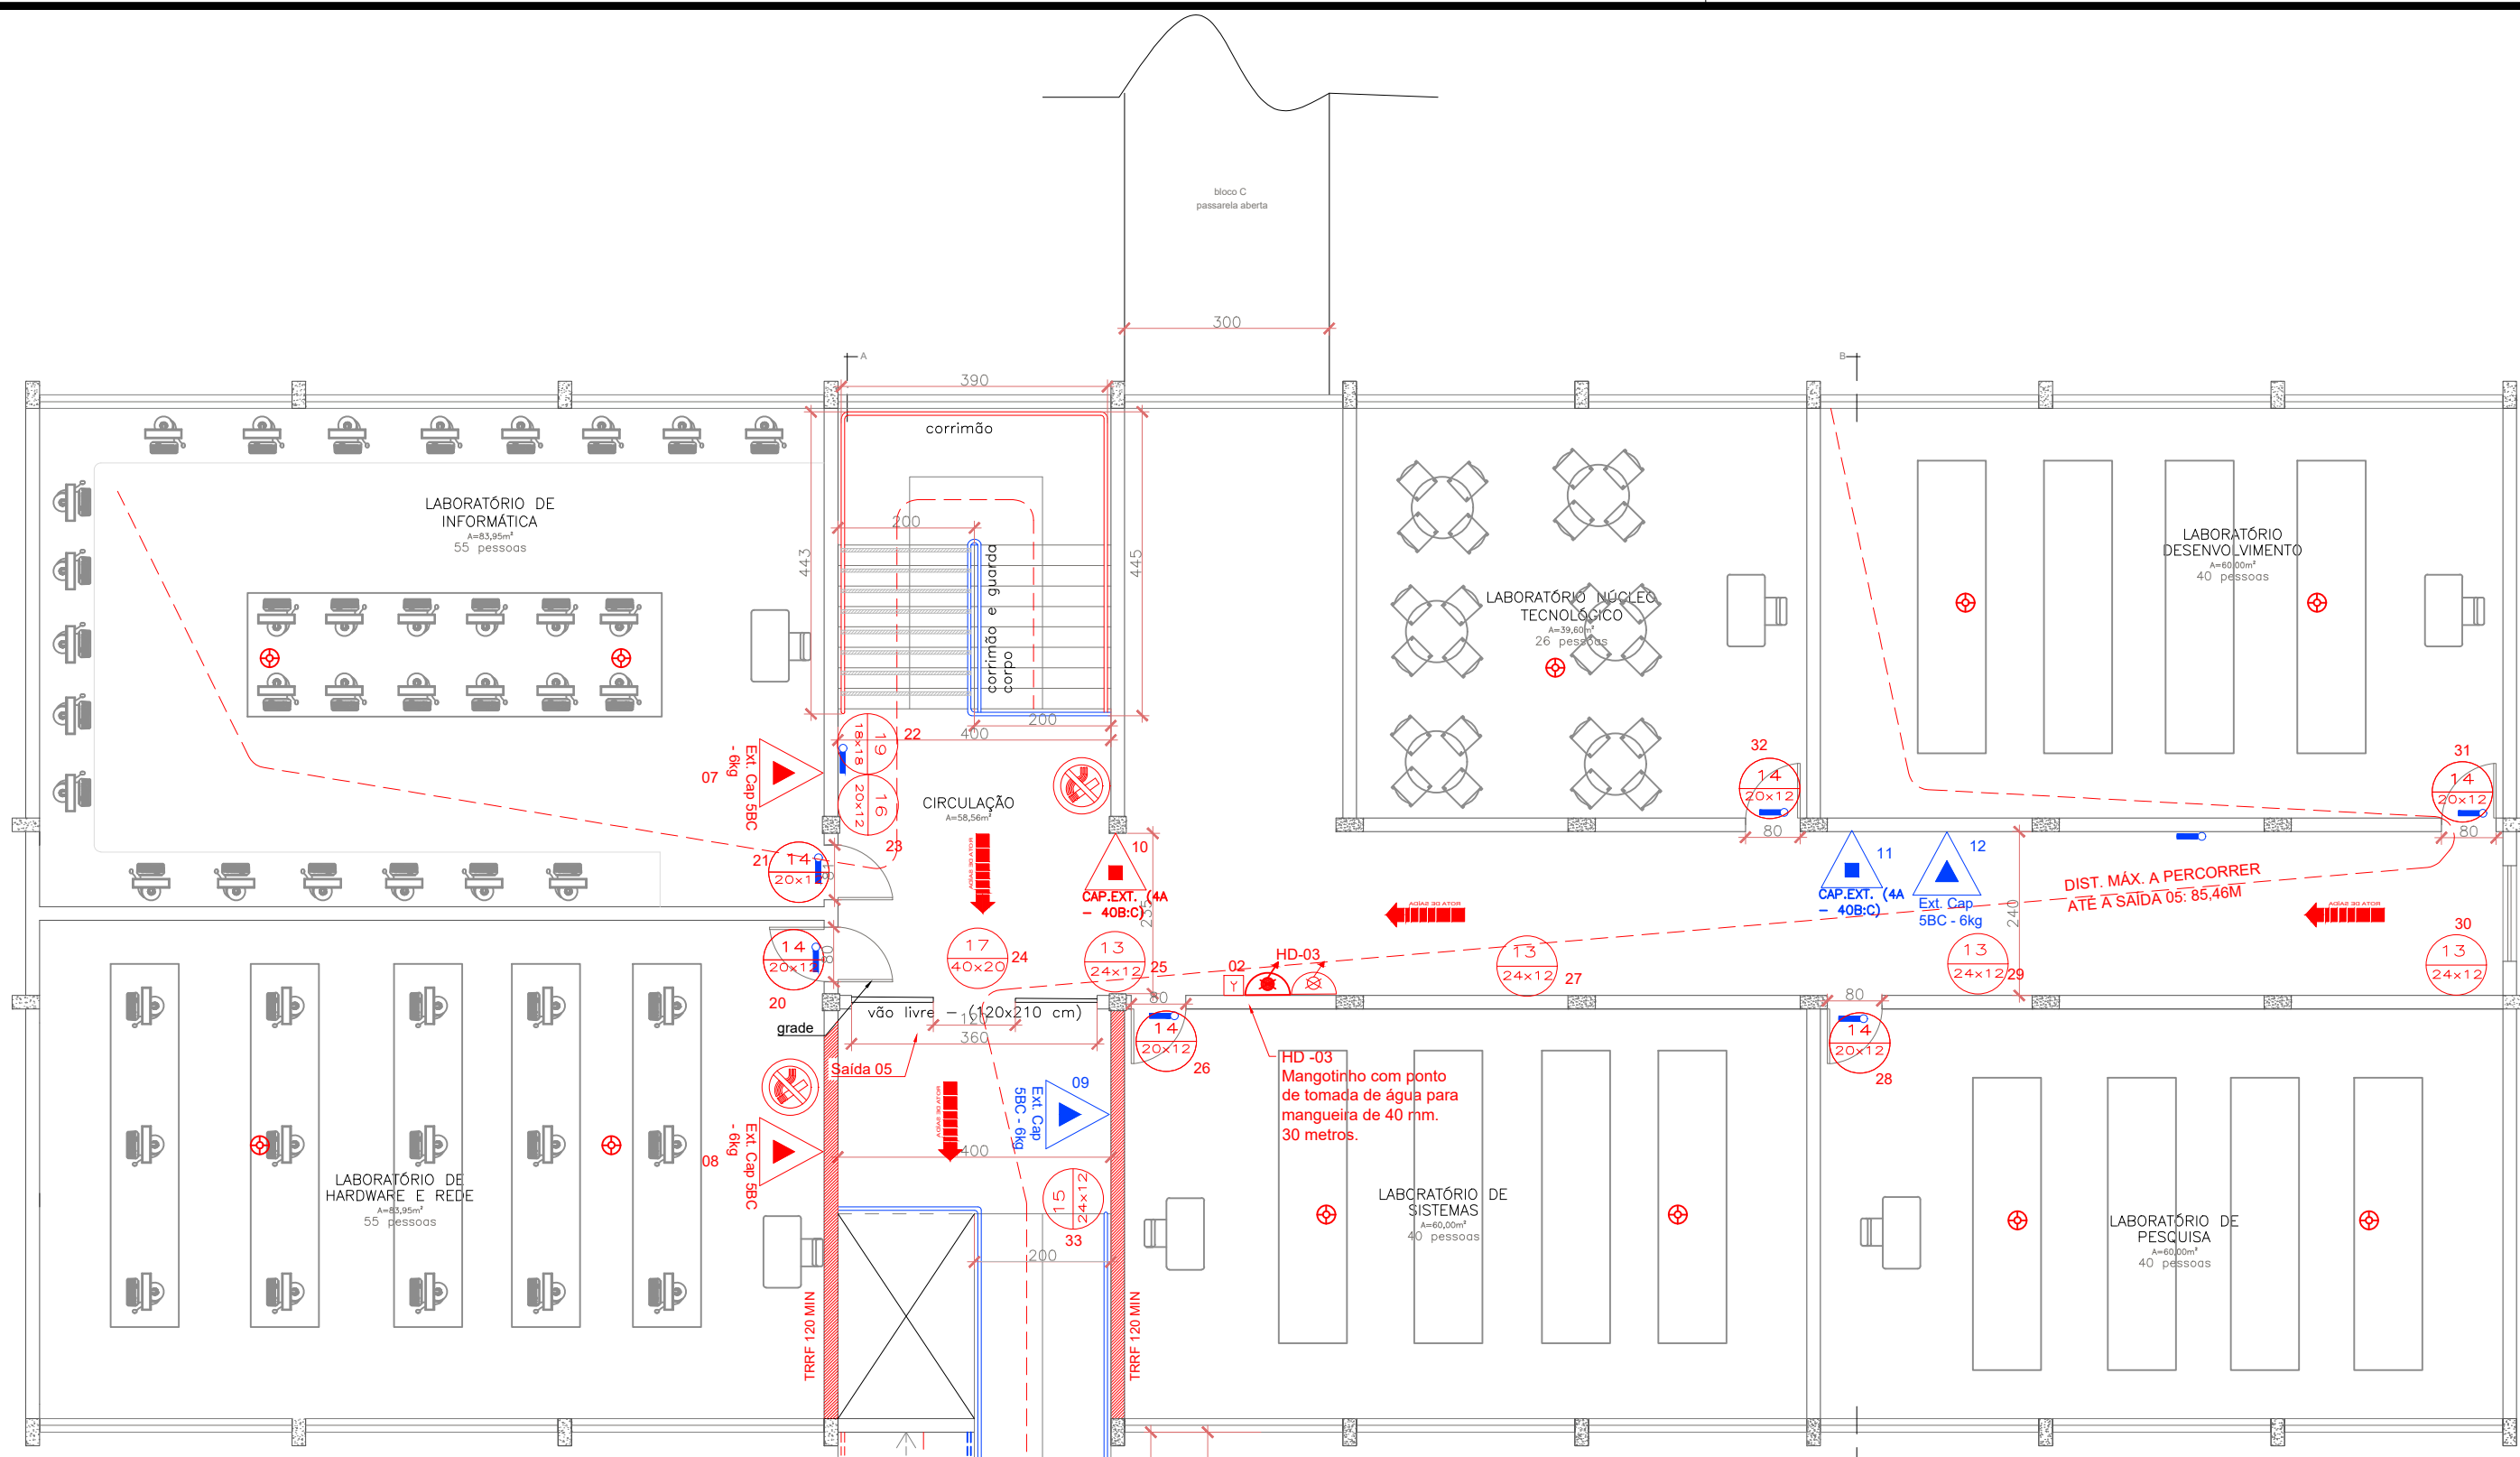


PLANTA BAIXA PAV. SUPERIOR
Escala: 1/100



Planta de localização
Escala: 1:250

Planta baixa superior
Escala: 1:100
Área total = 1312,70 m²

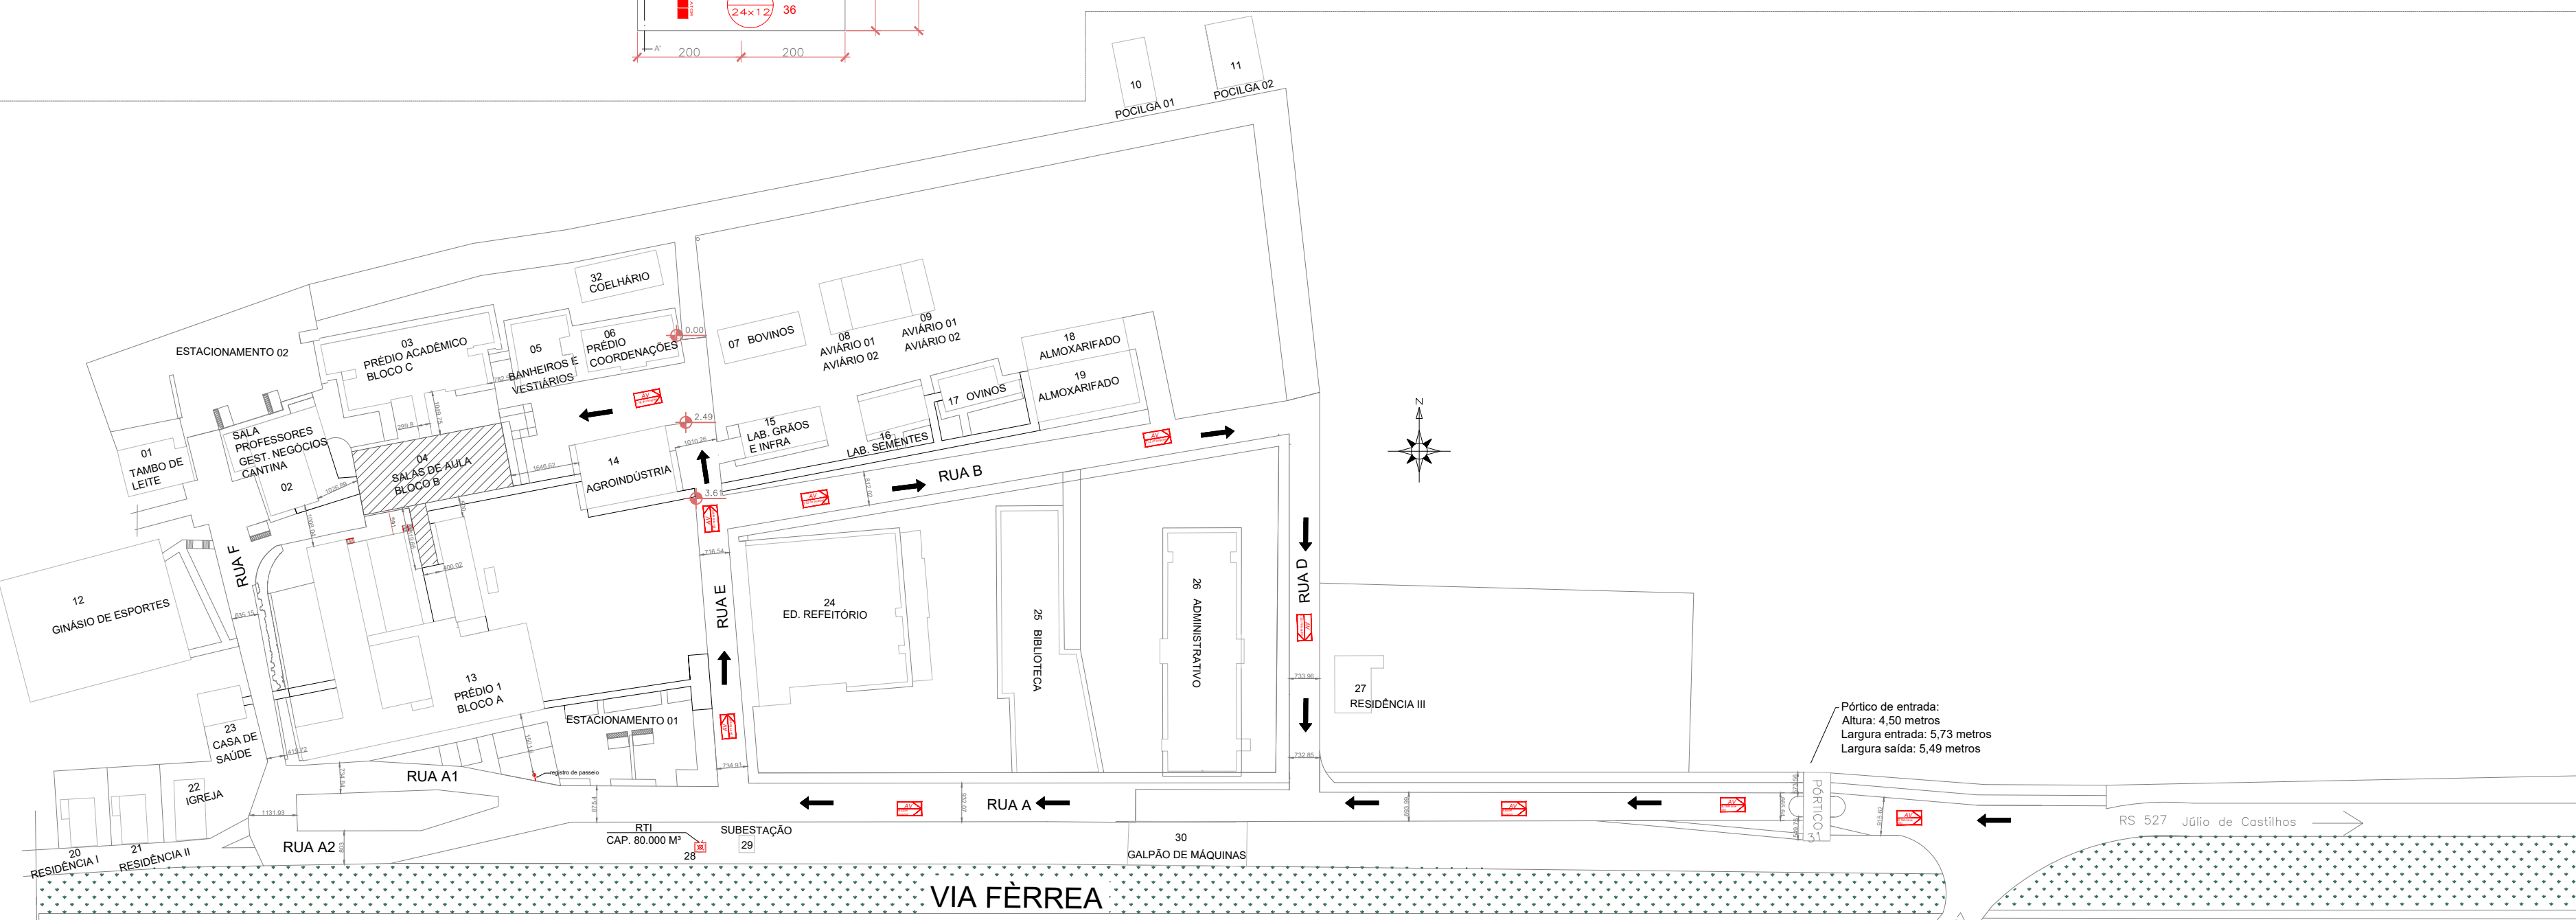

Planta de situação
Escala: 1:1250

ACESSO TUPANCIRETÁ

TABELA - Sinalização de orientação e salvamento				
Código	Placa	Descrição	Cores	Observações
12		Saída de emergência	Verde	Indicação do sentido (esquerda ou direita) de uma saída de emergência. Dimensões mínimas: 30cm x 15cm.
13		Saída de emergência	Verde	Indicação do sentido (esquerda ou direita) de uma saída de emergência. Dimensões mínimas: 30cm x 15cm.
14		Saída de emergência	Verde	Indicação de uma saída de emergência e ser utilizada acima da porta, para indicar o seu acesso.
16		Escada de emergência	Verde	Indicação de uma saída de emergência e ser utilizada acima da porta, para indicar o seu acesso.
17		Saída de emergência	Verde	Indicação de saída de emergência, utilizada como complementação do pictograma fotoluminescente (seta ou imagem, ou ambas).
19		Sinalização de emergência	Verde	Indicação do pavimento, no interior da escadajamara.
Sinalização de equipamentos				
20		Alarme sonoro	Vermelho	Indicação do local de instalação do alarme de incêndio.
21		Comando manual de extinção	Vermelho	Ponto de acionamento de alarme de incêndio ou bomba de incêndio. Deve vir sempre acompanhado de uma mensagem escrita, designando o equipamento acionado por aquele ponto.
23		Extintor	Vermelho	Indicação da localização dos extintores. Dimensões mínimas: 15cm x 15cm.
25		Abrijo de mangueira	Vermelho	Indicação do abrigo da mangueira de incêndio, com ou sem hidrante no seu interior.
26		Hidrante de incêndio	Vermelho	Indicação do abrigo da mangueira de incêndio, com ou sem hidrante no seu interior.
1		Proibido fumar	Vermelho	Localização em áreas vedadas. Dimensões mínimas: Ø 15cm.
4		Proibido utilizar elevador em caso de incêndio	Vermelho	Localização em áreas vedadas, próximo aos elevadores comuns. Dimensões mínimas: Ø 15cm.
9		Cuidado: Risco de Choque Elétrico	Vermelho	Próximo à instalação que oferecem risco de choque elétrico.

ITENS EM AZUL SÃO EXISTENTES E
PODEM SER REUTILIZADOS.

LEGENDA	
	EXT. DE PÓ QUÍMICO SECO (POS) – 2A:20B:C – 4Kg
	EXT. DE PÓ QUÍMICO SECO (POS) – 4A:40B:C – 4Kg
	EXT. DE PÓ QUÍMICO SECO (POS) – 20B:C – 4Kg
	EXT. DE ÁGUA PRESSURIZADA – 2A – 10 L
	EXT. DE CO2 – 5B:C – 6 KG
	CENTRAL DE DETECÇÃO E ALARME
	ACIONADOR MANUAL DE ALARME DE INCÊNDIO
	PLACA DE PROIBIDO FUMAR
	SINALIZAÇÃO DE ORIENTAÇÃO E SALVAMENTO
	ILUMINAÇÃO DE ORIENTAÇÃO E SALVAMENTO (30 LED'S)
	INDICAÇÃO DE ROTA DE FUGA
	DISTÂNCIA MÁX. A PERCORRER
	RESERVA TÉCNICA DE INCÊNDIO
	REGISTRO DE PASSEIO
	MANGOTINHO
	DETECTOR DE INCÊNDIO FUMAÇA



PRÓ-REITORIA DE ADMINISTRAÇÃO
COORDENAÇÃO DE ENGENHARIA E ARQUITETURA
Alameda Santiago do Chile, 195 - Nossa Sra. das Dores - CEP 97050-685
Santa Maria - Rio Grande do Sul. Telefone: (55) 3218-9819

OBRA:	BLOCO B
LOCAL:	INSTITUTO FEDERAL FARROUPILHA - CAMPUS JÚLIO DE CASTILHOS
PROJETO:	PLANO DE PREVENÇÃO E PROTEÇÃO CONTRA INCÊNDIO
CONTEÚDO:	Projeto executivo Planta baixa superior e inferior, situação e localização
PROPRIETÁRIO:	INSTITUTO FEDERAL FARROUPILHA
RESPONSÁVEL:	ENG. JOÃO VICTOR BAGETTI FUCHS
ÁREA:	1312,70 m²
ESCALA:	1/100
DATA:	MAIO/2021
DESENHO:	Catiane Basso
PRANCHA:	PPCI 02/04