



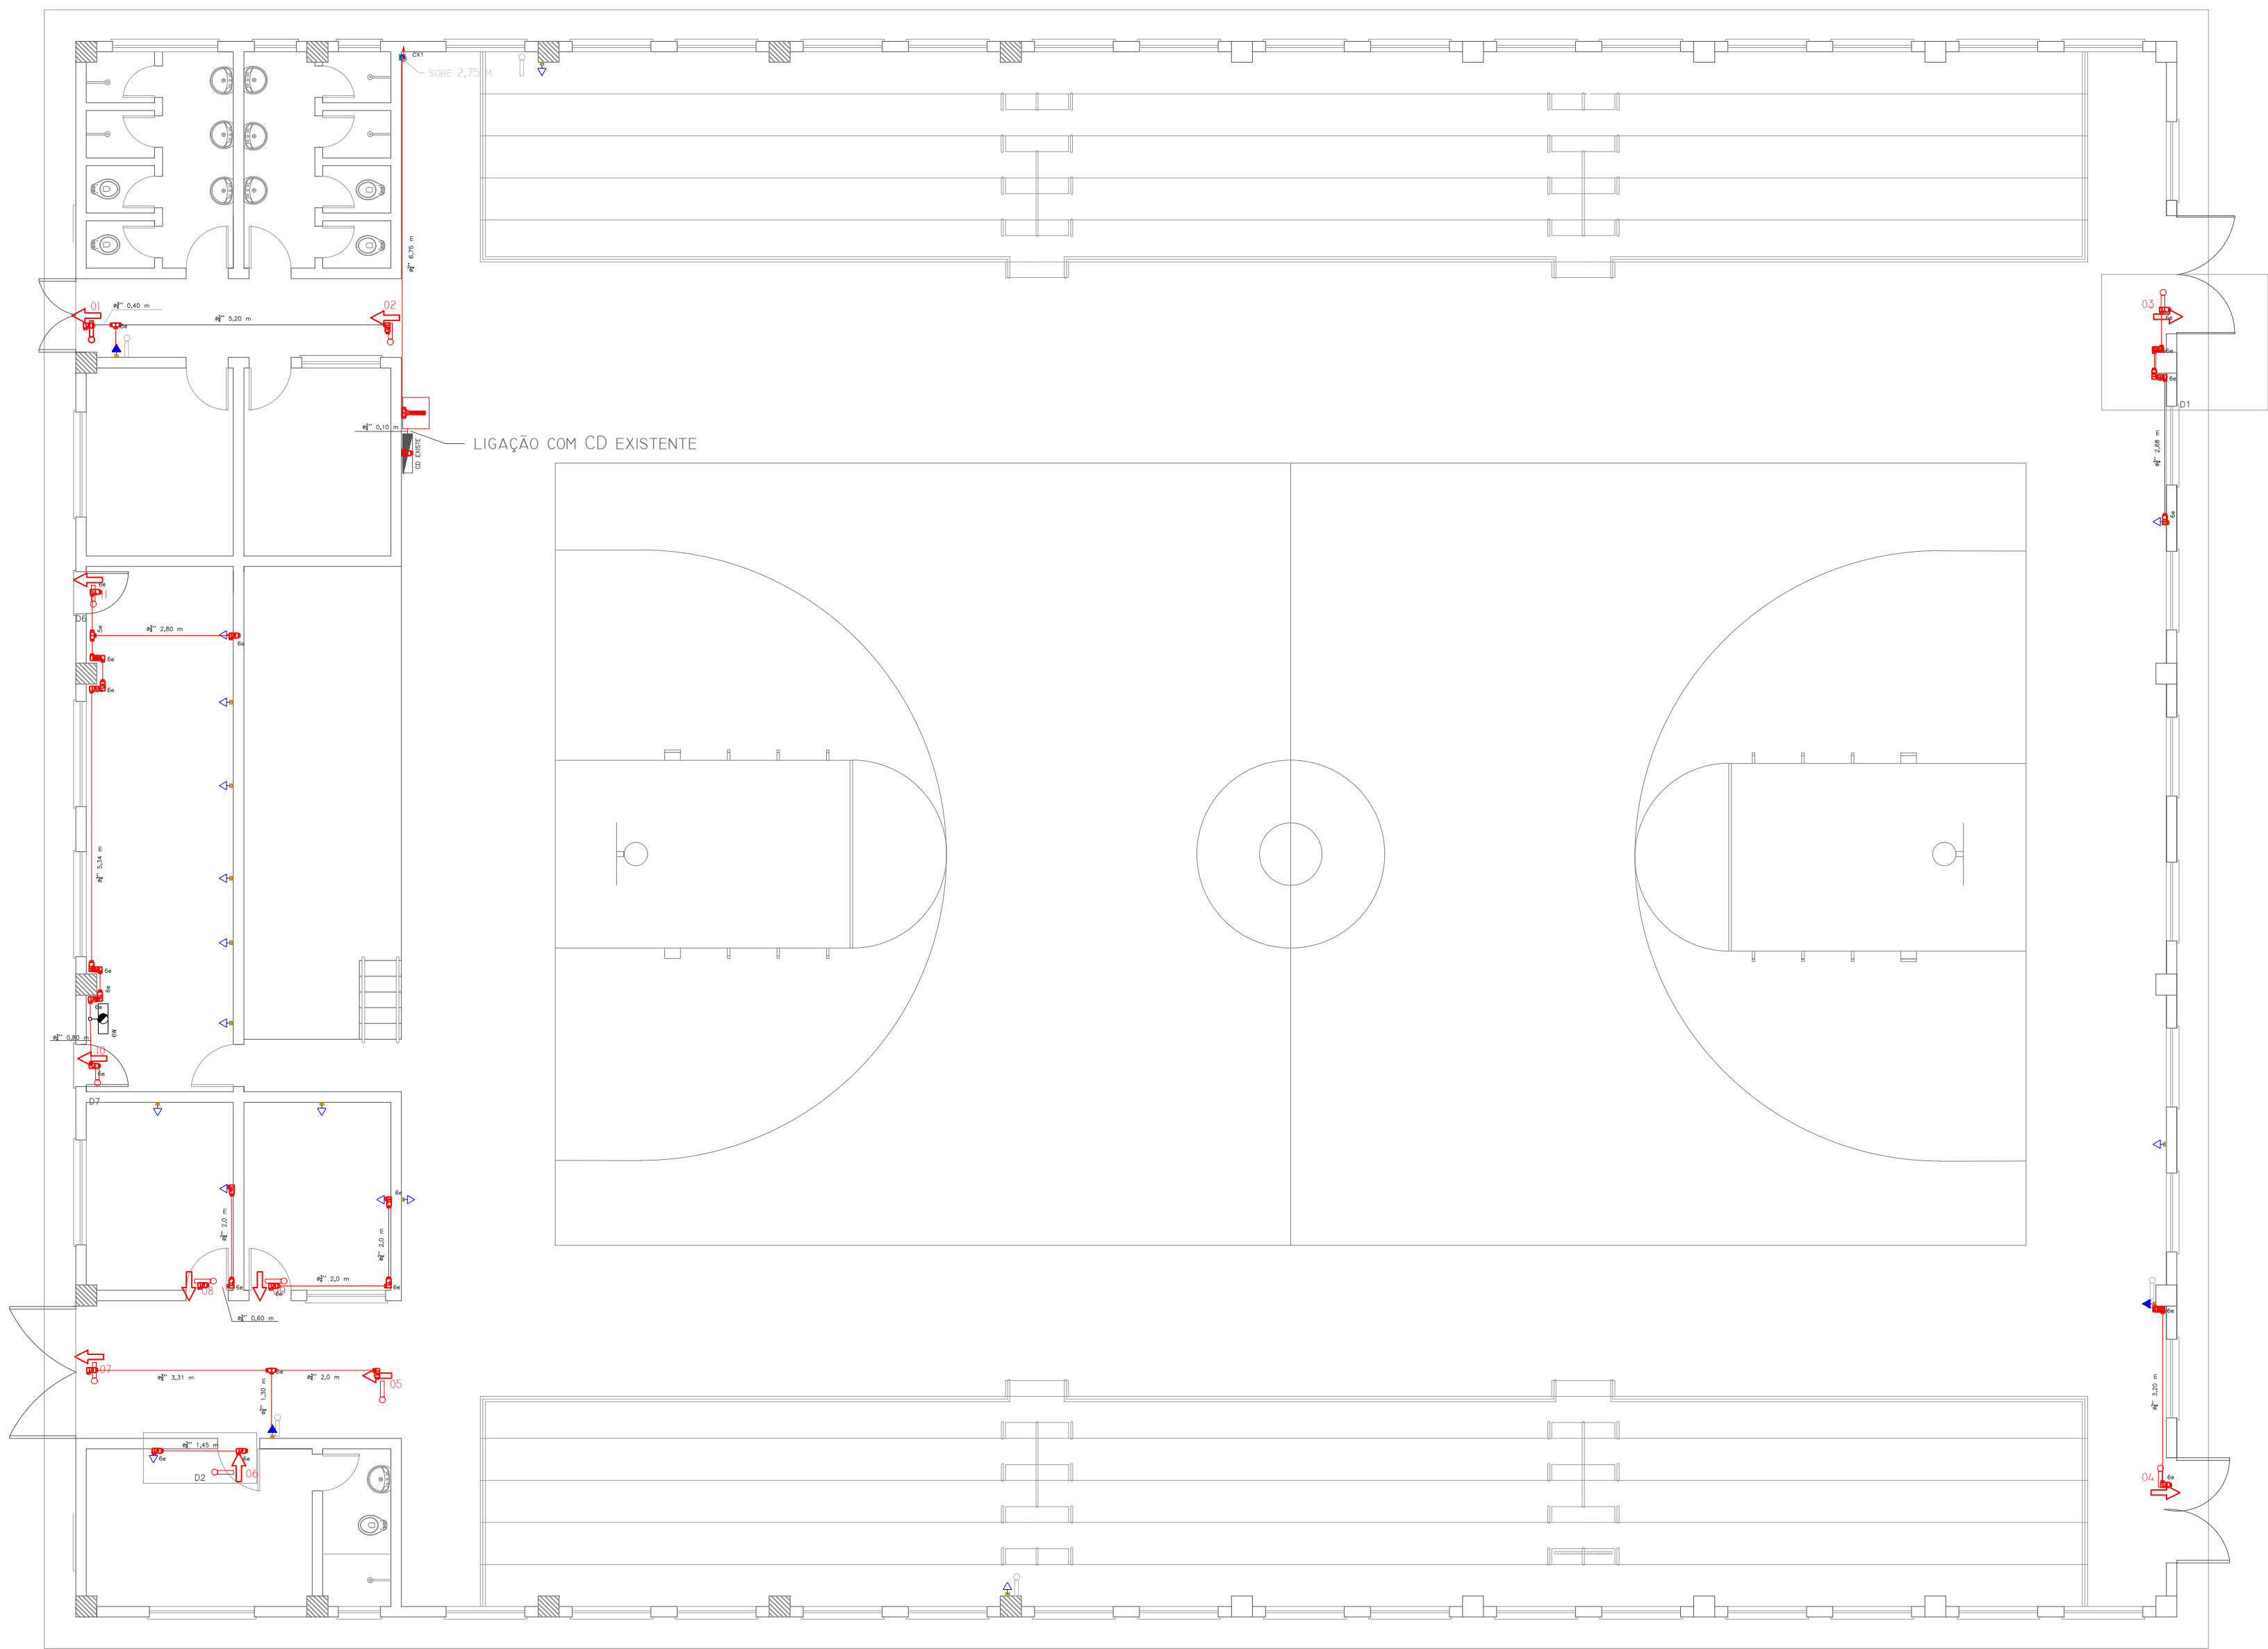

Planta Baixa térreo
Escala 1:100

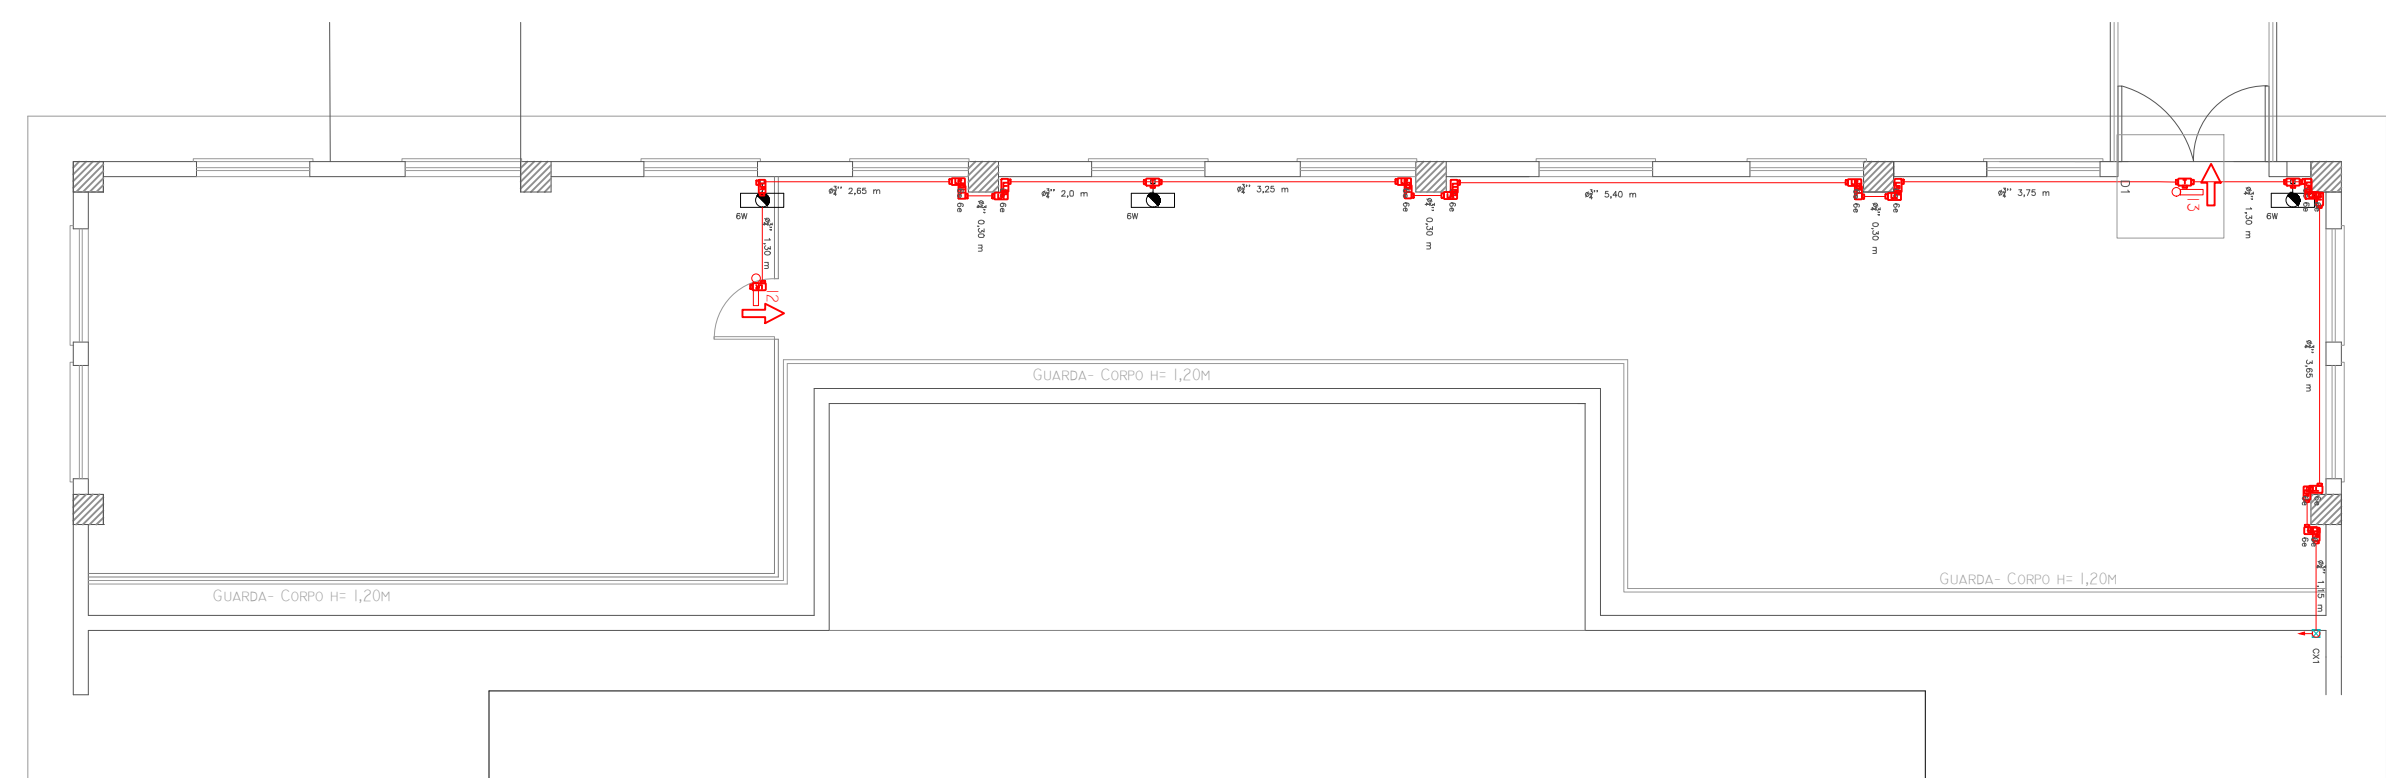

Planta Baixa mezanino
Escala 1:100

Legenda das indicações

Se Conduto PVC 5 entradas - Modelo T - 3/4"

Se Conduto PVC 6 entradas - Modelo L - 3/4"

Se Conduto PVC 6 entradas - Modelo LR - 3/4"

Legenda

Bloco autônomo lum. emergência na parede

Bloco autônomo sinal de saída de emergência

Cabo de passagem

Conduto de PVC 5 entradas - Modelo T

Conduto de PVC 6 entradas - Modelo L

Conduto de PVC 6 entradas - Modelo LR

Quadro de proteção

Tomada alta a 2,20m do piso

Tomada baixa a 0,30m do piso



DETALHE 03 - ILUMINAÇÃO DE EMERGÊNCIA

1. POTÊNCIA MÍNIMA 10 W COM REGISTRO AUTOMÁTICO NA FONTE DE ENERGIA

2. AUTONOMIA 1.000 h

3. LOCALIZAÇÃO NA REGIÃO DE FUGA

4. AS LUMINÁRIAS DEVEM SER CONSTITUÍDAS DE MATERIAIS QUE RESISTEM A 170 °C POR PERÍODO MÍNIMO 180 s SEGUNDO A NBR 13700-1

5. NÃO PERMITEM O AQUECIMENTO DOS CONDUTORES DA ILUMINAÇÃO DE EMERGÊNCIA PARA OUTROS FINS

LEGENDA	
	ILUMINAÇÃO DE EMERGÊNCIA
	TOMADA ALTA
	TOMADA MÉDIA
	TOMADA BAIXA
	FIÇÃO
	LUMINÁRIA DE BALIZAMENTO
	CENTRAL DE ILUMINAÇÃO EMERGÊNCIA
	ILUMINAÇÃO DE EMERGÊNCIA EXISTENTE



INSTITUTO FEDERAL
FARROUPILHA

PRÓ-REITORIA DE ADMINISTRAÇÃO
COORDENAÇÃO DE ENGENHARIA E ARQUITETURA
Alameda Santiago do Chile, 195 - Nossa Sra. das Dores - CEP 97050-685
Santa Maria - Rio Grande do Sul. Telefone: (55) 3218-9819

OBRA:
Ginásio

LOCAL:
INSTITUTO FEDERAL FARROUPILHA - CAMPUS Júlio de Catilhos

PROJETO:
PLANO DE PREVENÇÃO E PROTEÇÃO CONTRA INCÊNDIO

ÁREA:
1.355,90 m²

CONTEÚDO: Projeto de Iluminação de emergência
Planta baixa, mezanino e detalhes

ESCALA:
1/100

PROPRIETÁRIO:

DATA:
Junho/2021

INSTITUTO FEDERAL FARROUPILHA

DESENHO:
Catiane Basso

RESPONSÁVEL:

PRANCHA:
PPCI 01/01

ENG. JOÃO VICTOR BAGETTI FUCHS