



Planta Baixa Pavimento Térreo
Esc.: 1/50

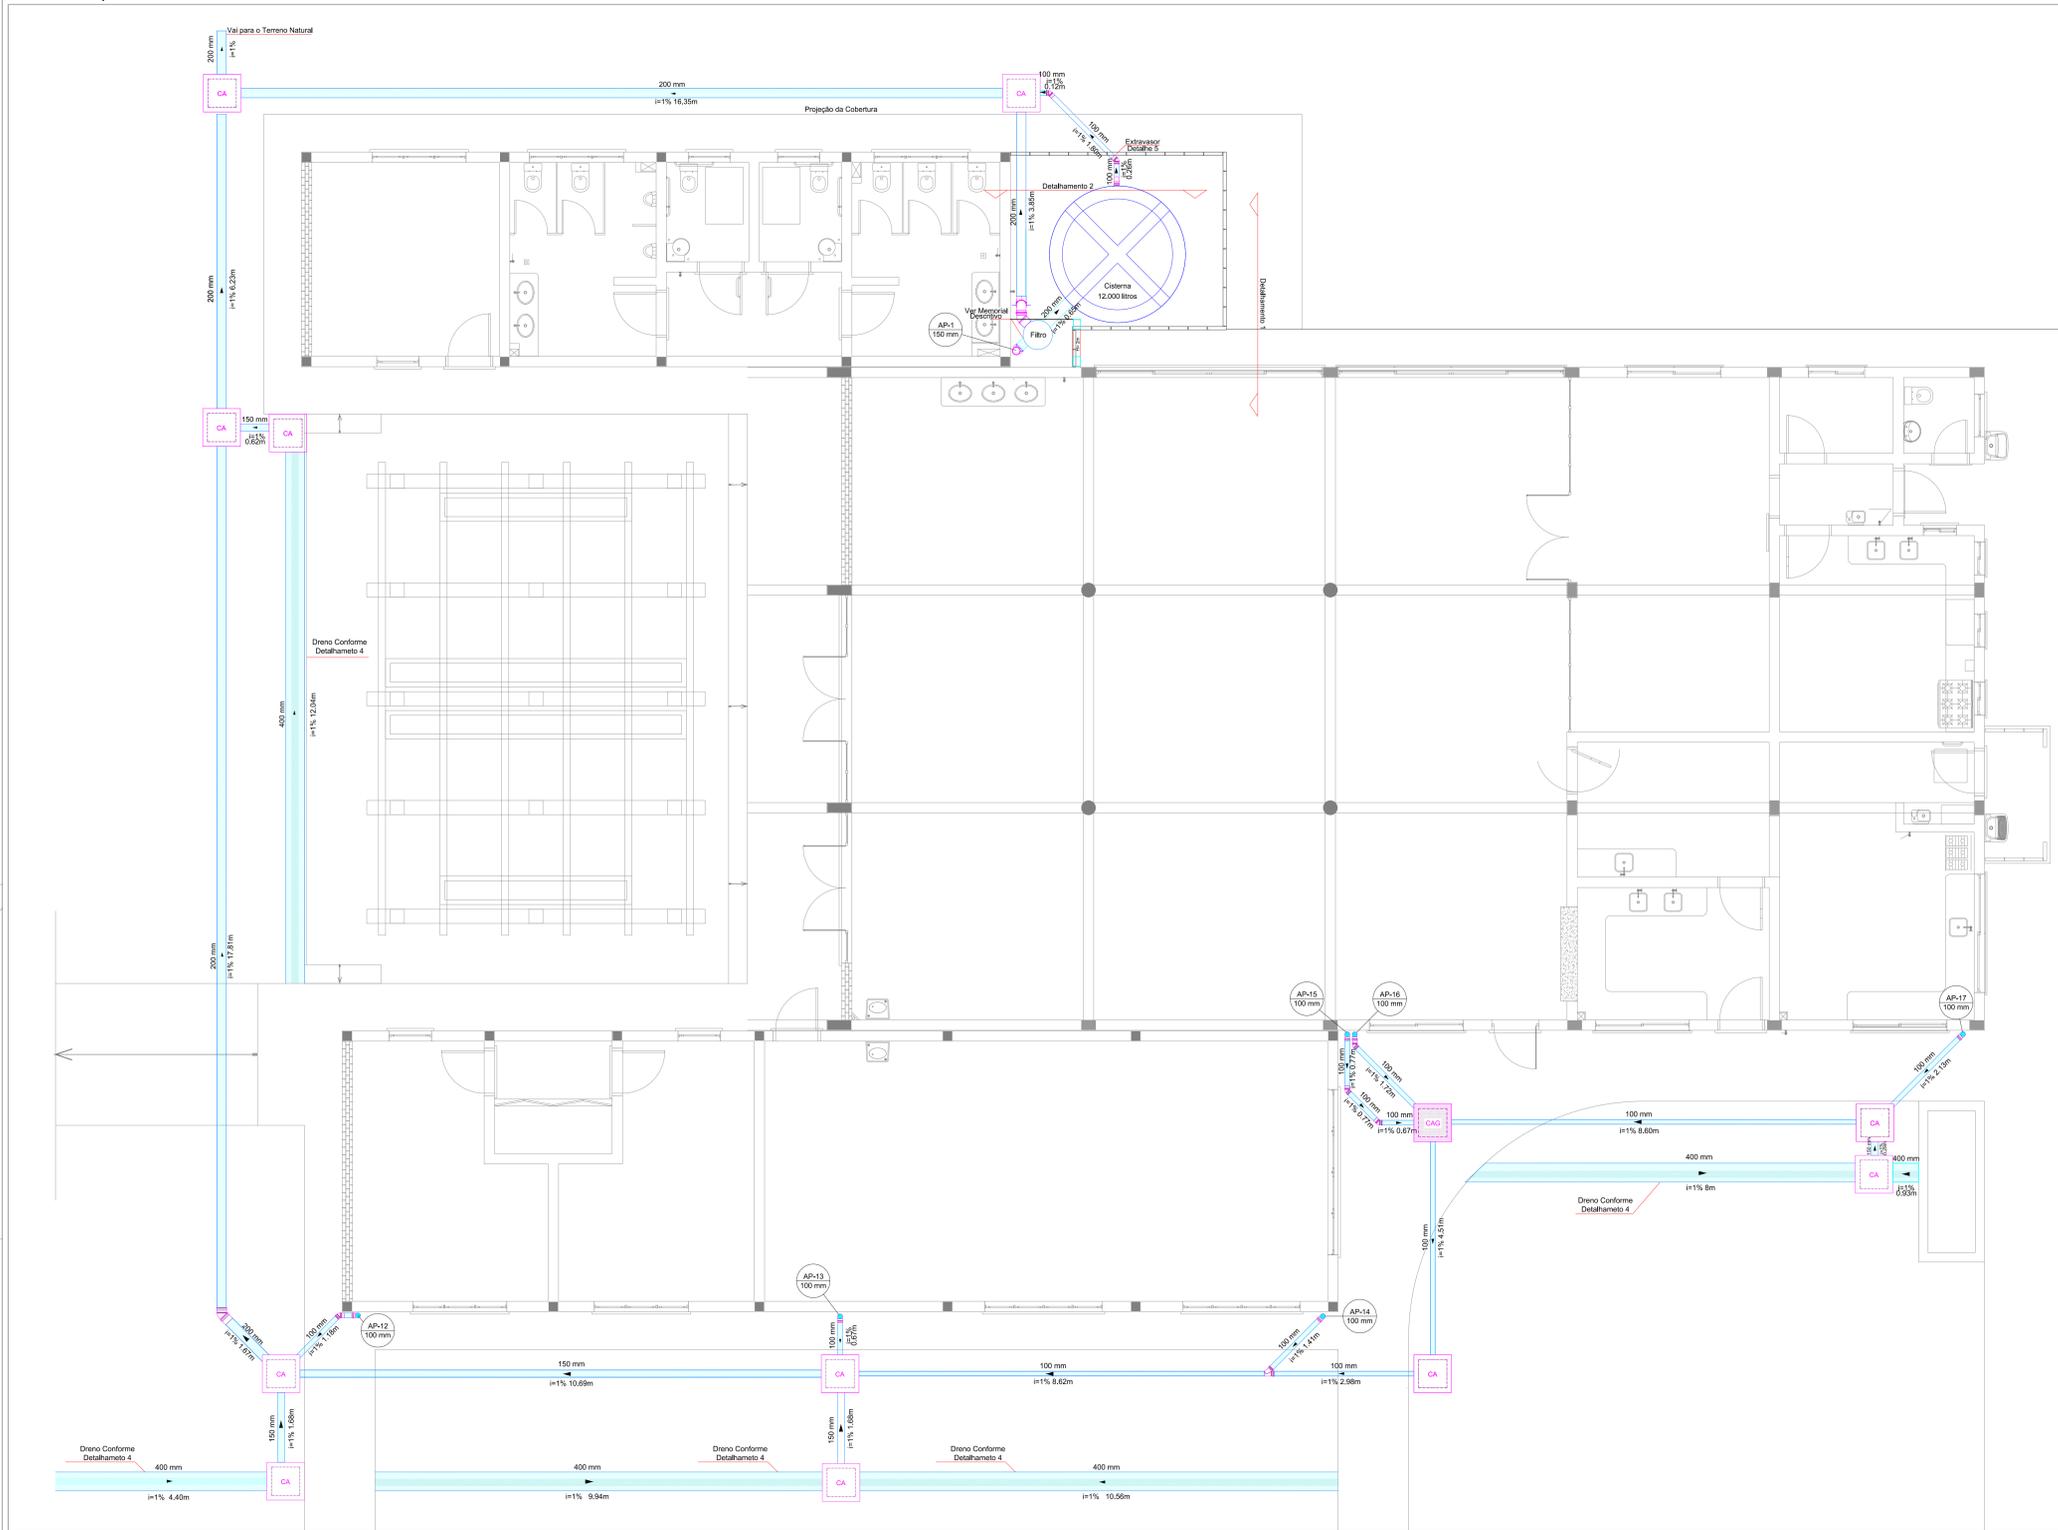


<p>INSTITUTO FEDERAL FARROUPILHA</p>	<p>PRÓ-REITORIA DE ADMINISTRAÇÃO COORDENAÇÃO DE ENGENHARIA E ARQUITETURA Avenida Santiago do Chile, 155 - Bairro São dos Barões - CEP 97201-900 - Santa Maria, RS Telefone: (51) 3214-8000</p>
	<p>CENTRO DE CONVIVÊNCIA</p>
<p>LOCAL: IF FARROUPILHA - CAMPUS SANTO ÂNGELO</p>	<p>ÁREA: 535,20 m²</p>
<p>PROJETO: DRENAGEM PLUVIAL</p>	<p>ESCALA: indicada</p>
<p>CONTEÚDO: PLANTA BAIXA PAVIMENTO TÉRREO</p>	<p>DATA: Agosto/2019</p>
<p>PROPRIETÁRIO: INSTITUTO FEDERAL FARROUPILHA</p>	<p>DESENHO: Aline Brandolf</p>
<p>RESPONSÁVEL: Eng. Civil Alisson Simionetti Milani</p>	<p>FRANCA: PLU 01/05</p>

Planta de Cobertura 1
Esc.: 1/50

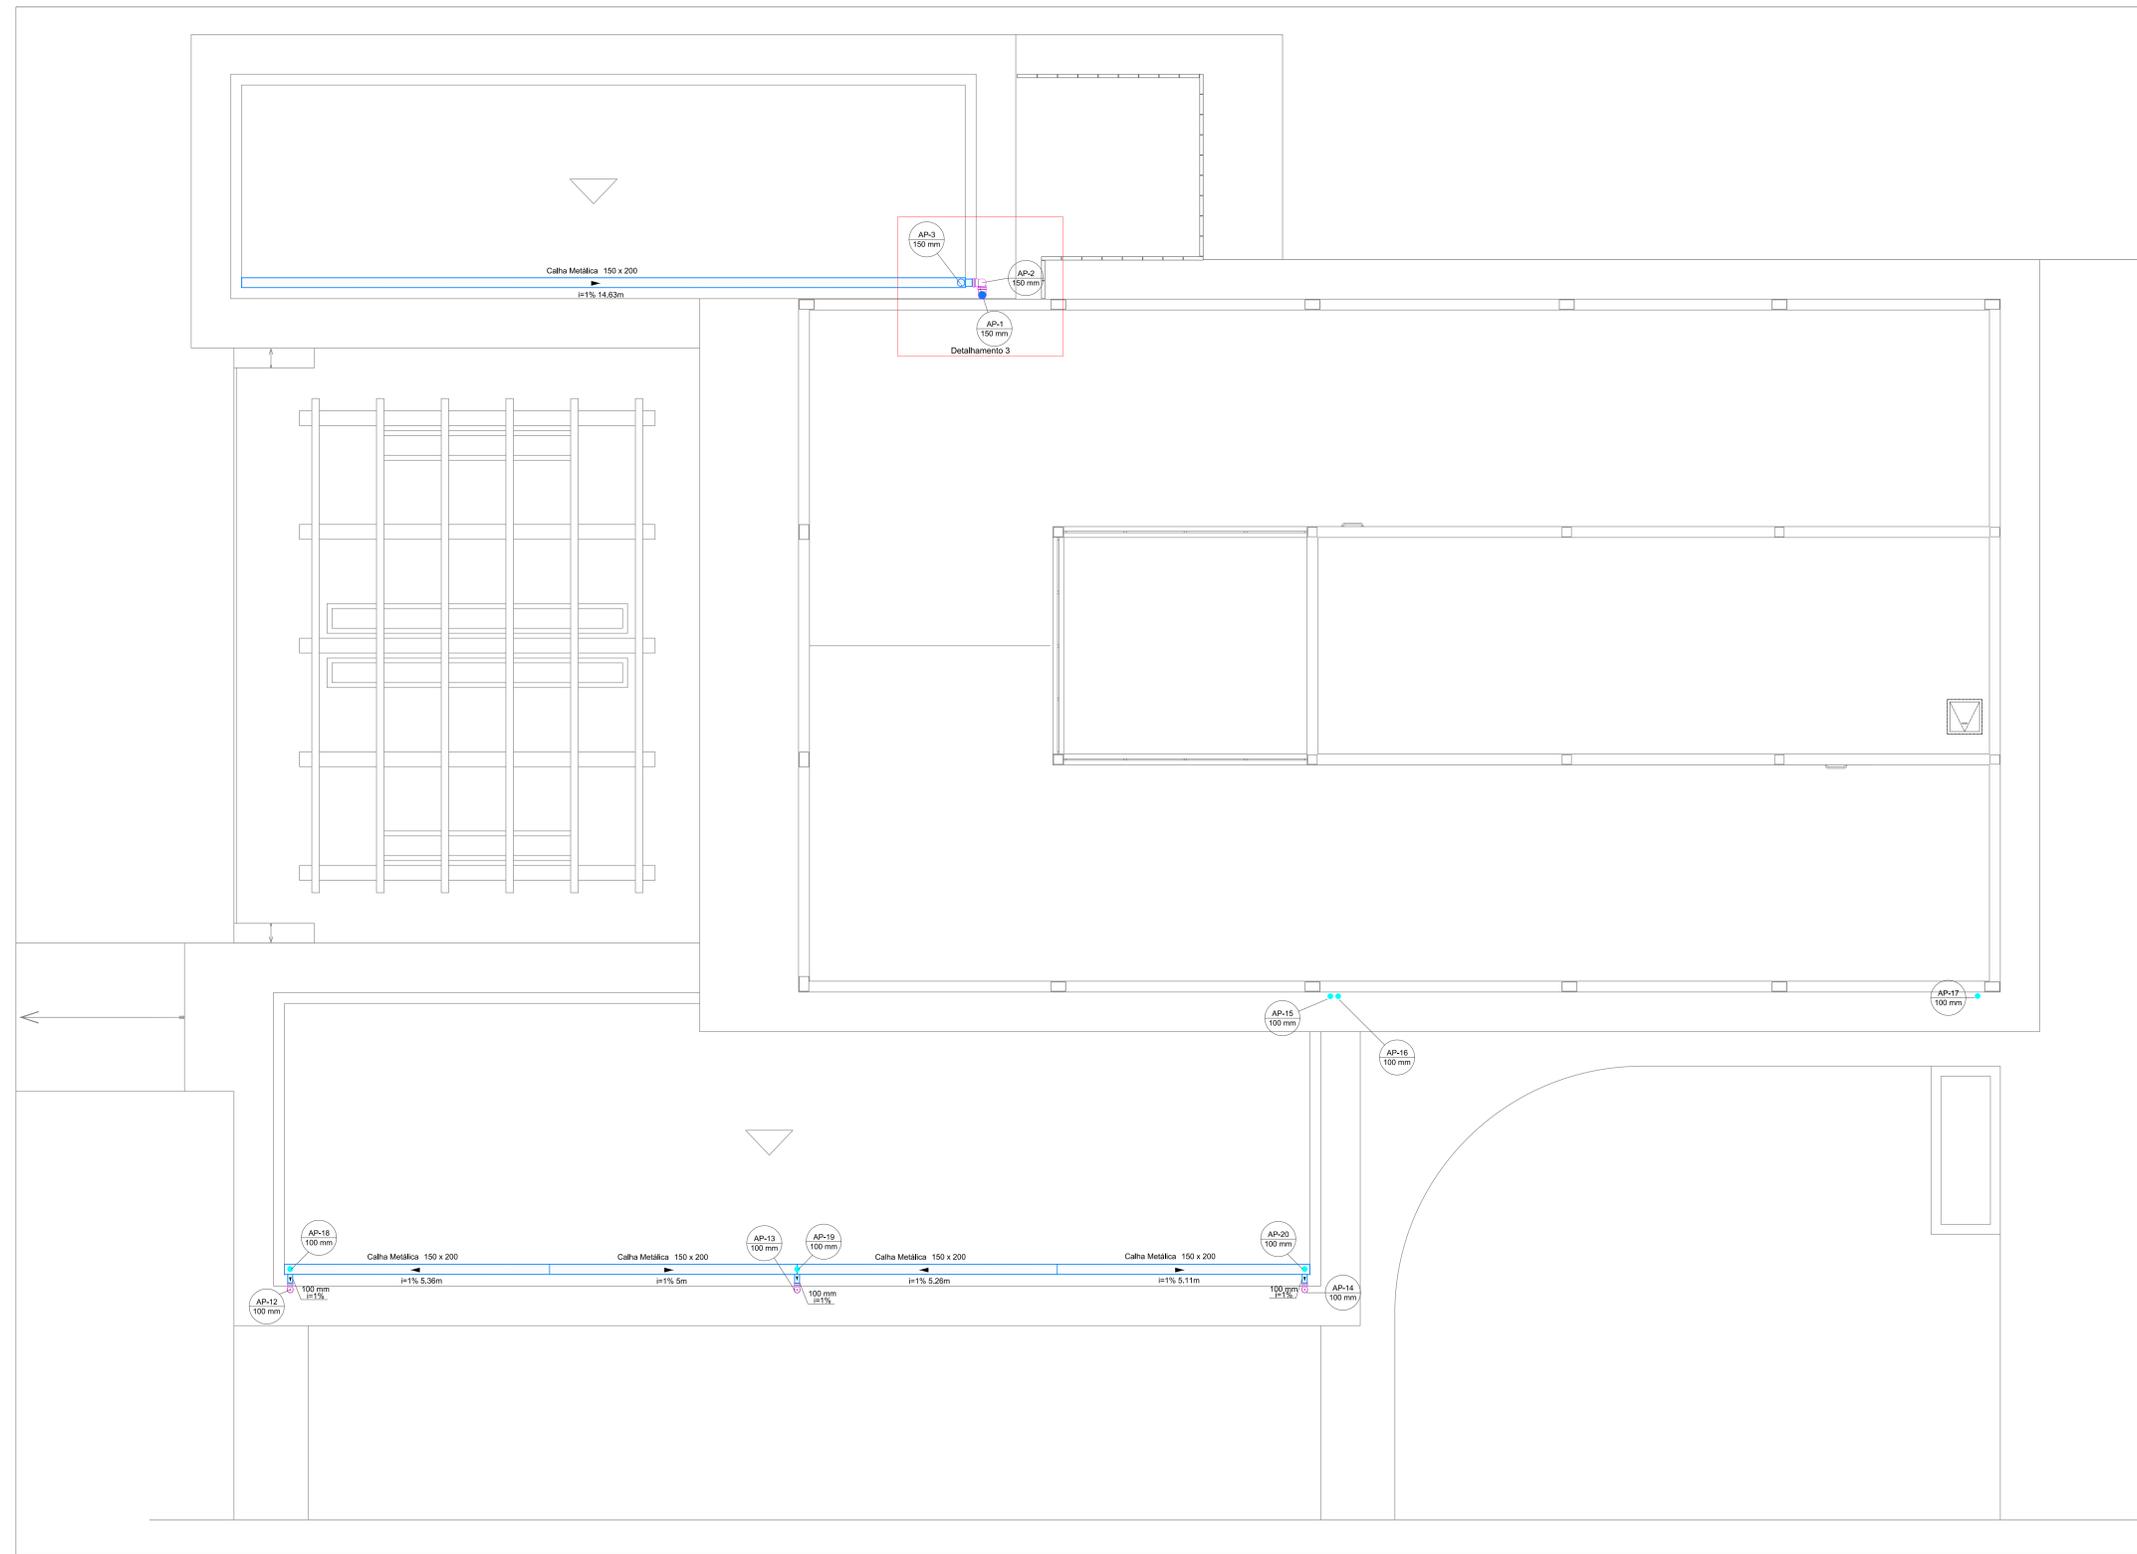


<p>INSTITUTO FEDERAL FARROUPILHA</p>	<p>PRÓ-REITORIA DE ADMINISTRAÇÃO COORDENAÇÃO DE ENGENHARIA E ARQUITETURA</p> <p><small>Avenida Santiago do Chile, 151 - Neves - São José do Sul - CEP 97201-905 - Santa Maria/RS. Telefone: (51) 3218-9100</small></p>
	<p>OBRA: CENTRO DE CONVIVÊNCIA</p>
<p>LOCAL: IF FARROUPILHA - CAMPUS SANTO ÂNGELO</p>	<p>PROJETO: DRENAGEM PLUVIAL ÁREA: 535,20 m²</p>
<p>CONTEÚDO: PLANTA DE COBERTURA</p>	<p>ESCALA: 1/50</p>
<p>PROPRIETÁRIO: INSTITUTO FEDERAL FARROUPILHA</p>	<p>DATA: Agosto/2019</p>
<p>RESPONSÁVEL: Eng. Civil Aline Brandolf</p>	<p>DESENHO: Aline Brandolf</p>
<p><small>Eng. Civil Aline Brandolf</small></p>	<p>PRANCHAS: PLU 02/05</p>

Planta de Cobertura 3
Esc.: 1/50

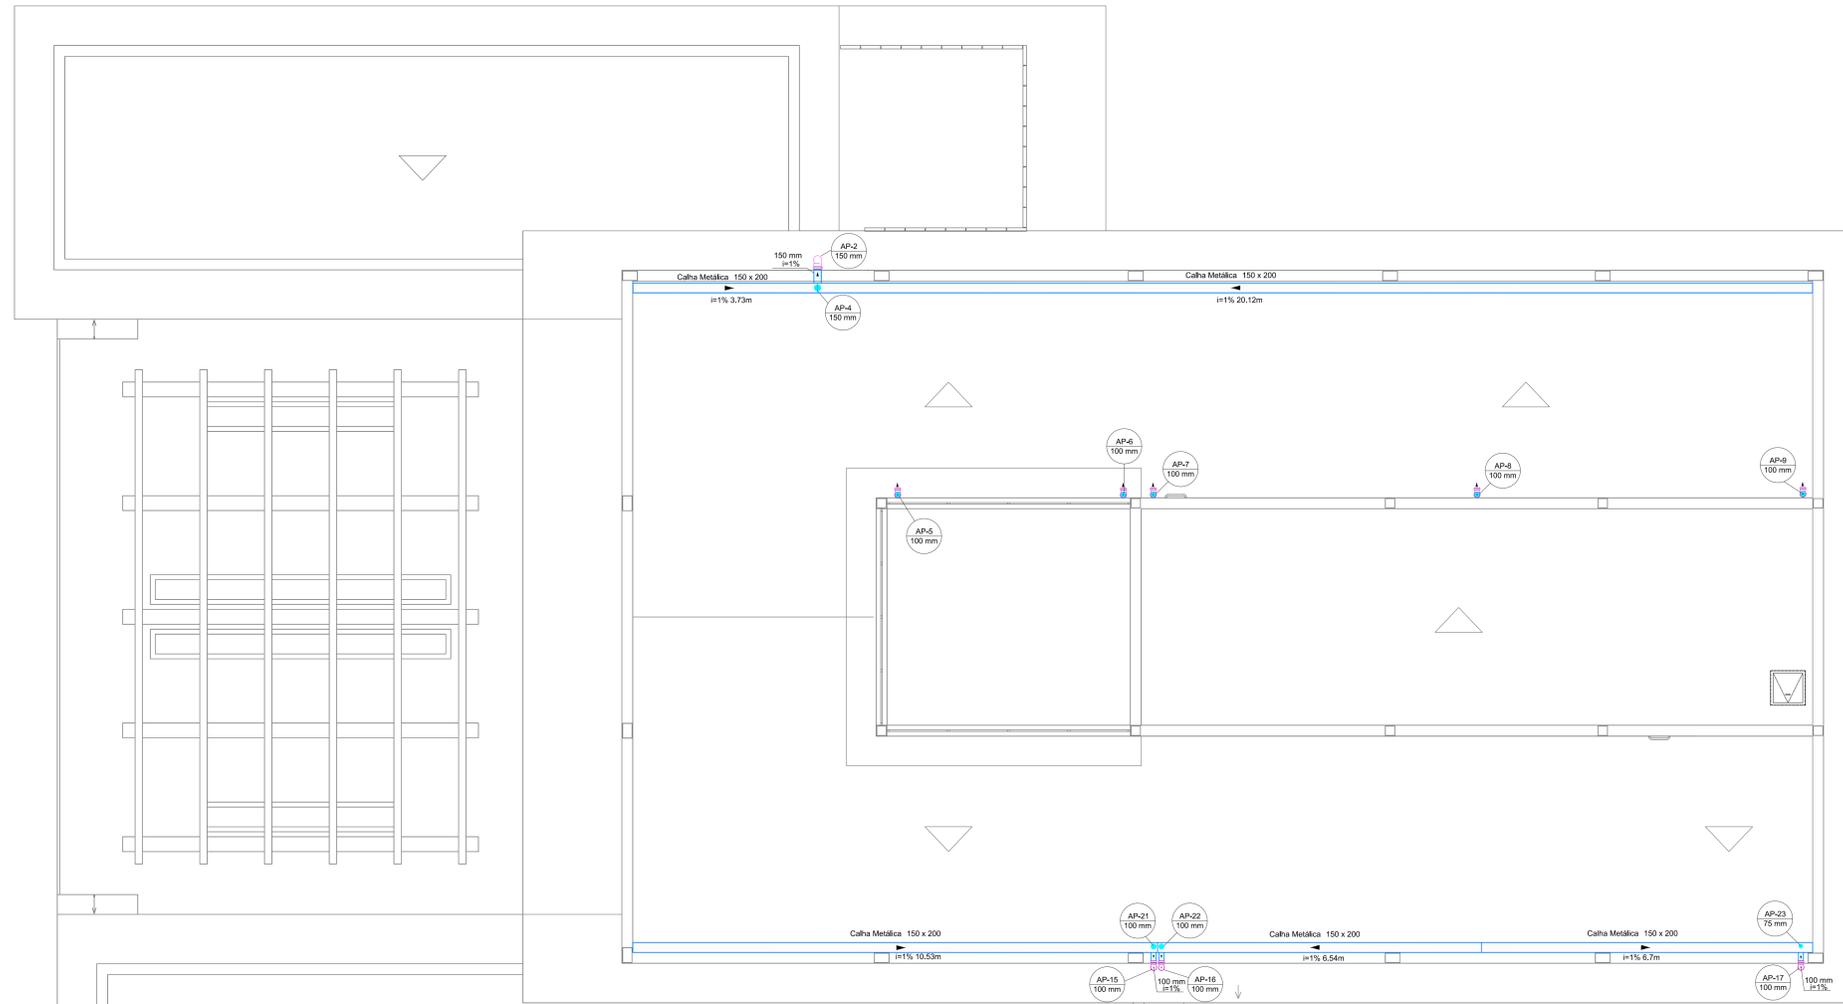


 <p>INSTITUTO FEDERAL FARROUPILHA</p>	<p>PRÓ-REITORIA DE ADMINISTRAÇÃO COORDENAÇÃO DE ENGENHARIA E ARQUITETURA</p>
	<p><small>Av. Itália, 100 - Bairro São José - CEP 91201-905 - Santa Maria, RS. Telefone: (51) 3218-9000</small></p>
<p>OBRA: CENTRO DE CONVIVÊNCIA</p>	
<p>LOCAL: IF FARROUPILHA - CAMPUS SANTO ÂNGELO</p>	
<p>PROJETO: DRENAGEM PLUVIAL</p>	<p>ÁREA: 535,20 m²</p>
<p>CONTEÚDO: PLANTA DE COBERTURA</p>	<p>ESCALA: 1/50</p>
<p>PROPRIETÁRIO: INSTITUTO FEDERAL FARROUPILHA</p>	<p>DATA: Agosto/2019</p>
<p>RESPONSÁVEL: Eug. Civil Alisson Simionetti Milani</p>	<p>DESENHO: Aline Brandolf</p>
	<p>PRANCHETA: PLU 03/05</p>

Planta de Cobertura 4
Esc.: 1/50

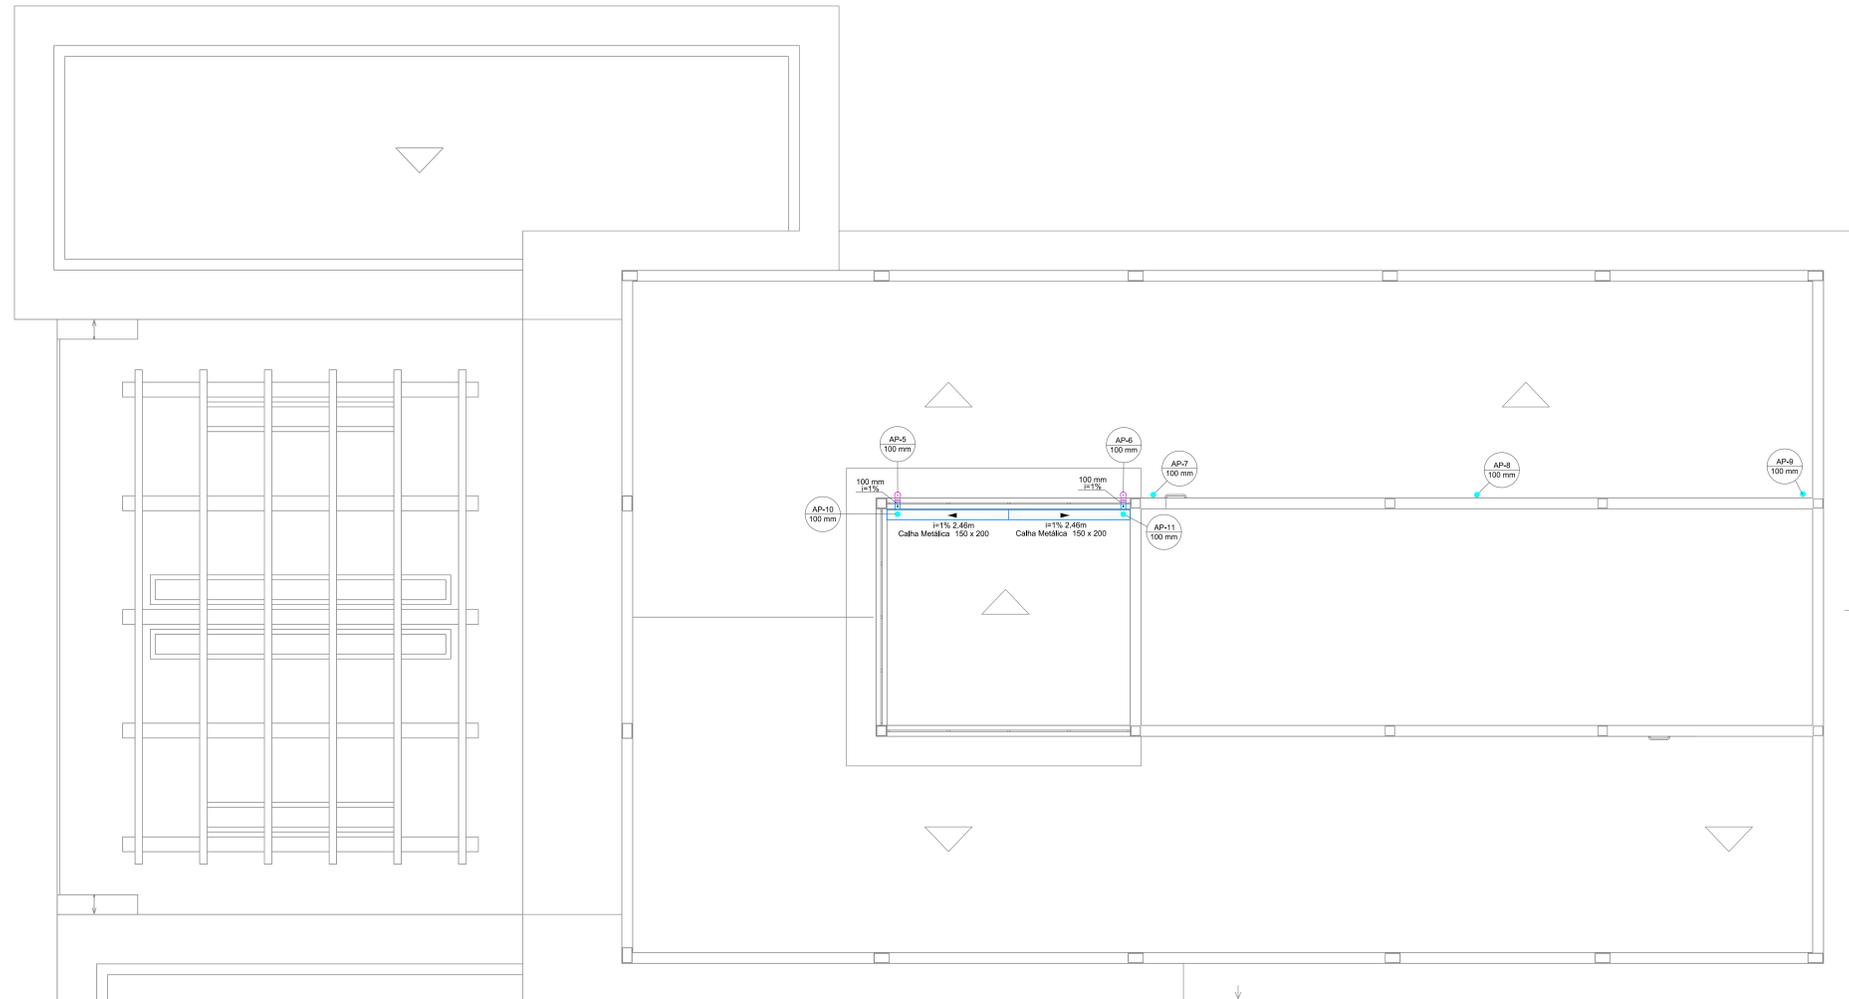


<p>INSTITUTO FEDERAL FARROUPILHA</p>	<p>PRÓ-REITORIA DE ADMINISTRAÇÃO COORDENAÇÃO DE ENGENHARIA E ARQUITETURA</p> <p><small>Av. Itália Graciosa, 195 - Recol. São dos Bores - CEP 97201-905 - Santo Ângelo/RS Telefone: (51) 3238-9111</small></p>
	<p>OBRA: CENTRO DE CONVIVÊNCIA</p>
<p>LOCAL: IF FARROUPILHA - CAMPUS SANTO ÂNGELO</p>	<p>PROJETO: DRENAGEM PLUVIAL ÁREA: 535,20 m²</p>
<p>CONTEÚDO: PLANTA DE COBERTURA</p>	<p>ESCALA: 1/50</p>
<p>PROPRIETÁRIO: INSTITUTO FEDERAL FARROUPILHA</p>	<p>DATA: Agosto/2019</p>
<p>RESPONSÁVEL: Eng. Civil Aline Brandolf</p>	<p>DESENHO: Aline Brandolf</p>
<p>PRANCHA: PLU 04/05</p>	<p><small>Eng. Civil Aline Brandolf Milani</small></p>


Planta de Cobertura 5
Esc.: 1/50

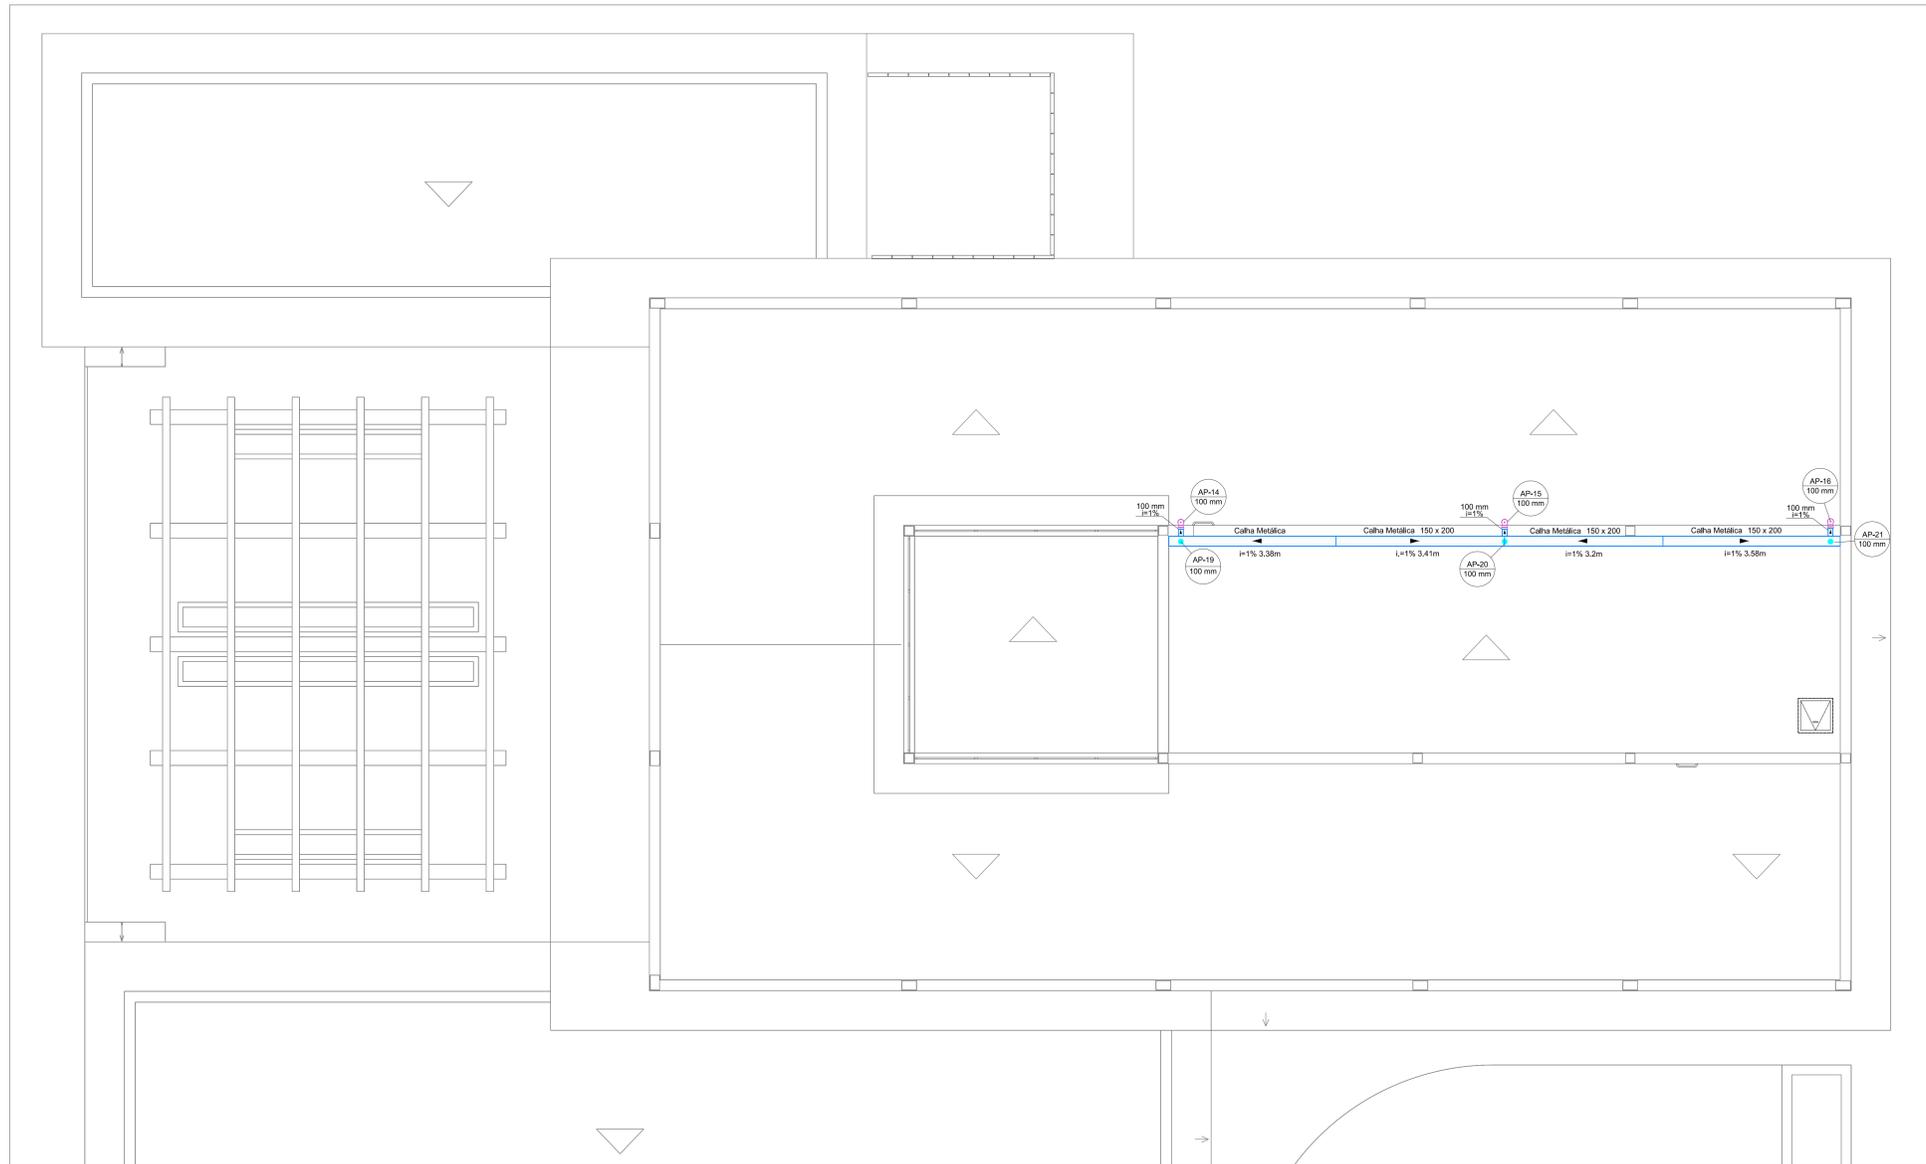


Detalhamento 1
Esc.: 1/25

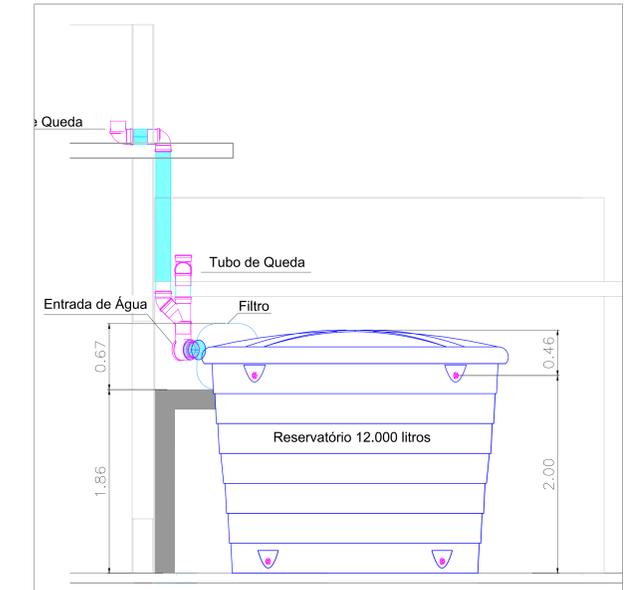


Detalhamento 2
Esc.: 1/25

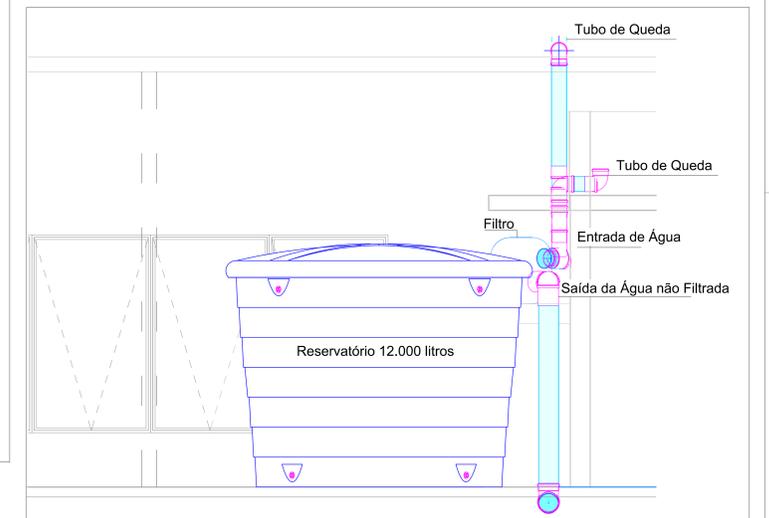


Detalhamento 3
Esc.: 1/25

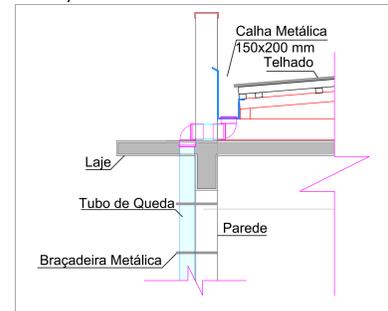

Detalhamento 4
Esc.: 1/10

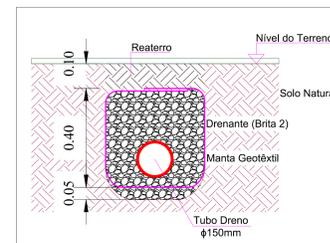

Detalhamento 5
Esc.: 1/25

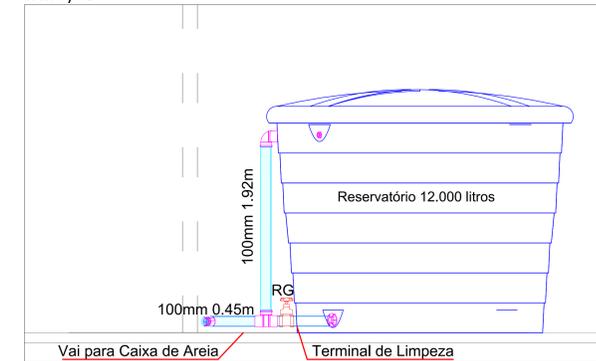

<p>INSTITUTO FEDERAL FARROUPILHA</p>	<p>PRÓ-REITORIA DE ADMINISTRAÇÃO COORDENAÇÃO DE ENGENHARIA E ARQUITETURA</p>
	<p>Alameda Santiago do Chile, 195 - Bairro São José - Santa Maria, RS Fone/Fax: (51) 2108-0818</p>
<p>OBRA: CENTRO DE CONVIVÊNCIA</p>	
<p>LOCAL: IF FARROUPILHA - CAMPUS SANTO ÂNGELO</p>	
<p>PROJETO: DRENAGEM PLUVIAL</p>	<p>ÁREA: 535,20 m²</p>
<p>CONTEÚDO: PLANTA DE COBERTURA E DETALHAMENTOS</p>	
<p>PROPRIETÁRIO: INSTITUTO FEDERAL FARROUPILHA</p>	<p>ESCALA: indicada</p>
<p>RESPONSÁVEL: Eng. Civil Aline Brandolf</p>	<p>DATA: Agosto/2019</p>
<p>PRANCHA: PLU 05/05</p>	