

LEGENDA

ILUMINAÇÃO DE EMERGÊNCIA

TOMADA ALTA

TOMADA MÉDIA

TOMADA BAIXA

FIAÇÃO

CENTRAL DE ILUMINAÇÃO DE EMERGÊNCIA

ILUMINAÇÃO DE EMERGÊNCIA INSTALADA

BALIZAMENTO

ILUMINAÇÃO DE EMERGÊNCIA

DETALHE 03 - ILUMINAÇÃO DE EMERGÊNCIA

1- POTÊNCIA MÍNIMA 12 W COM RECARGA AUTOMÁTICA NA FONTE DE ENERGIA

2- AUTONOMIA 3.00 min

3- LOCALIZAÇÃO NAS MONTES DE FUGA

4- AS LÂMPADAS DEVEM SER CONSTITUÍDAS DE MATERIAS QUE RESISTEM A 90° E POR FIM MÍNIMO 1.00 V RESISTÊNCIA

5- NÃO UTILIZAR OS ELETRODUTOS DOS CONDUTORES DA ILUMINAÇÃO DE EMERGÊNCIA PARA OUTROS FINS

Legenda das indicações

Re

Condut. PVC 5 entradas - Modelo T - 3/4"

Re

Condut. PVC 5 entradas - Modelo S - 3/4"

Re

Condut. PVC 5 entradas - Modelo L - 3/4"

Re

Condut. PVC 5 entradas - Modelo LL - 3/4"

ARC000

Portas de fuga - Luz específico - Condicionador de ar Split 6000BTU

B01-01

Tomada - uso específico - Bateria recarreg - 1.00 v específico

B01-01

Tomada - uso específico - Bateria recarreg - 1.00 v específico

L-01



Tubulagem (dado) - 20mm

L-02


Chaveira 90° 3/4" - 19x38mm

L-03

Tubulagem 90° - 19x38mm

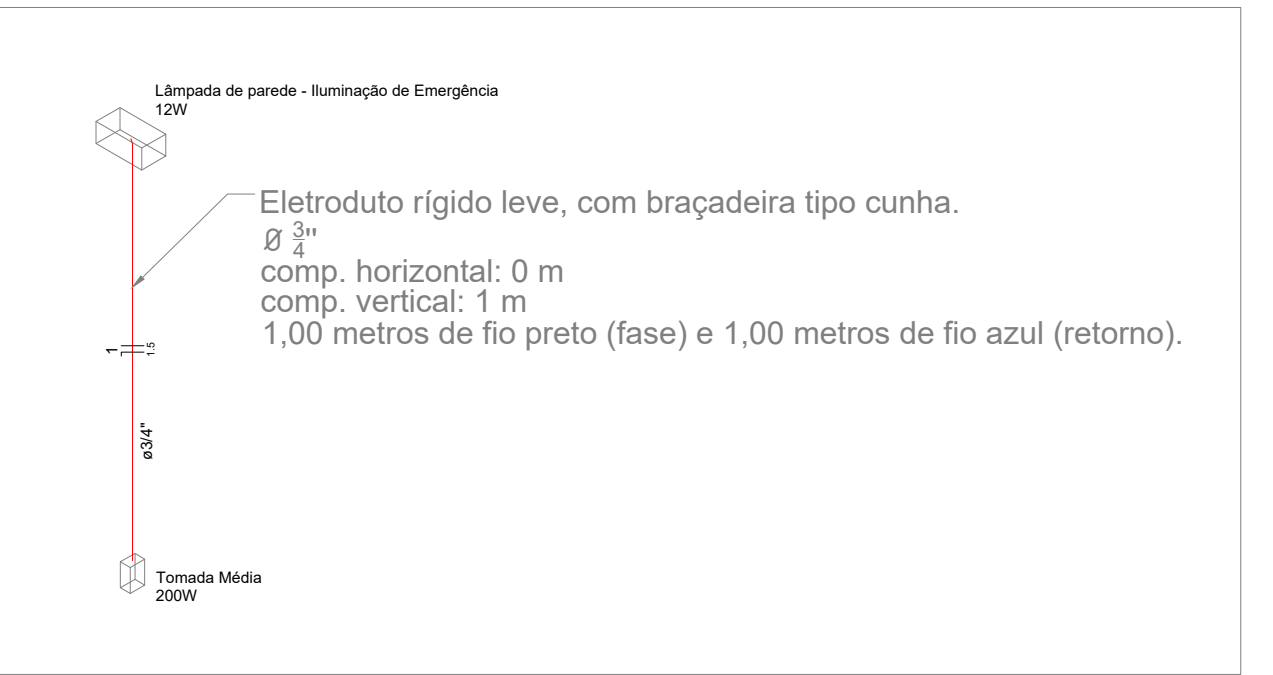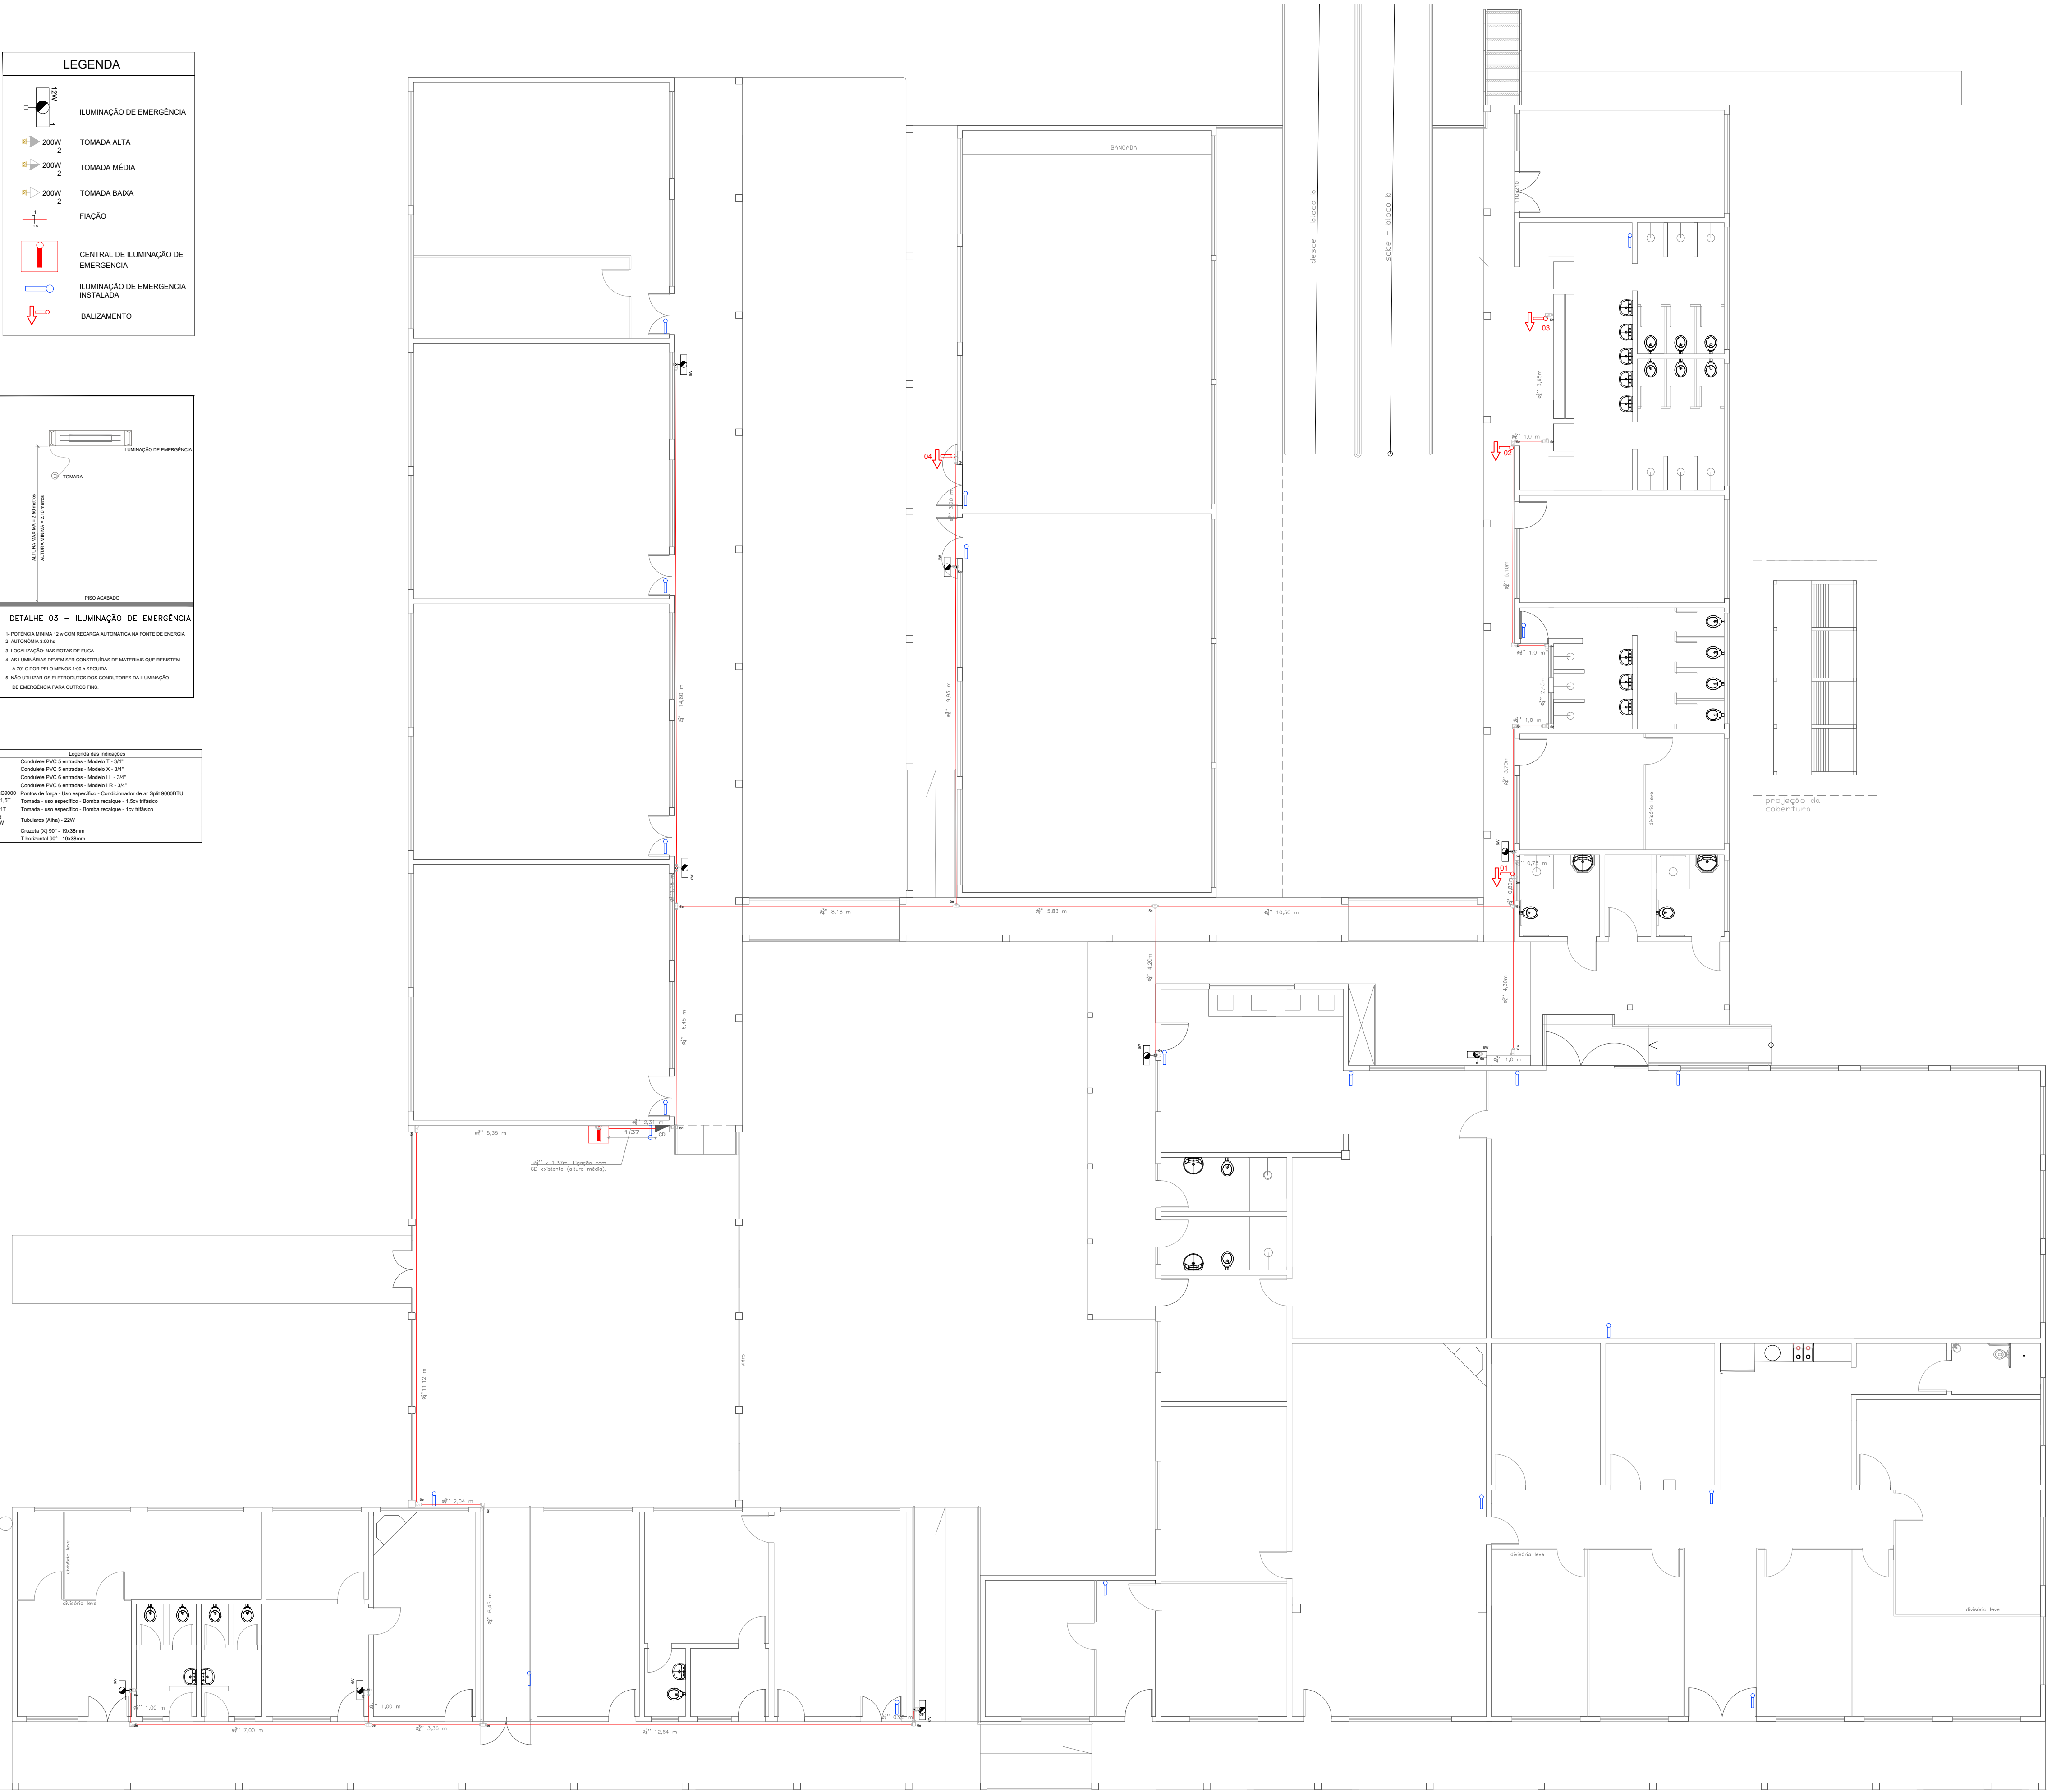

D1 - Esquema isométrico de Fiação

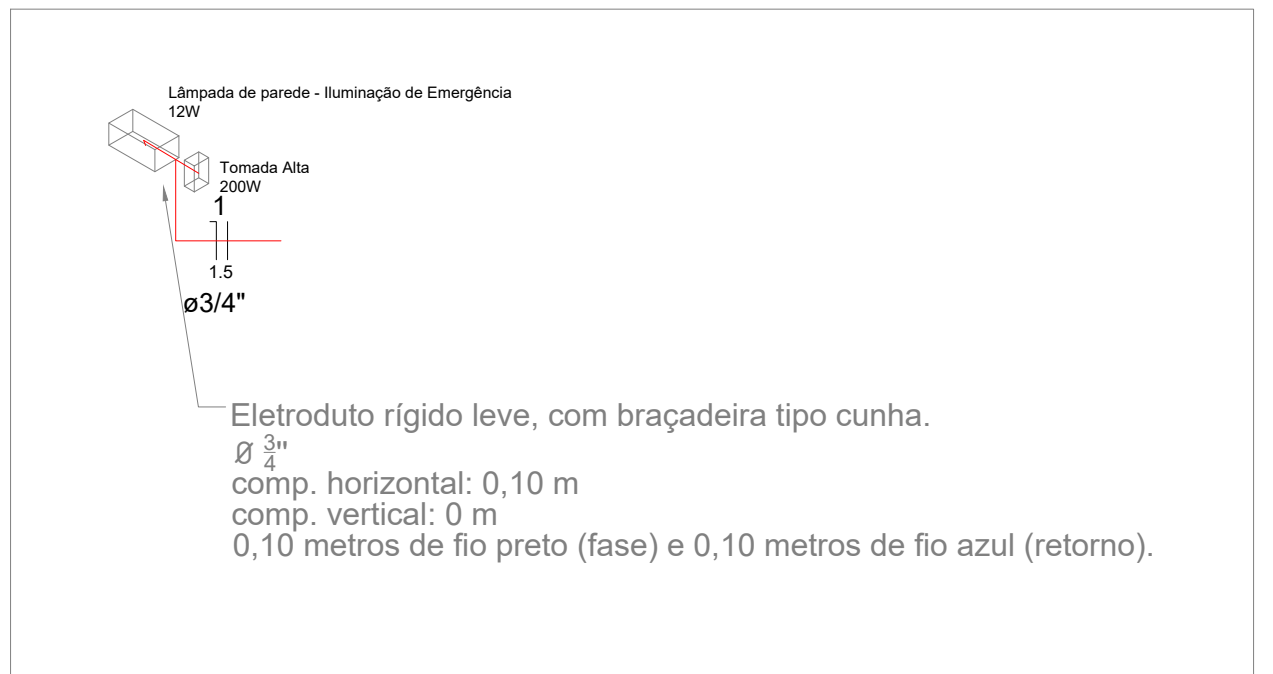

D2 - Esquema isométrico de Fiação

INSTITUTO FEDERAL FARROUPILHA

PRÓ-REITORIA DE ADMINISTRAÇÃO
COORDENAÇÃO DE ENGENHARIA E ARQUITETURA

Alameda Santiago do Chile, 195 - Nossa Sra. das Dores - CEP 97050-685
Santa Maria - Rio Grande do Sul. Telefone: (55) 3218-9819

OBRA:

BLOCO A

LOCAL:

INSTITUTO FEDERAL FARROUPILHA - CAMPUS JÚLIO DE CASTILHOS

PROJETO:

PROJETO DE ILUMNAÇÃO DE EMERGENCIA

ÁREA:

1.701,04 m²

CONTEÚDO:

Planta baixa E detalhes

ESCALA:

1/100

PROPRIETÁRIO:

INSTITUTO FEDERAL FARROUPILHA

DATA:

Maio/2021

DESENHO:

Catiane Basso

RESPONSÁVEL:

ENG. JOÃO VICTOR BAGETTI FUCHS

PRANCHA:

PPCI 01/01