




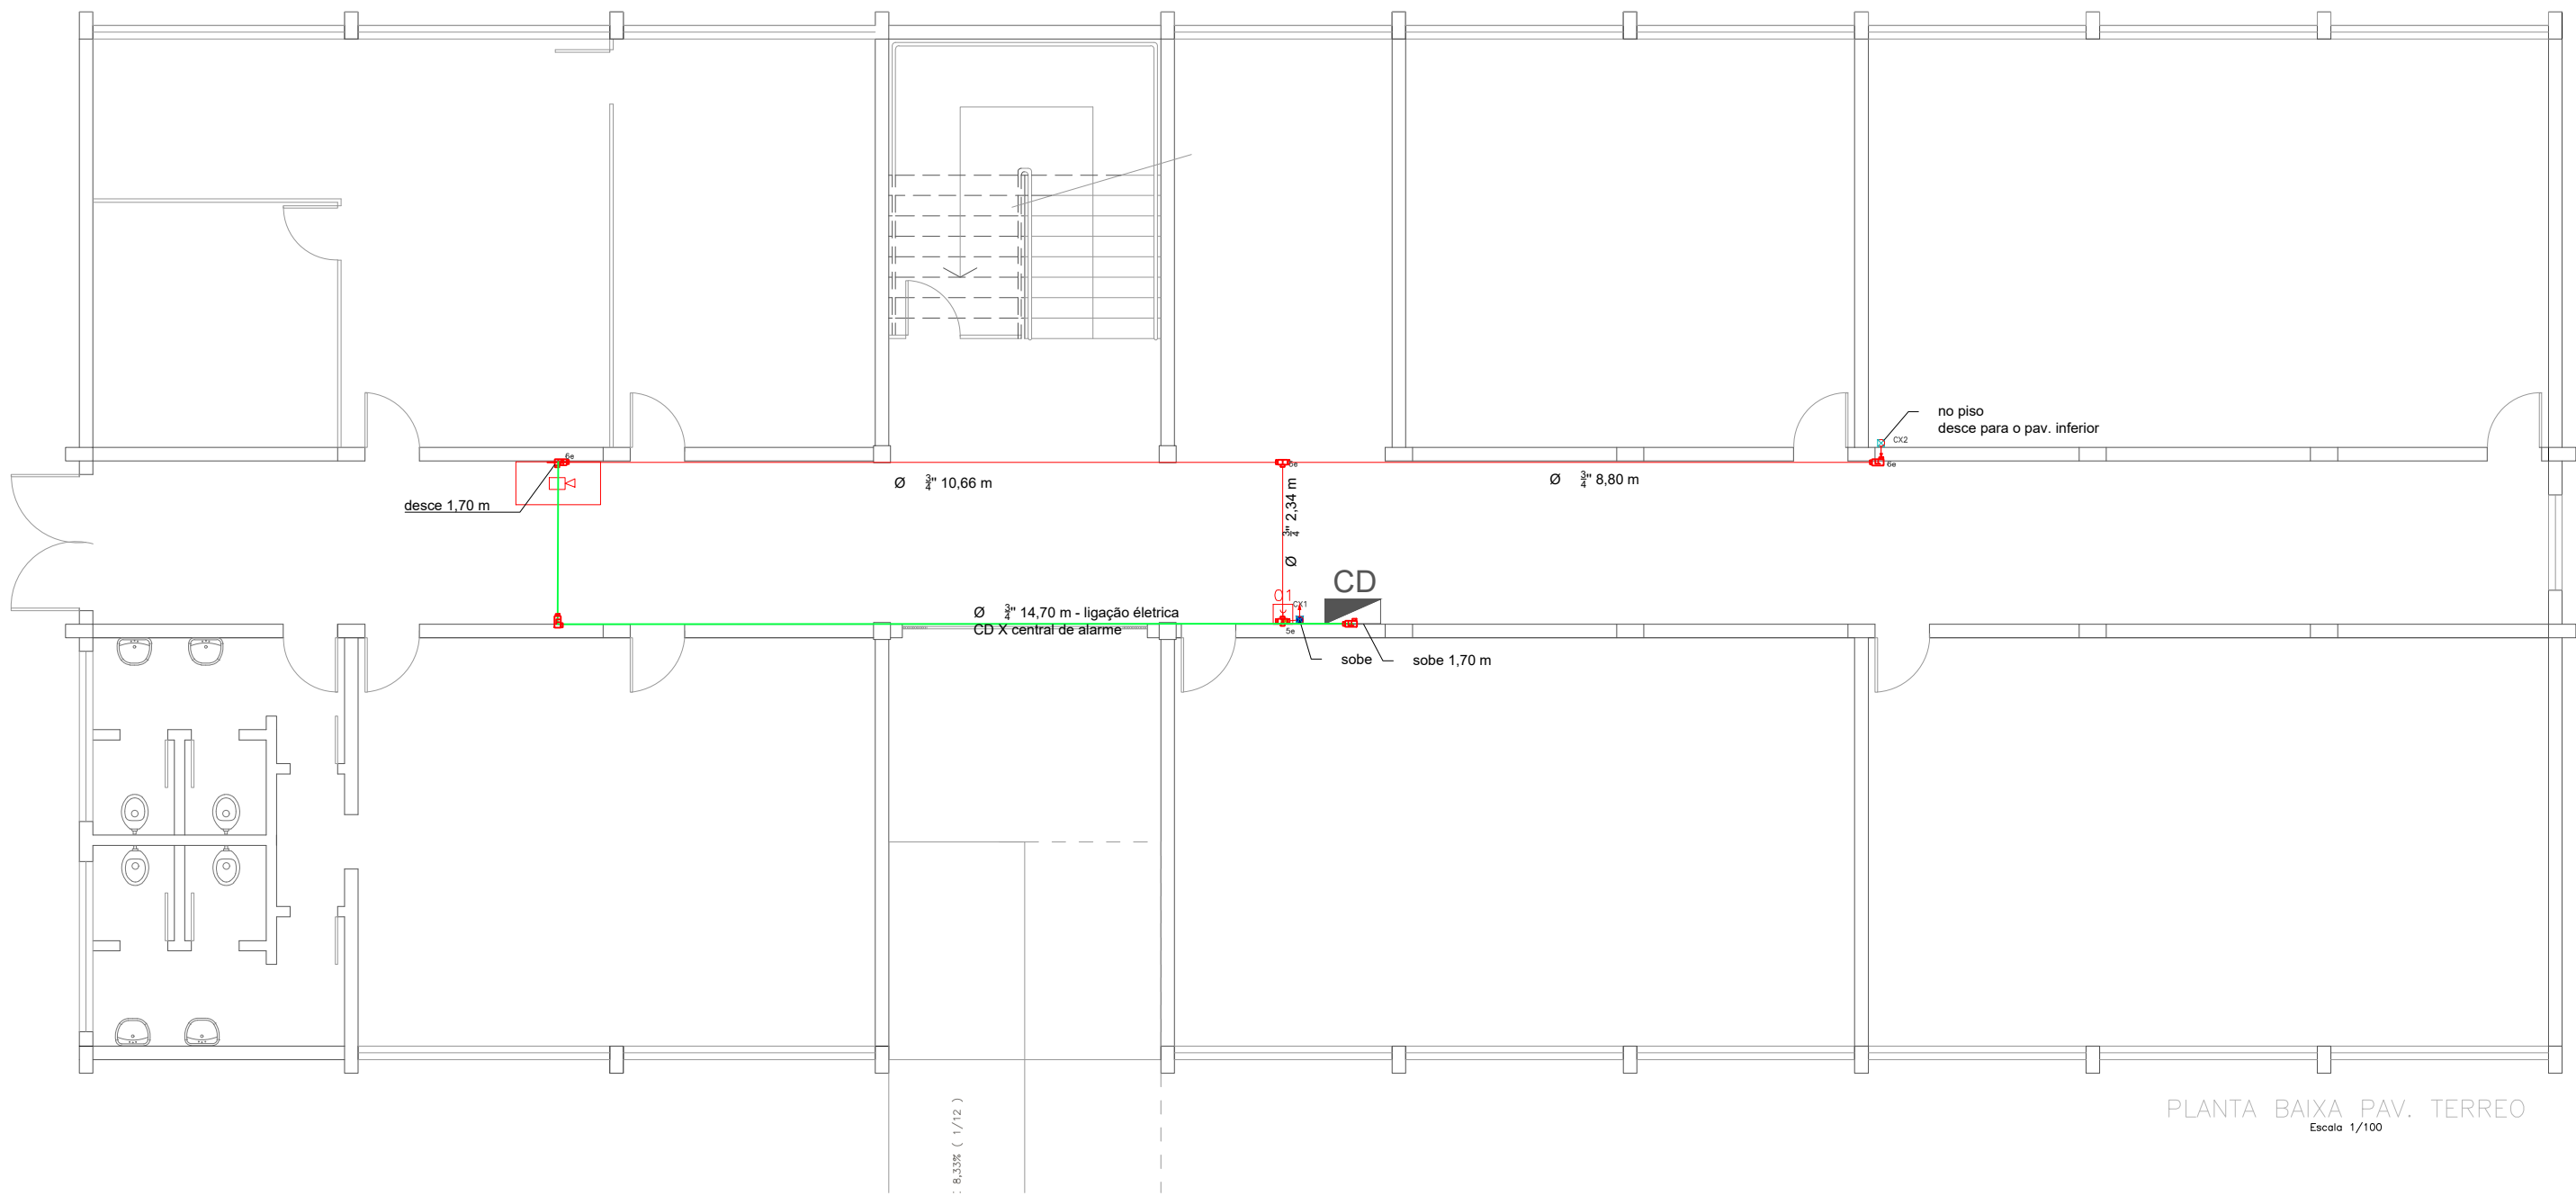

Planta Baixa TERREO
Escala: 1:100

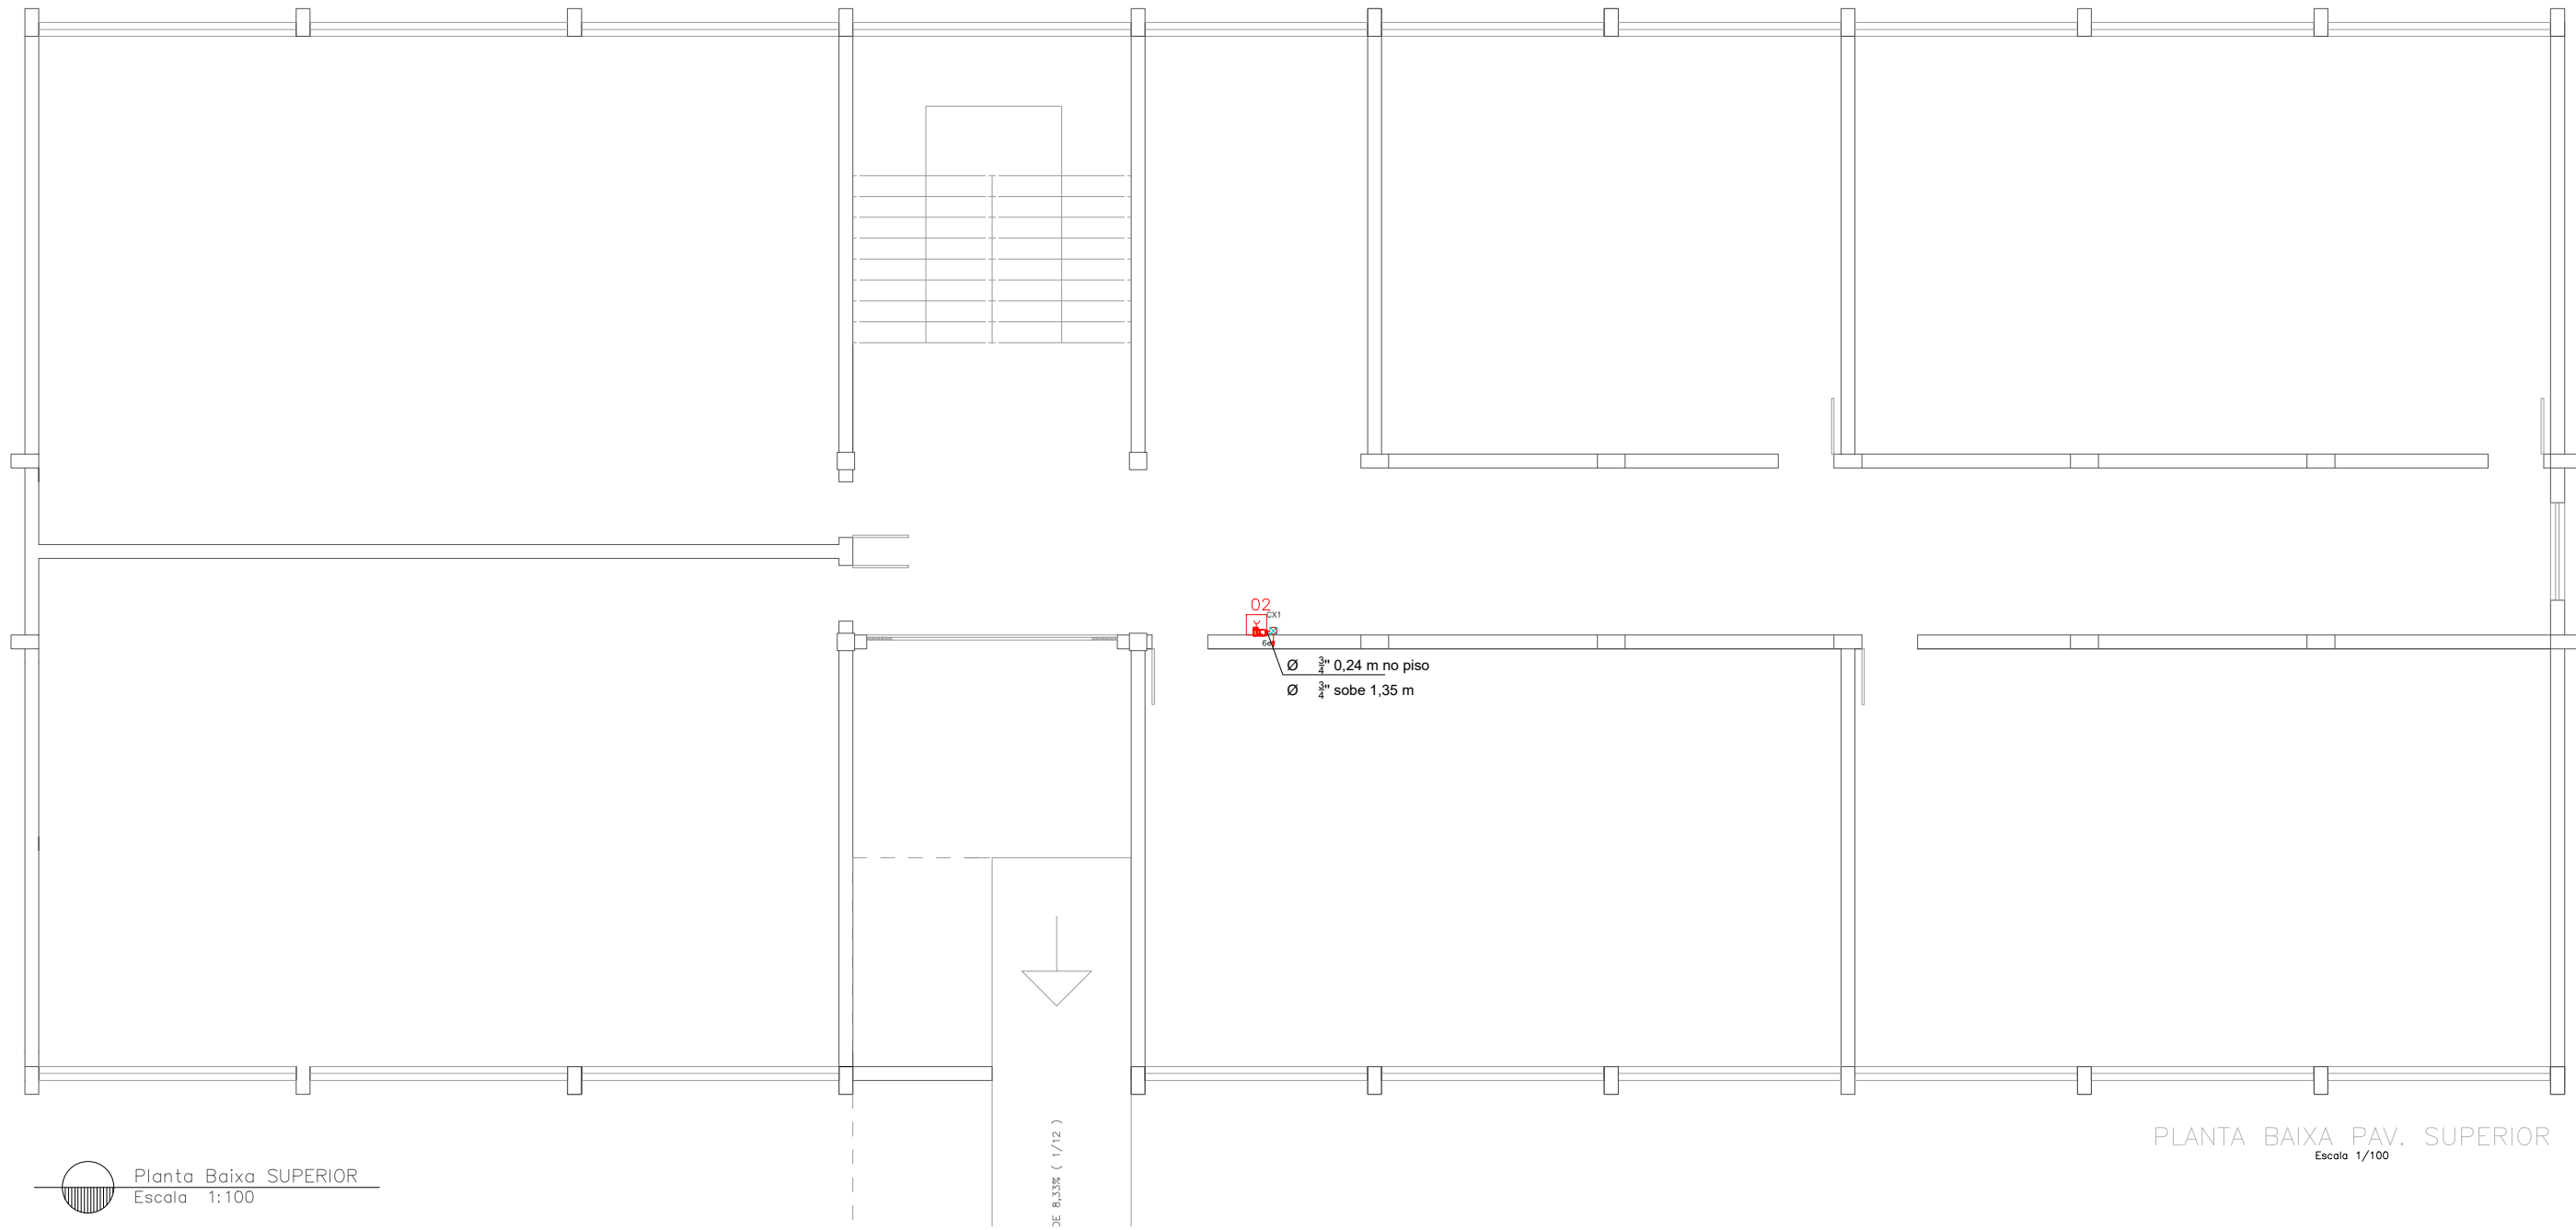


Planta Baixa SUPERIOR
Escala: 1:100

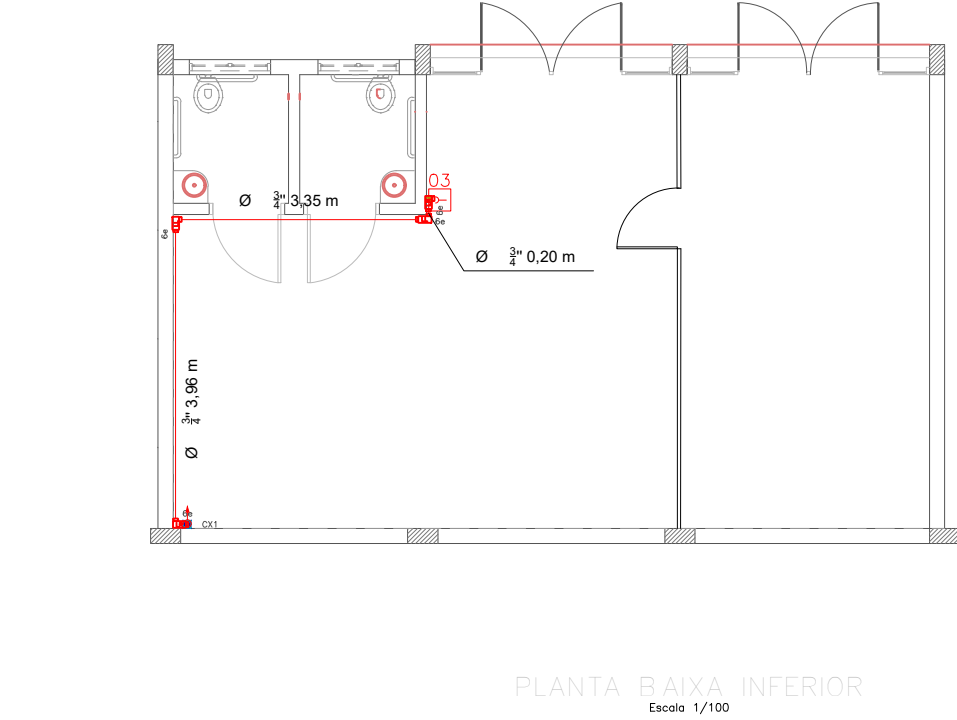

Planta Baixa INFERIOR
Escala: 1:100

DETALHE - SIRENE E ACIONADOR MANJA
OBS.: AS BOTOEIRAS DEVERÃO POSSUIR LEDS DE VARREDURA ACIONADAS NA COR VERMELHA.

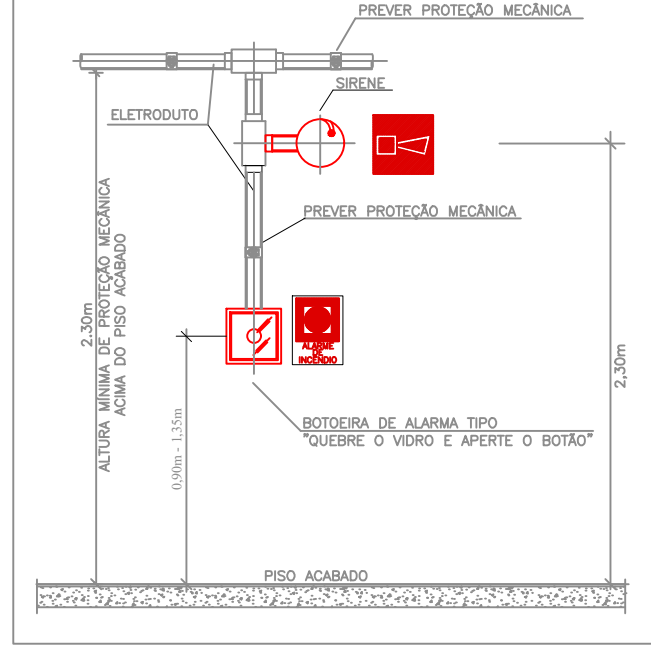

Detalhes Genéricos Acionadores sem escala

Legenda das indicações	
5a	Conduíte PVC 3 entradas - Modelo T - 3/4"
5b	Conduíte PVC 5 entradas - Modelo X - 3/4"
5c	Conduíte PVC 6 entradas - Modelo LL - 3/4"
5d	Conduíte PVC 6 entradas - Modelo LR - 3/4"
ARC900	Pontos de força - uso específico - Condicionador de ar Split 9000BTU
BR1,5T	Tomada - uso específico - Bomba recálque - 1,5cv trifásico
8,4d	22W
CZ	Tubulares (Ata) - 22W
Th	Cruzeta (X) 90° - 19x38mm
Th	T horizontal 90° - 19x38mm

TABELA - Sinalização de orientação e salvamento				
Código	Placa	Descrição	Cores	Observações
12		Saída de emergência	Verde	Indicação de sentido (horizontal ou vertical) de uma saída de emergência. Dimensões mínimas: 30cm x 15cm.
13		Saída de emergência	Verde	Indicação de sentido (horizontal ou vertical) de uma saída de emergência. Dimensões mínimas: 30cm x 15cm.
14		Saída de emergência	Verde	Indicação de uma saída de emergência a ser afixada acima da porta, para indicar o seu acesso.
16		Saída de emergência	Verde	Indicação de saída de emergência, utilizada como complementação do pictograma fotoluminescente (veja do ímagem, ou símbolo).
17		Saída de emergência	Verde	Indicação de saída de emergência, utilizada como complementação do pictograma fotoluminescente (veja do ímagem, ou símbolo).
19		Saída de emergência	Verde	Indicação do pavimento, no interior da escada(pastamar).
Sinalização de equipamentos				
20		Alarme sonoro	Vermelho	Indicação do local de instalação do alarme de incêndio.
21		Comando manual de alarme ou bomba de incêndio	Vermelho	Ponto de acionamento de alarme de incêndio ou bomba de incêndio. Deve vir sempre acompanhado de uma mensagem escrita designando o equipamento acionado por aquele ponto.
23		Extintor	Vermelho	Indicação da localização dos extintores. Dimensões mínimas: 15cm x 15cm.
25		Aberto de mangueira e hidrante	Vermelho	Indicação do abrigo de mangueira de incêndio com ou sem hidrante no seu interior.
26		Hidrante de incêndio	Vermelho	Indicação da localização do hidrante quando instalado fora do abrigo de mangueiras.
1		Proibido fumar	Vermelho	Localização em áreas vedadas, próximas aos elevadores comuns. Dimensões mínimas: Ø 15cm.
4		Proibido utilizar o elevador em caso de incêndio	Vermelho	Localização em áreas vedadas, próximas aos elevadores comuns. Dimensões mínimas: Ø 15cm.
9		Proibido utilizar o elevador em caso de incêndio	Vermelho	Proibição a instalação que apresente risco de choque elétrico.

LEGENDA	
	EXT. DE PÓ QUÍMICO SECO (PQS) - 2A:20B:C - 4Kg
	EXT. DE PÓ QUÍMICO SECO (PQS) - 4A:40B:C - 4Kg
	EXT. DE PÓ QUÍMICO SECO (PQS) - 20B:C - 4kg
	EXT. DE ÁGUA PRESSURIZADA - 2A - 10 L
	EXT. DE CO2 - 5B:C - 6 KG
	CENTRAL DE DETECÇÃO E ALARME
	ACIONADOR MANUAL DE ALARME DE INCENDIO
	PLACA DE PROIBIDO FUMAR
	SINALIZAÇÃO DE ORIENTAÇÃO E SALVAMENTO
	ILUMINAÇÃO DE ORIENTAÇÃO E SALVAMENTO (30 LED'S)
	INDICAÇÃO DE ROTA DE FUGA
	DISTÂNCIA MÁX. A PERCORRER
	RESERVA TÉCNICA DE INCENDIO
	REGISTRO DE PASSEIO
	MANGOTINHO

INSTITUTO FEDERAL FARROUPILHA

PRÓ-REITORIA DE ADMINISTRAÇÃO
COORDENAÇÃO DE ENGENHARIA E ARQUITETURA
Alameda Santiago do Chile, 195 - Nossa Sra. das Dores - CEP 97050-685
Santa Maria - Rio Grande do Sul. Telefone: (55) 3218-9819

OBRA: BLOCO B

LOCAL: INSTITUTO FEDERAL FARROUPILHA - CAMPUS JÚLIO DE CASTILHOS

PROJETO: PROJETO DE ALARME DE INCENDIO

CONTEÚDO: PROJETO ALARME E DE DETALHES

PROPRIETÁRIO: INSTITUTO FEDERAL FARROUPILHA

RESPONSÁVEL: ENG. JOÃO VICTOR BAGETTI FUCHS

ÁREA: 1312,70 m²

ESCALA: 1/100

DATA: Maio/2021

DESENHO: Catiane Basso

PRANCHA: PPCI 01/01