



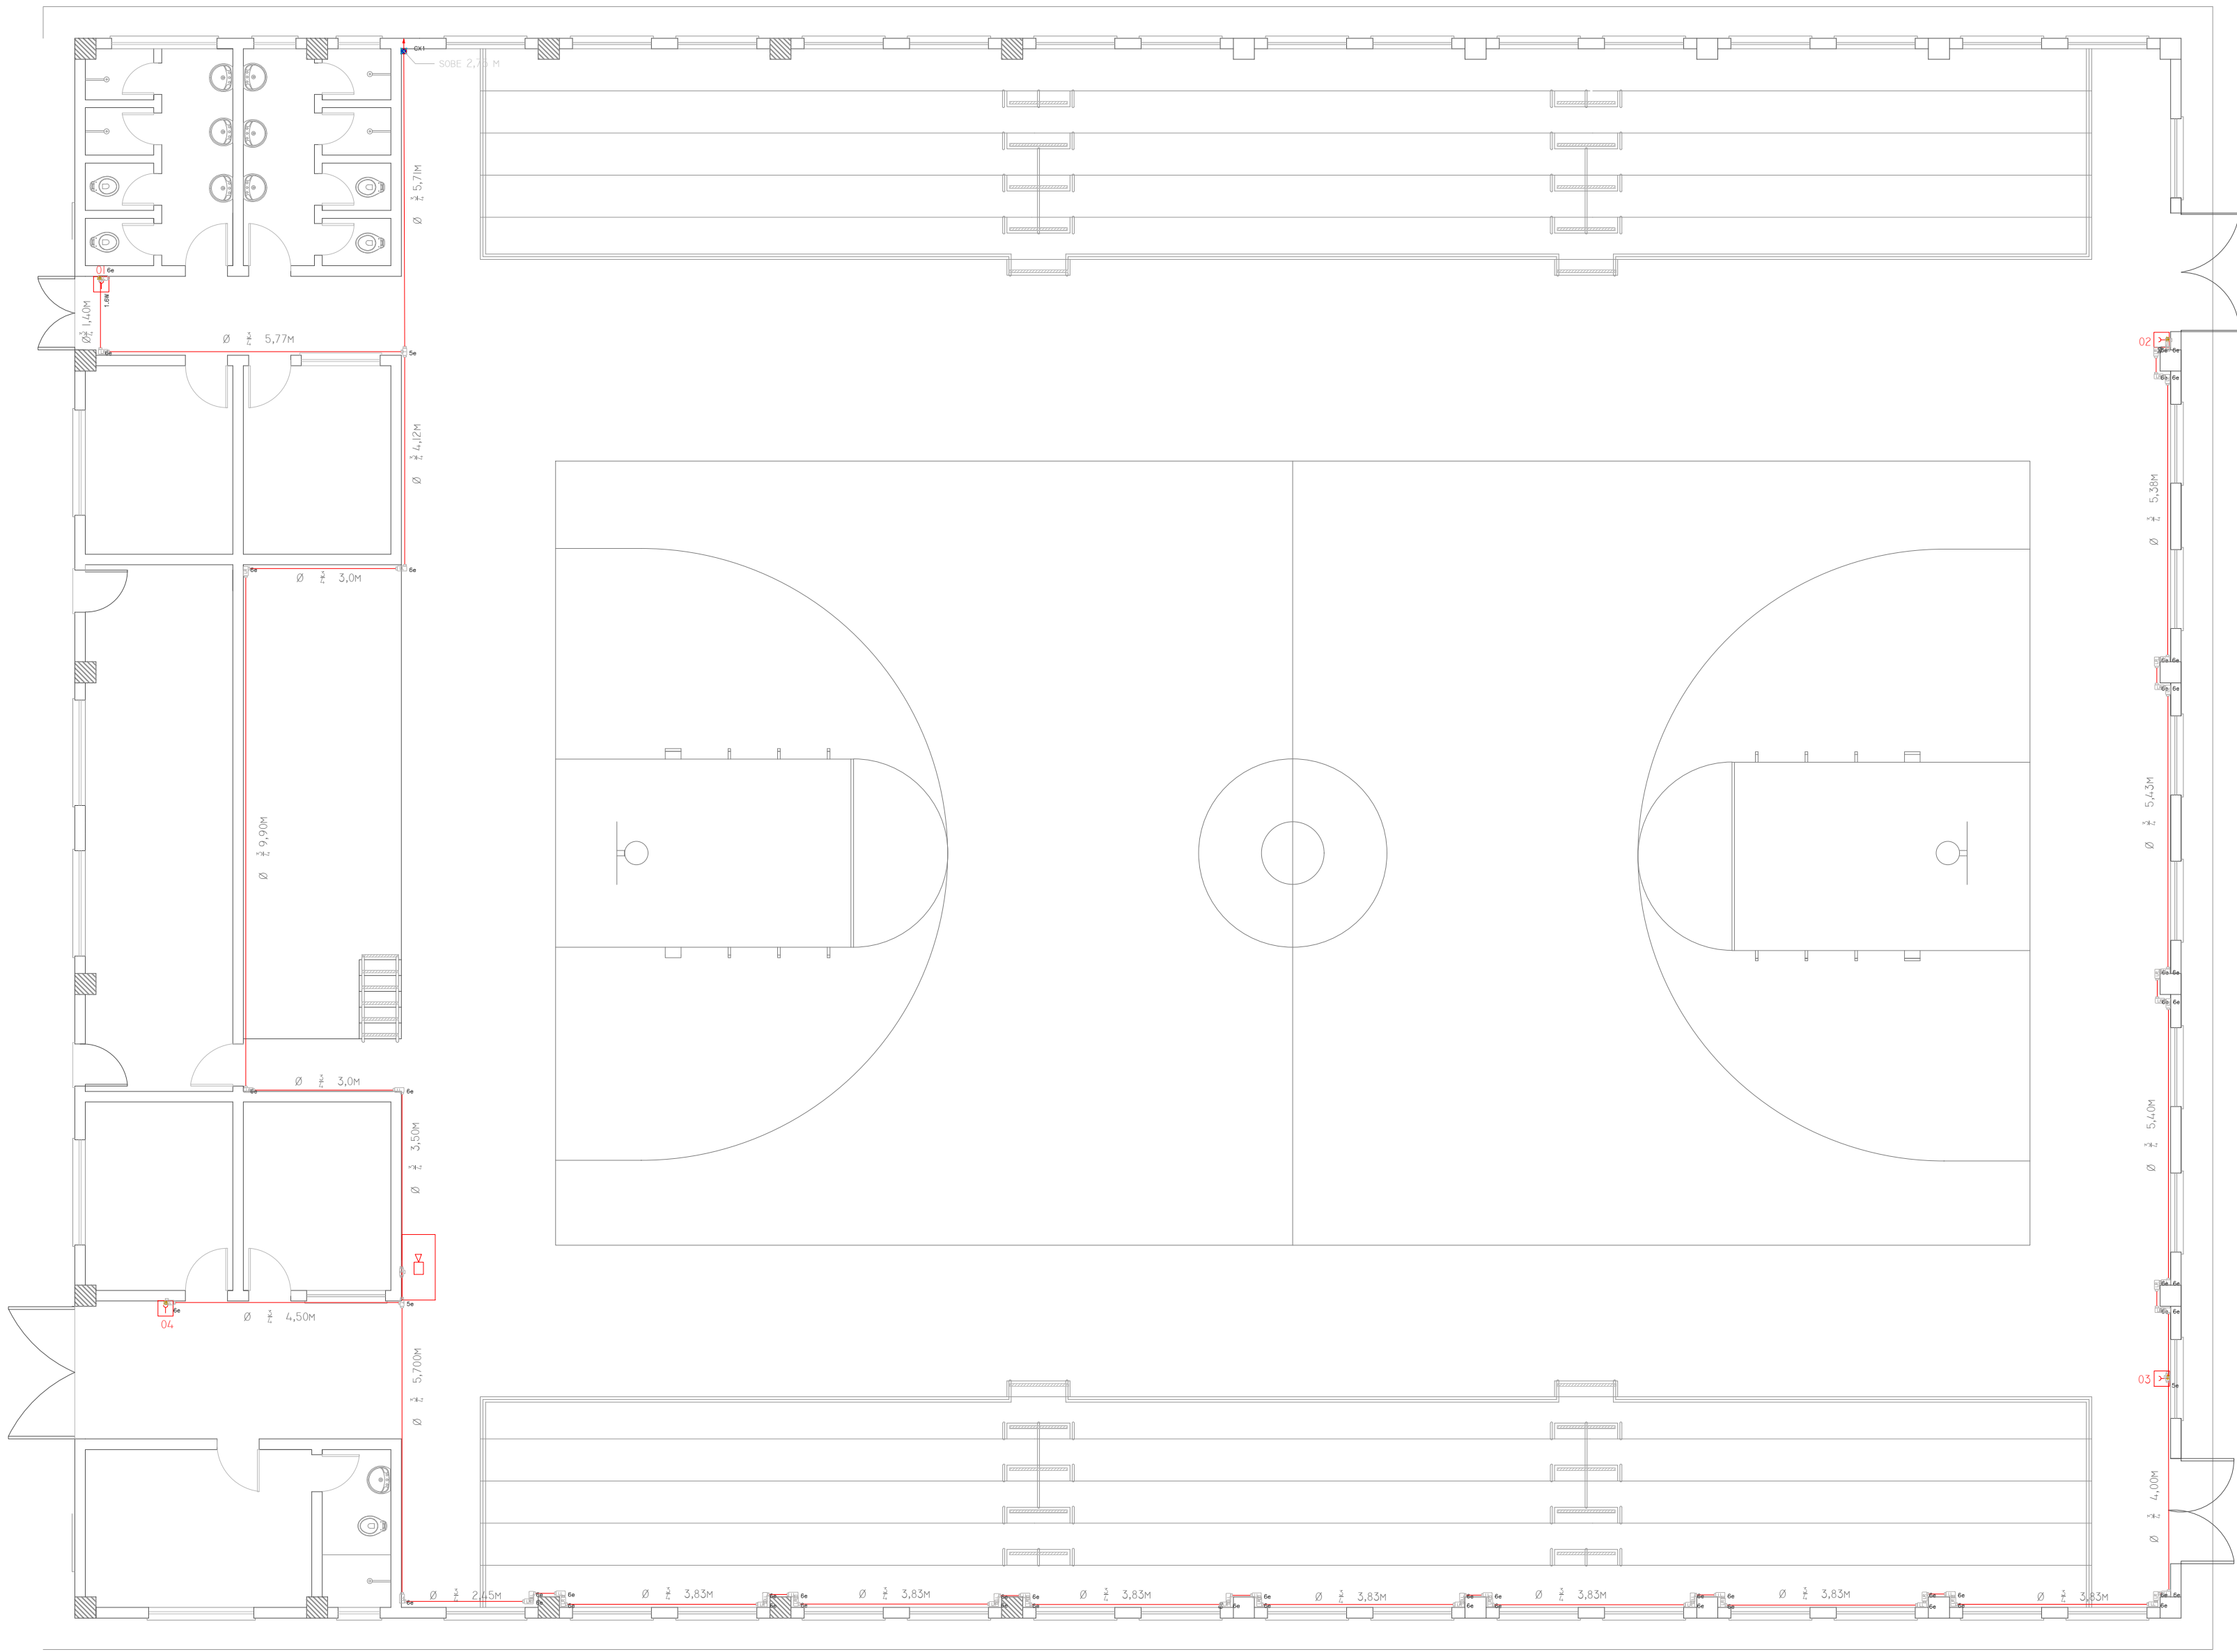


Planta Baixa térreo
Escala 1:100

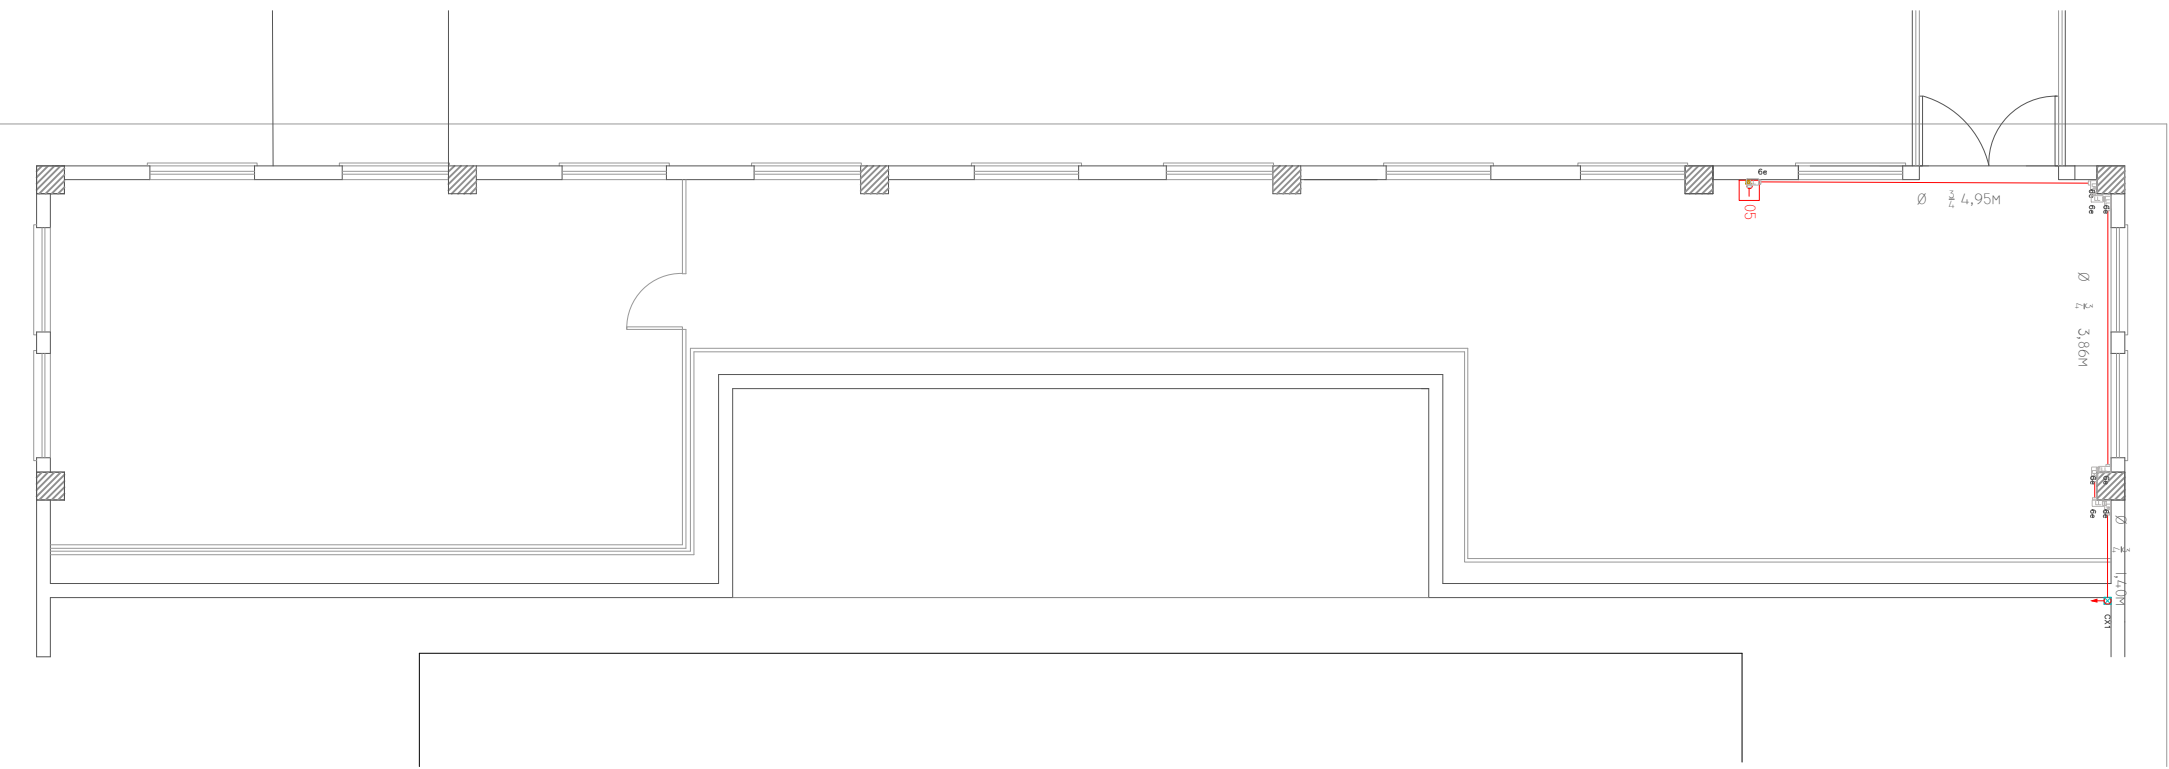

Planta Baixa mezanino
Escala 1:100

DETALHE – SIRENE E ACIONADOR MANUAL
OBS.: AS BOTOEIRAS DEVERÃO POSSUIR LEDS DE VARREDURA N. ACIONADAS NA COR VERMELHA.

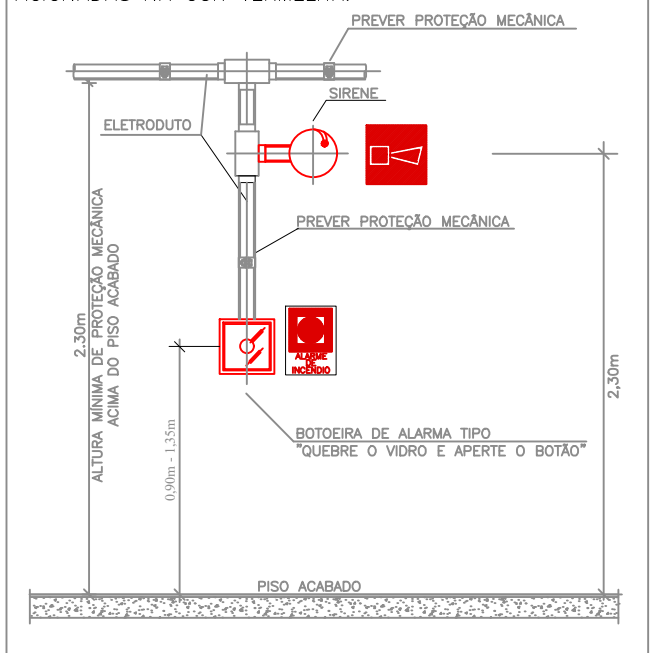

Detalhes Genéricos Acionadores
sem escala

TABELA - Sinalização de orientação e salvamento				
Código	Placa	Descrição	Cores	Observações
12		Sinalização de emergência	Verde	Indicação do sentido (sequerda ou direita) de uma saída de emergência. Dimensões mínimas: 30cm x 15cm
13		Sinalização de emergência	Verde	Indicação do sentido (sequerda ou direita) de uma saída de emergência. Dimensões mínimas: 30cm x 15cm
14		Sinalização de emergência	Verde	Indicação de uma saída de emergência a ser utilizada acima da porta, para indicar o seu acesso
16		Sinalização de emergência	Verde	Indicação de uma saída de emergência a ser utilizada abaixo da porta, para indicar o seu acesso
17		Sinalização de emergência	Verde	Indicação de saída de emergência, utilizada como complementação do pictograma fotoluminescente (seta ou imagem, ou ambos)
19		Número do Pavimento	Verde	Indicação do pavimento, no interior da espaço(salman)
Sinalização de equipamentos				
20		Alarma sonoro	Vermelho	Indicação do local de instalação do alarme de incêndio
21		Comando manual de alarme ou botão de incêndio	Vermelho	Ponto de acionamento de alarme de incêndio ou botão de incêndio. Deve vir sempre acompanhado de uma mensagem escrita, designando o equipamento acionado por aquele ponto
23		Extintor	Vermelho	Indicação da localização dos extintores. Dimensões mínimas: 15cm x 15cm
25		Abriço de mangueira e hidrante	Vermelho	Indicação do abrigo da mangueira de incêndio com ou sem hidrante no seu interior
26		Hidrante de incêndio	Vermelho	Indicação da localização do hidrante quando instalado fora do abrigo de mangueiras
1		Proibido fumar	Vermelho	Localização em áreas proibidas de fumar
4		Proibido utilizar o elevador em caso de incêndio	Vermelho	Localização em áreas proibidas de utilizar o elevador em caso de incêndio
9		Cuidado: risco de choque elétrico	Vermelho	Proibição a instalações que apresentem risco de choque elétrico

LEGENDA	
	EXT. DE PÓ QUÍMICO SECO (PQD) – 2A/20B:C – 4Kg
	EXT. DE PÓ QUÍMICO SECO (PQS) – 20B:C – 4Kg
	EXT. DE ÁGUA PRESSURIZADA – 2A – 10 L
	EXT. DE CO2 – 5B:C – 6 KG
	CENTRAL DE DETECÇÃO E ALARME
	ACIONADOR MANUAL DE ALARME DE INCÊNDIO
	PLACA DE PROIBIDO FUMAR
	SINALIZAÇÃO DE ORIENTAÇÃO E SALVAMENTO
	ILUMINAÇÃO DE ORIENTAÇÃO E SALVAMENTO (30 LED'S)
	INDICAÇÃO DE ROTA DE FUCA
	DISTÂNCIA MÁX. A PERCORRER
	RESERVA TÉCNICA DE INCENDIO
	REGISTRO DE PASSEIO
	HIDRANTE SIMPLES
	MANGOTINHO

INSTITUTO FEDERAL FARROUPILHA

PRÓ-REITORIA DE ADMINISTRAÇÃO
COORDENAÇÃO DE ENGENHARIA E ARQUITETURA
Alameda Santiago do Chile, 195 - Nossa Sra. das Dores - CEP 97050-685
Santa Maria - Rio Grande do Sul. Telefone: (55) 3218-9819

OBRA:
Ginásio

LOCAL:
INSTITUTO FEDERAL FARROUPILHA - CAMPUS Júlio de Catilhos

PROJETO:
PLANO DE PREVENÇÃO E PROTEÇÃO CONTRA INCÊNDIO

CONTEÚDO:
Projeto de Alarme de emergência
Planta baixa, mezanino e detalhes

PROPRIETÁRIO:
INSTITUTO FEDERAL FARROUPILHA

RESPONSÁVEL:
ENG. JOÃO VICTOR BAGETTI FUCHS

ÁREA:
1.355,90 m²

ESCALA:
1/100

DATA:
Junho/2021

DESENHO:
Catiane Basso

PRANCHA:
PPCI 01/01