
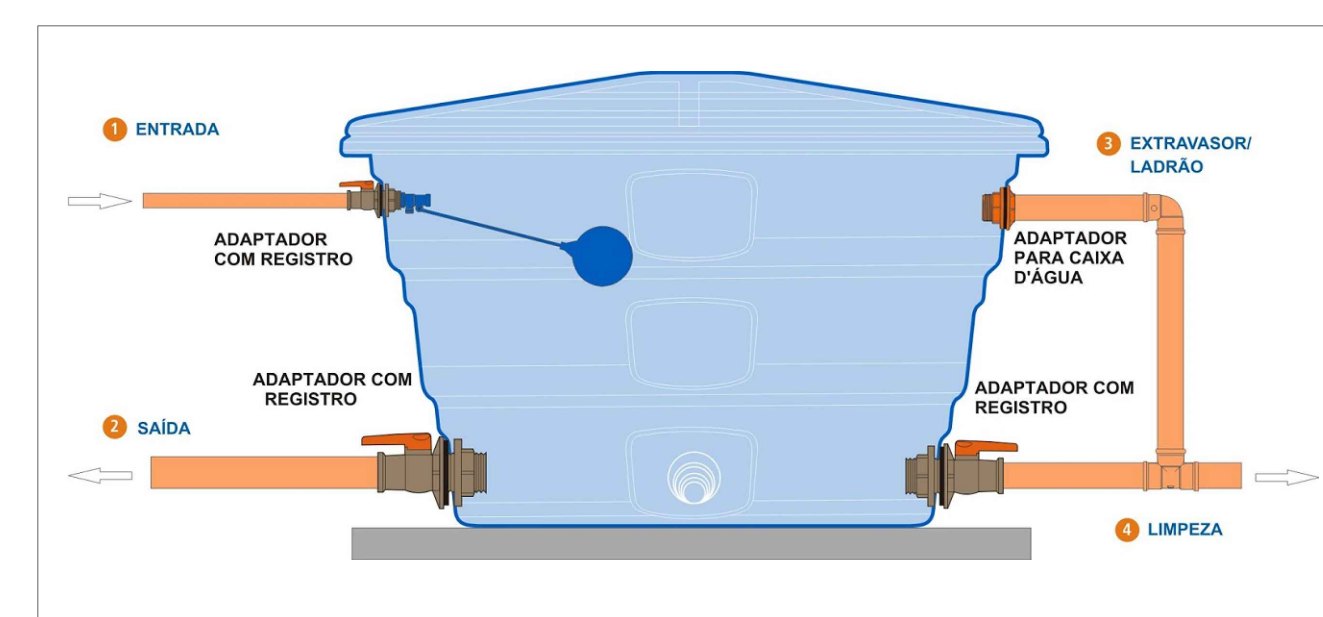
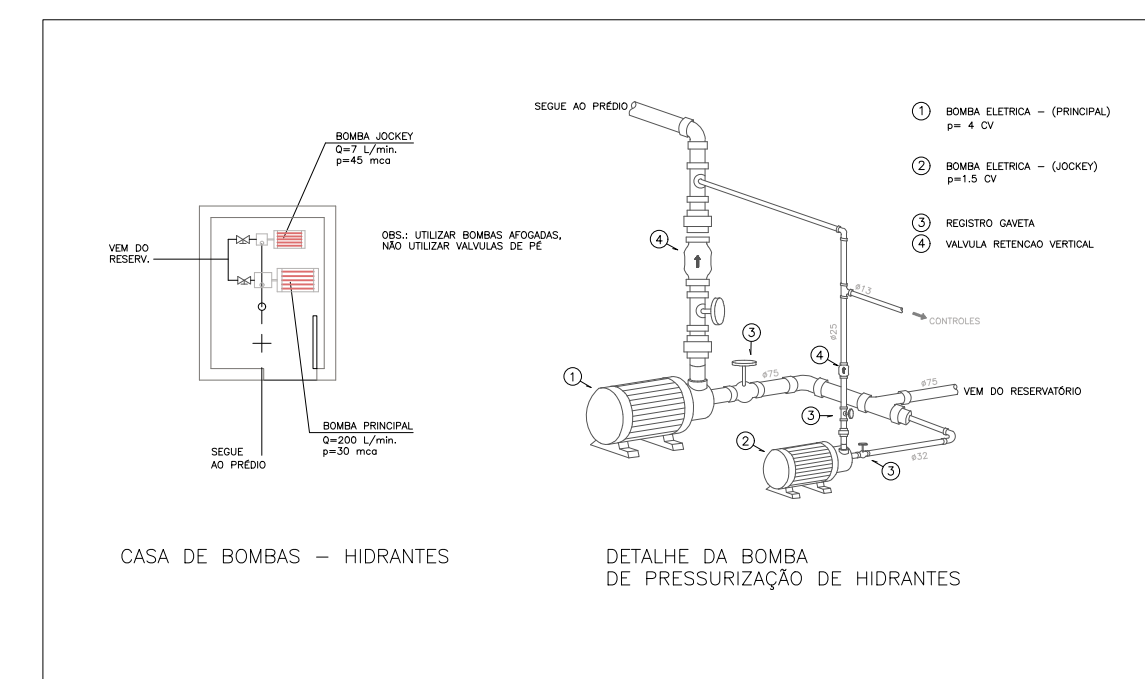
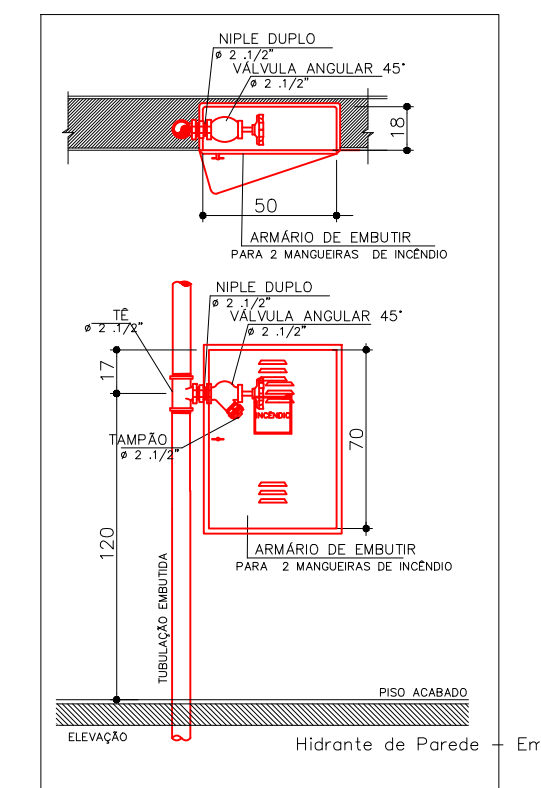


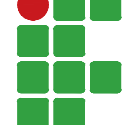

 INSTITUTO FEDERAL FARROUPILHA	PRÓ-REITORIA DE ADMINISTRAÇÃO COORDENAÇÃO DE ENGENHARIA E ARQUITETURA Avenida Santiago do Chile, 195 - Nossa Sra. das Dores - CEP 97050-685 - Santa Maria - Rio Grande do Sul. Telefone: (55) 3218-9819
OBRA: Ginásio	
LOCAL: INSTITUTO FEDERAL FARROUPILHA - CAMPUS Júlio de Catilhos	
PROJETO: PLANO DE PREVENÇÃO E PROTEÇÃO CONTRA INCÊNDIO	ÁREA: 1.355,90 m²
CONTEÚDO: PROJETO HIDRANTES Planta baixa mezanino e detalhes	ESCALA: 1/100
PROPRIETÁRIO: INSTITUTO FEDERAL FARROUPILHA	DATA: Junho/2021
RESPONSÁVEL: ENG. JOÃO VICTOR BAGETTI ELCHINS	DESENHO: Catiane Basso
	PRANCHA: PPCI 02/03