


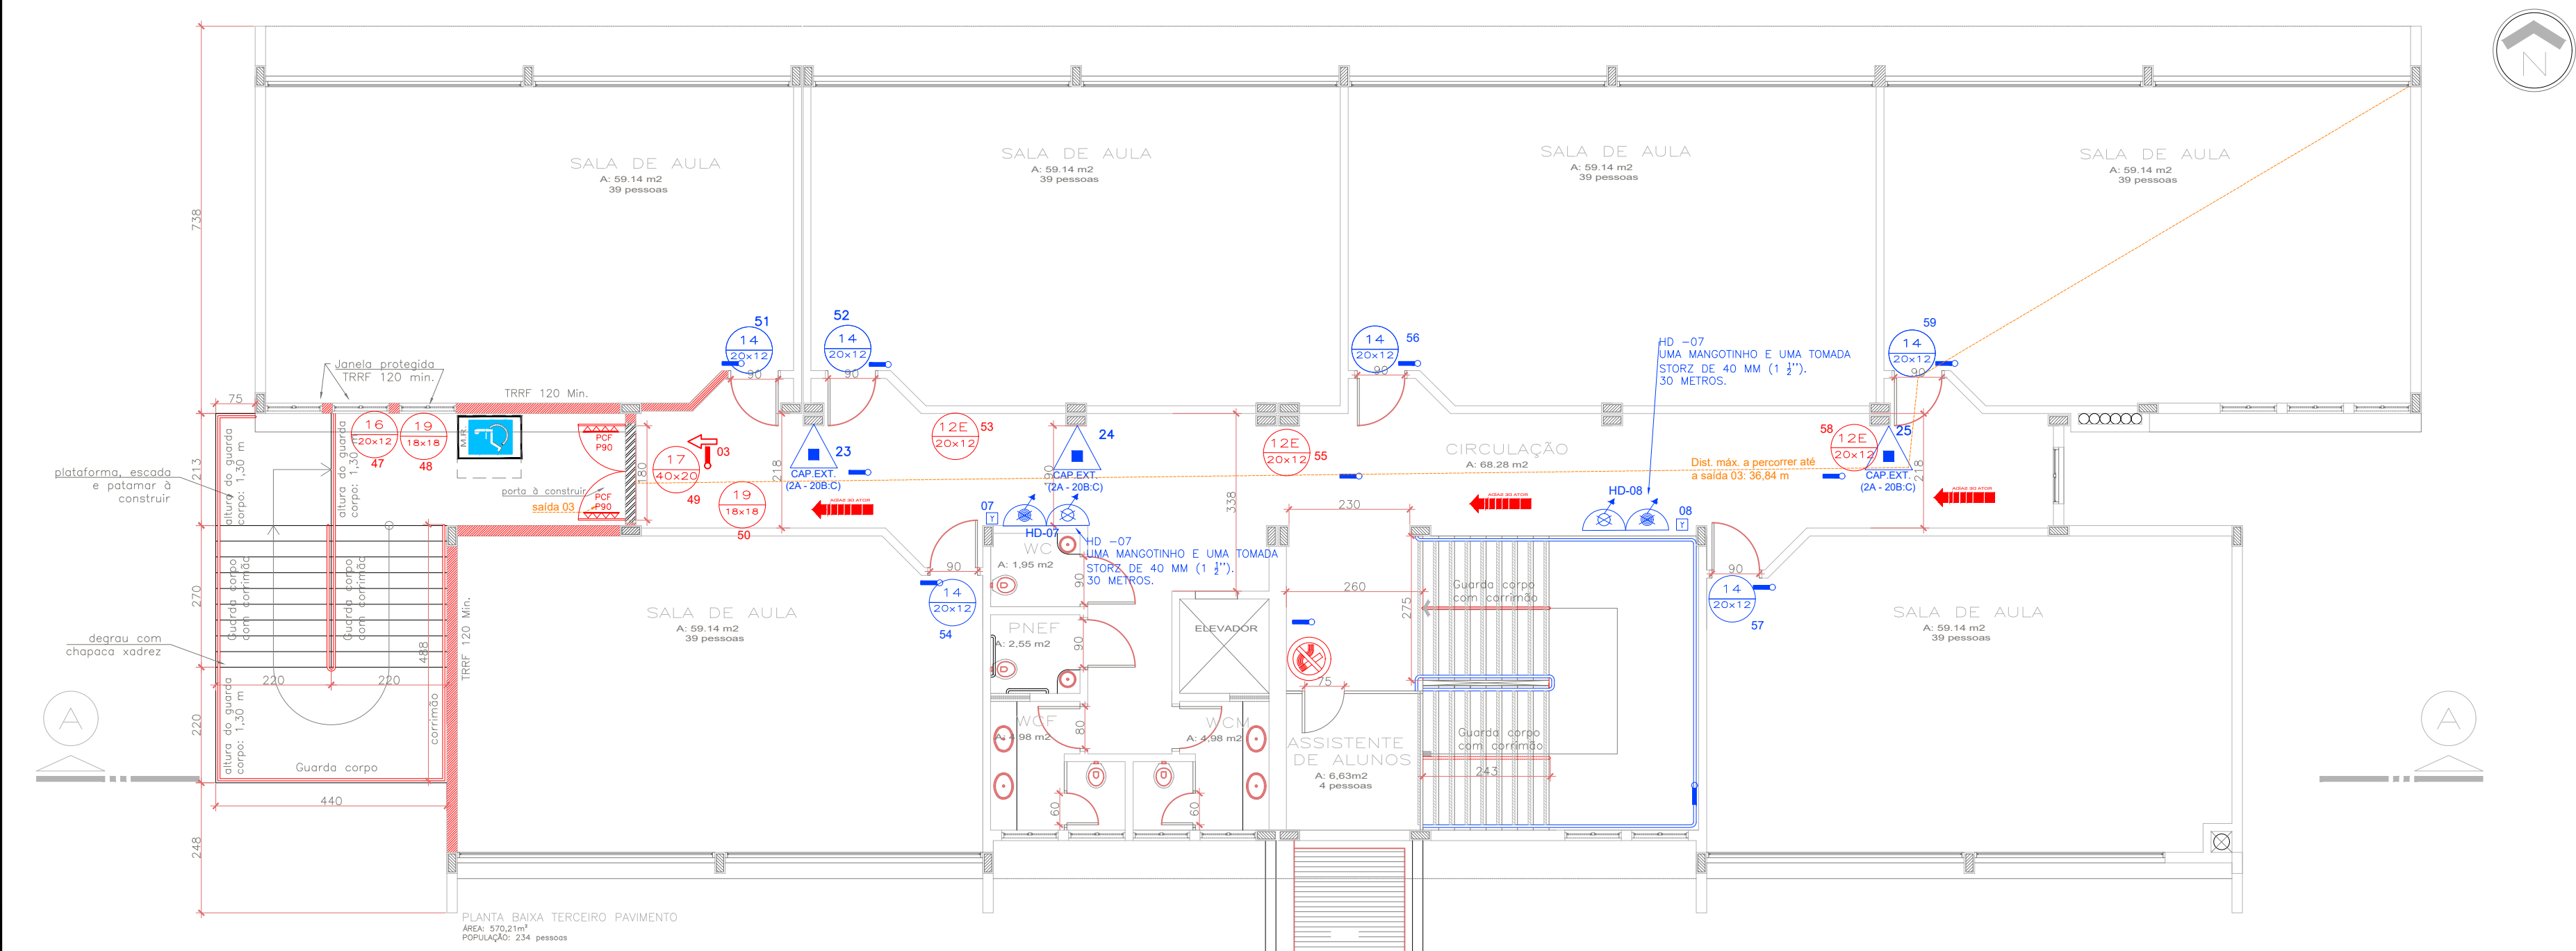


TABELA - Sinalização de orientação e salvamento				
Código	Placa	Descrição	Cores	Observações
12		Saída de emergência	Símbolo: quadrado Fundo: verde Pictograma: fotoluminescente	Indicação do sentido (requerente ou sentido) de uma saída de emergência. Dimensões mínimas: 30cm x 15cm
13		Saída de emergência	Símbolo: quadrado Fundo: verde Pictograma: fotoluminescente	Indicação do sentido (requerente ou sentido) de uma saída de emergência. Dimensões mínimas: 30cm x 15cm
14		Saída de emergência	Símbolo: quadrado Fundo: verde Pictograma: fotoluminescente	Indicação de uma saída de emergência a ser atendida acima da porta, para indicar o seu acesso.
16		Saída de emergência	Símbolo: quadrado Fundo: verde Pictograma: fotoluminescente	Indicação de uma saída de emergência, utilizada como complementação do pictograma fotoluminescente (seta ou imagem, ou ambos).
17		Saída de emergência	Símbolo: quadrado Fundo: verde Pictograma: fotoluminescente	Indicação de uma saída de emergência, utilizada como complementação do pictograma fotoluminescente (seta ou imagem, ou ambos).
19		Saída de emergência	Símbolo: quadrado Fundo: verde Pictograma: fotoluminescente	Indicação de uma saída de emergência, utilizada como complementação do pictograma fotoluminescente (seta ou imagem, ou ambos).
20		Saída de emergência	Símbolo: quadrado Fundo: verde Pictograma: fotoluminescente	Indicação de uma saída de emergência, utilizada como complementação do pictograma fotoluminescente (seta ou imagem, ou ambos).
21		Saída de emergência	Símbolo: quadrado Fundo: verde Pictograma: fotoluminescente	Indicação de uma saída de emergência, utilizada como complementação do pictograma fotoluminescente (seta ou imagem, ou ambos).
23		Saída de emergência	Símbolo: quadrado Fundo: verde Pictograma: fotoluminescente	Indicação de uma saída de emergência, utilizada como complementação do pictograma fotoluminescente (seta ou imagem, ou ambos).
25		Saída de emergência	Símbolo: quadrado Fundo: verde Pictograma: fotoluminescente	Indicação de uma saída de emergência, utilizada como complementação do pictograma fotoluminescente (seta ou imagem, ou ambos).
26		Saída de emergência	Símbolo: quadrado Fundo: verde Pictograma: fotoluminescente	Indicação de uma saída de emergência, utilizada como complementação do pictograma fotoluminescente (seta ou imagem, ou ambos).
1		Saída de emergência	Símbolo: quadrado Fundo: verde Pictograma: fotoluminescente	Indicação de uma saída de emergência, utilizada como complementação do pictograma fotoluminescente (seta ou imagem, ou ambos).
4		Saída de emergência	Símbolo: quadrado Fundo: verde Pictograma: fotoluminescente	Indicação de uma saída de emergência, utilizada como complementação do pictograma fotoluminescente (seta ou imagem, ou ambos).
9		Saída de emergência	Símbolo: quadrado Fundo: verde Pictograma: fotoluminescente	Indicação de uma saída de emergência, utilizada como complementação do pictograma fotoluminescente (seta ou imagem, ou ambos).

LEGENDA	
	EXT. DE PÓ QUÍMICO SECO (PQS) – 2A:20B:C – 4Kg
	EXT. DE PÓ QUÍMICO SECO (PQS) – 4A:40B:C – 4Kg
	EXT. DE PÓ QUÍMICO SECO (PQS) – 20B:C – 4Kg
	EXT. DE ÁGUA PRESSURIZADA – 2A – 10 L
	EXT. DE CO2 – 5B:C – 6 KG
	CENTRAL DE DETECÇÃO E ALARME
	ACIONADOR MANUAL DE ALARME DE INCÊNDIO
	PLACA DE PROIBIDO FUMAR
	SINALIZAÇÃO DE ORIENTAÇÃO E SALVAMENTO
	ILUMINAÇÃO DE ORIENTAÇÃO E SALVAMENTO (30 LED'S)
	INDICAÇÃO DE ROTA DE FUGA
	DISTÂNCIA MÁX. A PERCORRER
	RESERVA TÉCNICA DE INCÊNDIO
	REGISTRO DE PASSEIO
	MANGOTINHO
	HIDRANTE SIMPLES
	DEMOLIÇÃO

ITENS EM AZUL SÃO EXISTENTES E PODEM SER REAPROVEITADOS

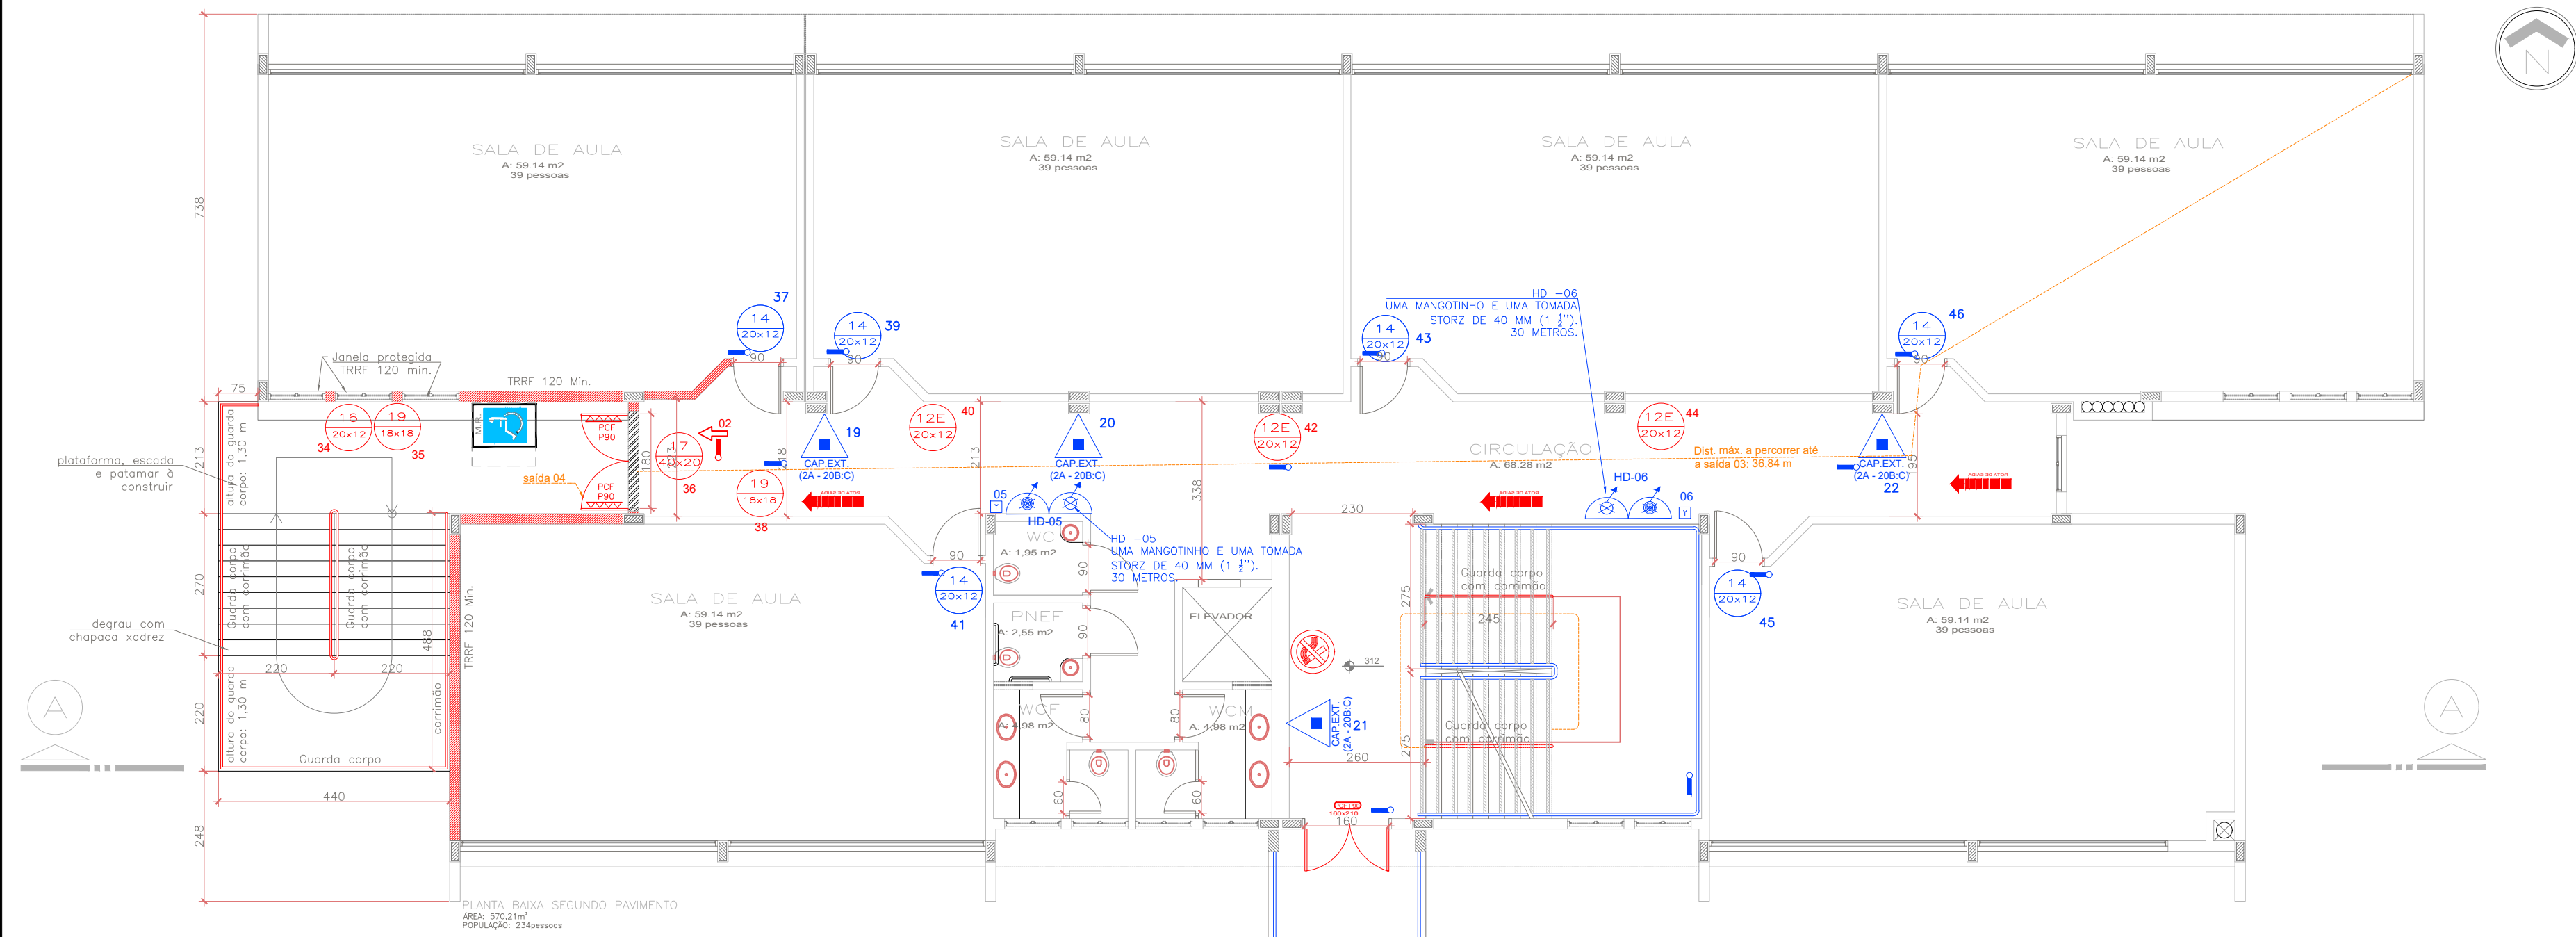

PRÓ-REITORIA DE ADMINISTRAÇÃO
COORDENAÇÃO DE ENGENHARIA E ARQUITETURA
Alameda Santiago do Chile, 195 - Nossa Sra. das Dores - CEP 97050-685
Santa Maria - Rio Grande do Sul. Telefone: (55) 3218-9819

OBRA:
BLOCO C

LOCAL:
INSTITUTO FEDERAL FARROUPILHA - CAMPUS JÚLIO DE CASTILHOS

PROJETO:
PLANO DE PREVENÇÃO E PROTEÇÃO CONTRA INCÊNDIO

ÁREA:
2505,30 m²

CONTEÚDO:
PROJETO EXECUTIVO
Planta baixa 2º pav. e 3º pav. e detalhes

ESCALA:
1/100

PROPRIETÁRIO:
INSTITUTO FEDERAL FARROUPILHA

DATA:
JUNHO/2021

RESPONSÁVEL:
ENG. JOÃO VICTOR BAGETTI FUCHS

DESENHO:
Catiane Basso

PRANCHA:
PPCI 02/05