




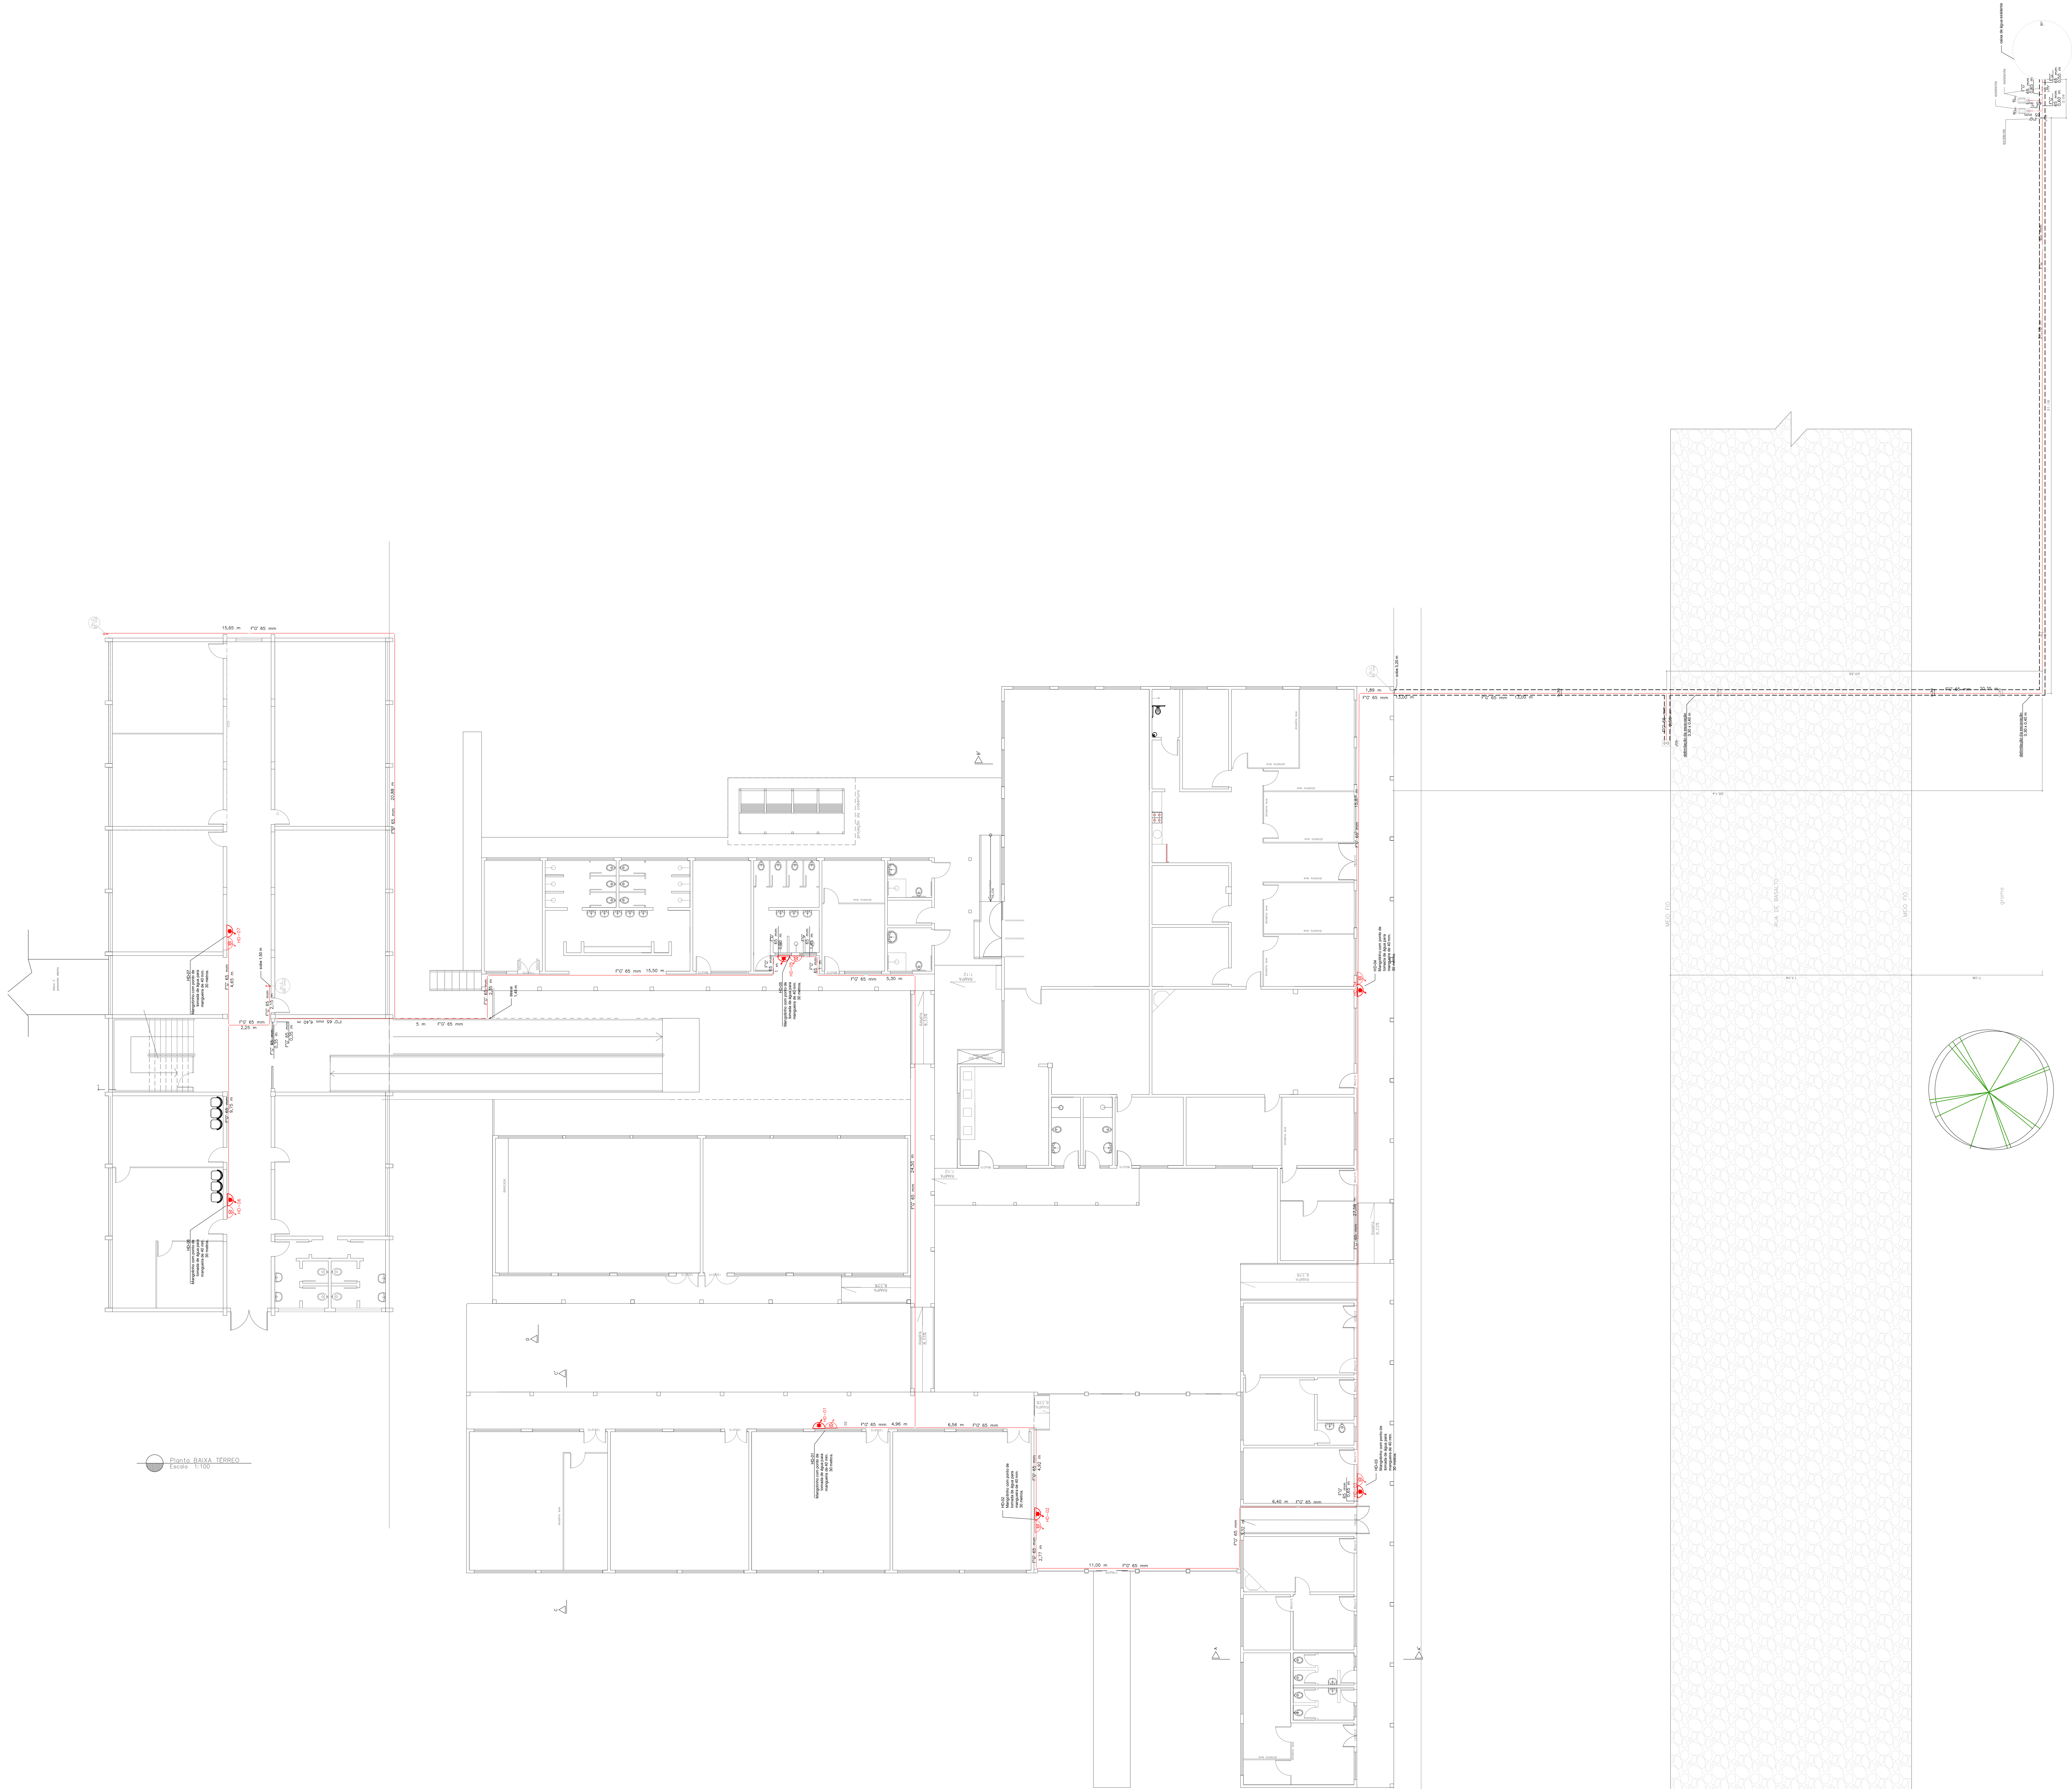


Plano BAIXA TESSO
Escala 1:100

Legenda	
	Bomba Hidráulica
	Bomba Jockey
	Hidrante - mangueira
	Hidrante de recalque de passeio
	Válvula de retenção horizontal c/ 1"6"
	Hidrante mangotinho
	Hidrante simples 2 1/2"

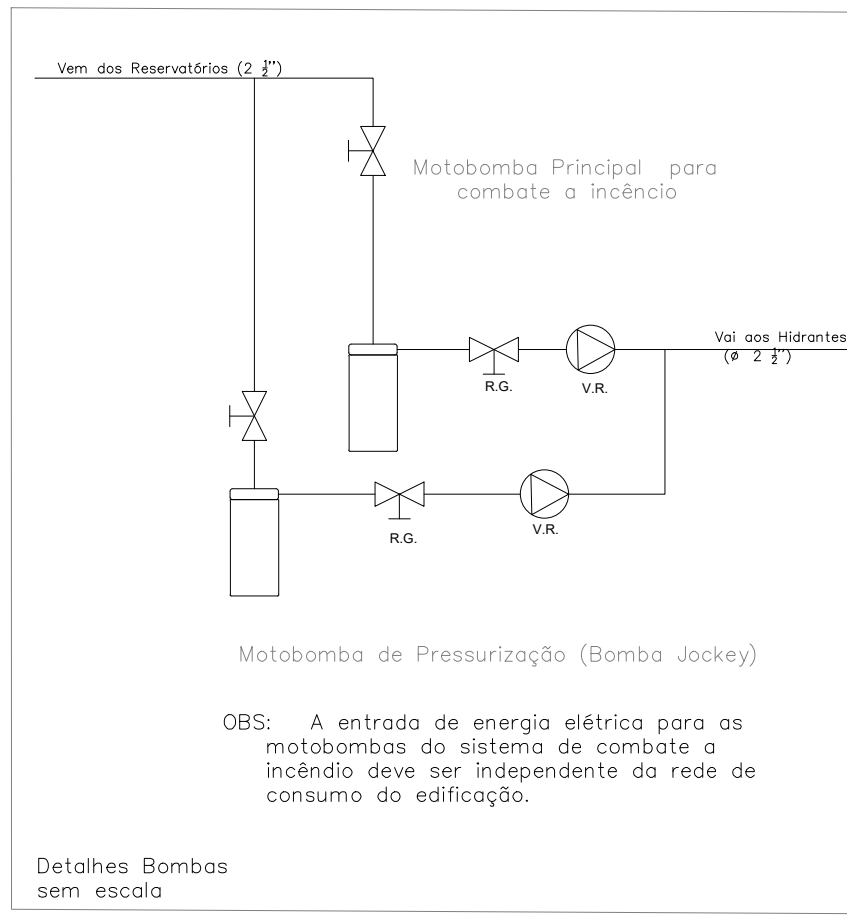

Detalhes Bombas
sem escala

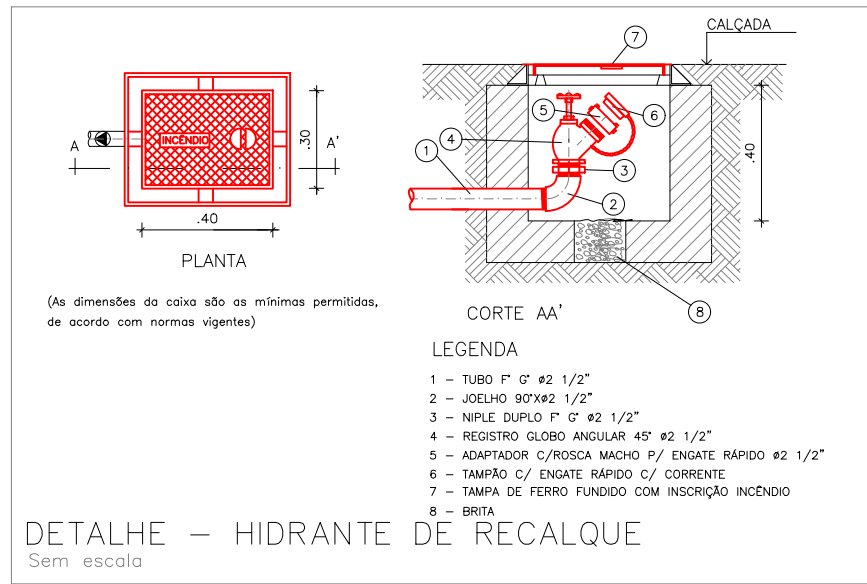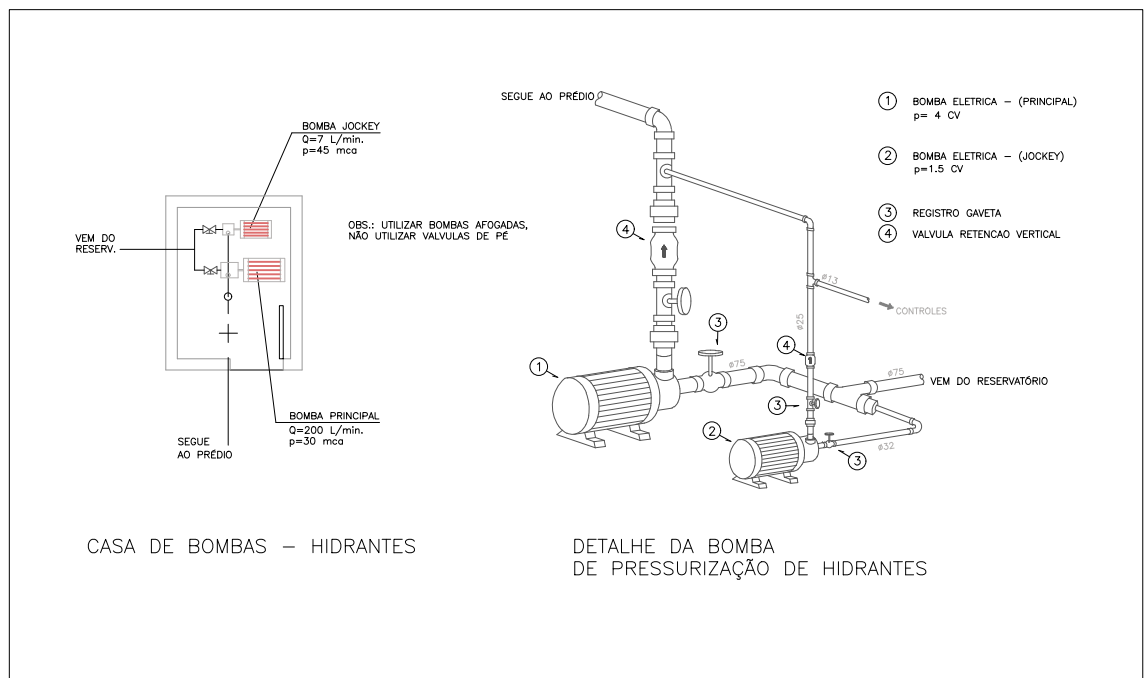

DETALHE - HIDRANTE DE RECALQUE
Sem escala

		PRÓ-REITORIA DE ADMINISTRAÇÃO COORDENAÇÃO DE ENGENHARIA E ARQUITETURA Alameda Santiago do Chile, 195 - Nossa Sra. das Dores - CEP 97050-000 Santa Maria - RS - Grande do Sul. Telefone: (51) 3219-8819	
OBRA: Ginásio			
LOCAL: INSTITUTO FEDERAL FARROUPILHA - CAMPUS Júlio de Castilhos			
PROJETO: PLANO DE PREVENÇÃO E PROTEÇÃO CONTRA INCÊNDIO		ÁREA: ----	
CONTEÚDO: PROJETO HIDRANTES Planta baixa térreo e detalhes		ESCALA: 1/100	
PROPRIETÁRIO: INSTITUTO FEDERAL FARROUPILHA		DATA: Julho/2021	
RESPONSÁVEL: ENG. JOÃO VICTOR BARRETTI FUGHO		DESENHO: Catiane Basso	
		PRONCHIA: PPCI 01/03	

A TUBULAÇÃO CORRE NA ALTURA DO
PÉ DIREITO (RENTE AO FORO);
ALTURA DO HIDRANTES 1,50 M.